

경기창작캠퍼스 창작기회공간 조성사업

(전 기 소 방)

2025. 6.

공 명 건 축 사 사 무 소

소방 도면 목록

* NOTE

도면번호	도면명
EF-001	소방 도면 목록
EF-002	소방 범례 및 주기사항
EF-003	소방 각종 상세도
EF-004	자동화재탐지설비 간선 계통도
EF-005	옥외 자동화재탐지설비 배치도
EF-1동-101	1동 PIT층 소방설비평면도(변경전)
EF-1동-102	1동 PIT층 소방설비평면도(변경후)
EF-1동-103	1동 지상1층 소방설비평면도(변경전)
EF-1동-104	1동 지상1층 소방설비평면도(변경후)
EF-1동-105	1동 지상2층 소방설비평면도(변경전)
EF-1동-106	1동 지상2층 소방설비평면도(변경후)
EF-1동-107	1동 지상3층 소방설비평면도(변경전)
EF-1동-108	1동 지상3층 소방설비평면도(변경후)
EF-1동-109	1동 지상4층 소방설비평면도(변경전)
EF-1동-110	1동 지상4층 소방설비평면도(변경후)

도면번호	도면명
EF-2동-101	2동 지하1층 소방설비평면도(변경전)
EF-2동-102	2동 지하1층 소방설비평면도(변경후)
EF-2동-103	2동 지상1층 소방설비평면도(변경전)
EF-2동-104	2동 지상1층 소방설비평면도(변경후)
EF-2동-105	2동 지상2층 소방설비평면도(변경전)
EF-2동-106	2동 지상2층 소방설비평면도(변경후)
EF-2동-107	2동 지상3층 소방설비평면도(변경전)
EF-2동-108	2동 지상3층 소방설비평면도(변경후)
EF-2동-109	2동 옥탑층 소방설비평면도(변경전)
EF-2동-110	2동 옥탑층 소방설비평면도(변경후)
EF-2동-201	2동 지하1층 유도등설비평면도(변경후)
EF-2동-202	2동 지상1층 유도등설비평면도(변경후)
EF-2동-203	2동 지상2층 유도등설비평면도(변경후)
EF-2동-204	2동 지상3층 유도등설비평면도(변경후)
EF-2동-205	2동 옥탑층 유도등설비평면도(변경후)

주식회사 대경전기설계사무소
대표이사 송일섭
건축전기설비기술사 임대빈
전기설계업 등록 제 서울 E-2-339
소방전기설계업 등록 마포 2008-2호
대표전화 : 323-9424, 5

△		
△		
No.	Revision	Date
PROJECT TITLE 경기창작캠퍼스 창작기획공간 조성사업 -창작스튜디오 1,2동		
PROJECT NO.		2501
DATE		2025.6
DRAWN BY		
CHECKED BY		
APPROVED BY		
DRAWING NAME 소방 도면 목록		
SCALE		A3: 1/NONE
SHEET NO.		EF-001

소방 범례 및 주기사항

기 호		범 례		비 고		기 호		범 례		비 고																																																																																																																																																																									
*자동화재 탐지설비 및 피난설비						*공통사항																																																																																																																																																																													
○	정온식 스포트형 감지기			검정품		☒	중간 접속함, PULL BOX			특기없는한 102x102x54mm BOX																																																																																																																																																																									
⊖	차동식 스포트형 감지기			검정품			전선관 입하, 입상, 소통시																																																																																																																																																																												
□	광전식 연기 감지기			검정품			귀로 표시																																																																																																																																																																												
Ⓜ	아날로그 감지기			검정품		————	천장 스라브 매입 또는 이중천장은폐 배관 배선																																																																																																																																																																												
	소화전 세트 (수동 발신기,경종,위치표시등,소화전펌프기동표시등,중단저항부)					— · — · —	바닥 스라브 매입 배관 배선																																																																																																																																																																												
	단독 발신기 세트 (수동 발신기,경종,위치표시등,소화전펌프기동표시등,중단저항부)					— — —	천장 노출 배관 배선																																																																																																																																																																												
田	R형 중계기						가요전선관 배관 배선			특기없는한 1층 금속제 가요전선관																																																																																																																																																																									
	R형 복합식수신기					— F —	자동화재 탐지설비 배관배선			특기없는한 HFIX 1.5°x2 (16)																																																																																																																																																																									
⋈	전자 사이렌					— EX —	유도등 설비 배관 배선			특기없는한 HFIX 2.5°x2,E-2.5° (16)																																																																																																																																																																									
	피난구 유도등 천장형 (비상전원 축전기 내장형) (소형,M:중형,L:대형) LED 제품			검정품		— AV —	알람벨브 배관 배선			특기없는한 HFIX 2.5° x2 (16)																																																																																																																																																																									
	피난구 유도등 벽부형 (비상전원 축전기 내장형) (소형,M:중형,L:대형) LED 제품			검정품		— PV —	프리엑션벨브 배관 배선			특기없는한 HFIX 2.5° x2 (16)																																																																																																																																																																									
	통로 유도등 벽부매입 (비상전원 축전기 내장형) LED 제품			검정품		일반 주기 사항 1) 각종 설비 배선도중 특기없는 것은 다음과 같아야 한다. 가) 자동화재 탐지설비용 배관배선 ———— F ————— HFIX 1.5° x 2 (16) ———— F ————— HFIX 1.5° x 4 (16) ———— A ————— TSP AWG 18 / 1Pr(16C) ———— A ————— TSP AWG 18 / 2Pr(22C) 나) 유도등 설비 공사 ———— EX ————— HFIX 2.5°x2,E-2.5° (16) ———— ES ————— 16C (2-HFIX 2.5mm²), 16C (2-HFIX 2.5mm²) : 유도등, 시각경보기 다) 시각경보기 배관 공사 ———— ST ————— HFIX 2.5° x 2 (16) 라) 방송설비용 배관배선 ———— S ————— HFIX 1.5° x 2 (16) 2) 제어반 및 각종 OUTLET의 설치높이는 도면에 별도로 기입된것을 제외하고는 다음과 같다. <table><tr><th>명 칭</th><th>~에서 ~까지</th><th>설 치 높 이</th></tr><tr><td>피난구 유도등</td><td>문 상단에서 기구 하단까지</td><td>+100mm</td></tr><tr><td>통로 유도등</td><td>바닥에서 기구 중심까지</td><td>+300mm</td></tr><tr><td>수동 조작함</td><td>바닥에서 기구 중심까지</td><td>+1200mm</td></tr><tr><td>수동발신기 SET</td><td>바닥에서 기구 중심까지</td><td>+1300mm</td></tr><tr><td>벽부형 스피커</td><td>바닥에서 기구 중심까지</td><td>+2300mm</td></tr></table> 3) 매립배관은 난연 CD 전선관, 이중천장속 노출 및 은폐 배관은 나사없는 전선관을 사용한다. <table><tr><th colspan="2">후강전선관</th><th colspan="2">나사없는 전선관</th><th rowspan="2">비고</th></tr><tr><th>호칭</th><th>내단면적 (mm²)</th><th>호칭</th><th>내단면적 (mm²)</th></tr><tr><td>16C</td><td>221</td><td>→</td><td>E19</td><td>218</td><td>KS</td></tr><tr><td>22C</td><td>376</td><td>→</td><td>E25</td><td>415</td><td>KS</td></tr><tr><td>28C</td><td>628</td><td>→</td><td>E31</td><td>660</td><td>KS</td></tr><tr><td>36C</td><td>1,068</td><td>→</td><td>E39</td><td>978</td><td>KS</td></tr><tr><td></td><td></td><td></td><td></td><td></td><td></td></tr></table> <table><tr><th colspan="2">후강전선관</th><th colspan="2">나사없는 전선관</th><th rowspan="2">비고</th></tr><tr><th>호칭</th><th>내단면적 (mm²)</th><th>호칭</th><th>내단면적 (mm²)</th></tr><tr><td>42C</td><td>1,437</td><td>→</td><td>E51</td><td>1,808</td><td>KS</td></tr><tr><td>54C</td><td>2,289</td><td>→</td><td>E63</td><td>2,854</td><td>KS</td></tr><tr><td>70C</td><td>3,802</td><td>→</td><td>E75</td><td>4,137</td><td>KS</td></tr><tr><td>82C</td><td>5,317</td><td></td><td></td><td></td><td>KS</td></tr><tr><td>104C</td><td>8,887</td><td></td><td></td><td></td><td>KS</td></tr></table> (1) 16C~70C 규격은 나사없는 전선관을 사용하며 82C,104C 규격은 후강전선관을 사용하여야 한다. (2) 16C~70C 규격 이음쇠는 원터치방식이음쇠(STEEL재질)를 사용하여야 한다. 4) 특기없는 가요 전선관 (FLEXIBLE CONDUIT)은 고정력형을 사용하여야 한다. [수신기 내진설계 기준] 1) 벽면에 설치하는 경우 직경 8mm 이상의 고정용 볼트를 4개 이상 고정하여야 한다. 2) 바닥에 설치하는 경우 지진하중에 의해 전도가 발생하지 않도록 설치하여야 한다. 3) 수계소화설비에 사용되는 수신기 및 중계기는 지진발생 시 전도되지않도록 설치하여야 한다. <tr><td colspan="6">*방송설비</td><td colspan="6"></td></tr> <tr><td></td><td>천장형 스피커 (특기 없는한 3W)</td><td colspan="2"></td><td colspan="2"></td><td colspan="6"></td></tr> <tr><td></td><td>벽부형 스피커 (특기 없는한 3W)</td><td colspan="2"></td><td colspan="2"></td><td colspan="6"></td></tr> <tr><td>⋈</td><td>COLUMN 스피커 (특기 없는한 10W)</td><td colspan="2"></td><td colspan="2"></td><td colspan="6"></td></tr> <tr><td></td><td>방송 및 방재용 단자함</td><td colspan="2"></td><td colspan="2"></td><td colspan="6"></td></tr> <tr><td></td><td>전관방송용 AMP</td><td colspan="2"></td><td colspan="2"></td><td colspan="6"></td></tr>						명 칭	~에서 ~까지	설 치 높 이	피난구 유도등	문 상단에서 기구 하단까지	+100mm	통로 유도등	바닥에서 기구 중심까지	+300mm	수동 조작함	바닥에서 기구 중심까지	+1200mm	수동발신기 SET	바닥에서 기구 중심까지	+1300mm	벽부형 스피커	바닥에서 기구 중심까지	+2300mm	후강전선관		나사없는 전선관		비고	호칭	내단면적 (mm²)	호칭	내단면적 (mm²)	16C	221	→	E19	218	KS	22C	376	→	E25	415	KS	28C	628	→	E31	660	KS	36C	1,068	→	E39	978	KS							후강전선관		나사없는 전선관		비고	호칭	내단면적 (mm²)	호칭	내단면적 (mm²)	42C	1,437	→	E51	1,808	KS	54C	2,289	→	E63	2,854	KS	70C	3,802	→	E75	4,137	KS	82C	5,317				KS	104C	8,887				KS	*방송설비													천장형 스피커 (특기 없는한 3W)												벽부형 스피커 (특기 없는한 3W)											⋈	COLUMN 스피커 (특기 없는한 10W)												방송 및 방재용 단자함												전관방송용 AMP										
명 칭	~에서 ~까지	설 치 높 이																																																																																																																																																																																	
피난구 유도등	문 상단에서 기구 하단까지	+100mm																																																																																																																																																																																	
통로 유도등	바닥에서 기구 중심까지	+300mm																																																																																																																																																																																	
수동 조작함	바닥에서 기구 중심까지	+1200mm																																																																																																																																																																																	
수동발신기 SET	바닥에서 기구 중심까지	+1300mm																																																																																																																																																																																	
벽부형 스피커	바닥에서 기구 중심까지	+2300mm																																																																																																																																																																																	
후강전선관		나사없는 전선관		비고																																																																																																																																																																															
호칭	내단면적 (mm²)	호칭	내단면적 (mm²)																																																																																																																																																																																
16C	221	→	E19	218	KS																																																																																																																																																																														
22C	376	→	E25	415	KS																																																																																																																																																																														
28C	628	→	E31	660	KS																																																																																																																																																																														
36C	1,068	→	E39	978	KS																																																																																																																																																																														
후강전선관		나사없는 전선관		비고																																																																																																																																																																															
호칭	내단면적 (mm²)	호칭	내단면적 (mm²)																																																																																																																																																																																
42C	1,437	→	E51	1,808	KS																																																																																																																																																																														
54C	2,289	→	E63	2,854	KS																																																																																																																																																																														
70C	3,802	→	E75	4,137	KS																																																																																																																																																																														
82C	5,317				KS																																																																																																																																																																														
104C	8,887				KS																																																																																																																																																																														
*방송설비																																																																																																																																																																																			
	천장형 스피커 (특기 없는한 3W)																																																																																																																																																																																		
	벽부형 스피커 (특기 없는한 3W)																																																																																																																																																																																		
⋈	COLUMN 스피커 (특기 없는한 10W)																																																																																																																																																																																		
	방송 및 방재용 단자함																																																																																																																																																																																		
	전관방송용 AMP																																																																																																																																																																																		

DESIGN

공명
건축사사무소


 


 

 


 




 





 

 


GONGMYUNG ARCHITECTURAL & URBAN DESIGN

* NOTE

No.	Revision	Date

PROJECT TITLE
경기창작캠퍼스
창작기회공간 조성사업
-창작스튜디오 1,2동

PROJECT NO.	2501
DATE	2025. 6
DRAWN BY	
CHECKED BY	
APPROVED BY	
DRAWING NAME	소방 범례 및 주기사항
SCALE	A3: 1/NONE
SHEET NO.	EF-002

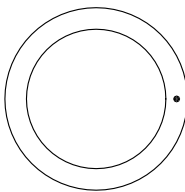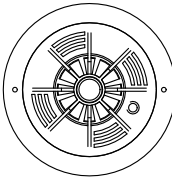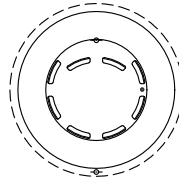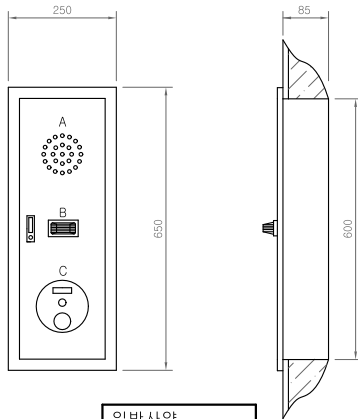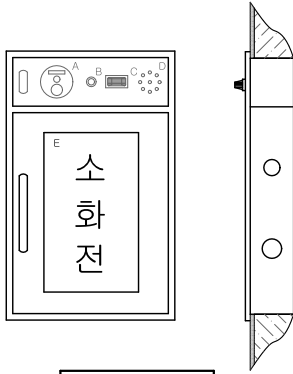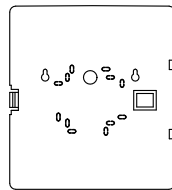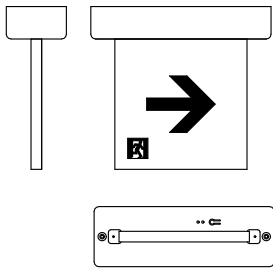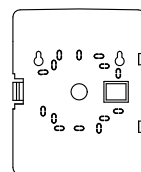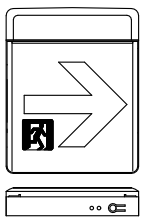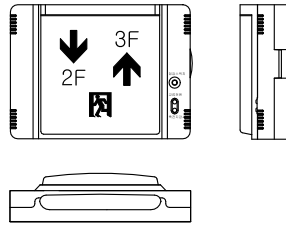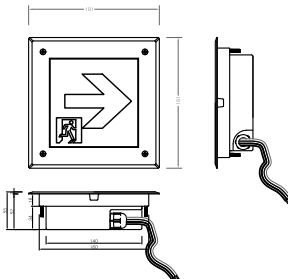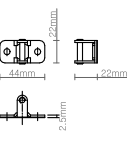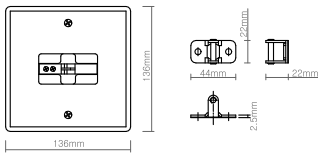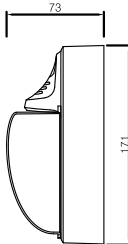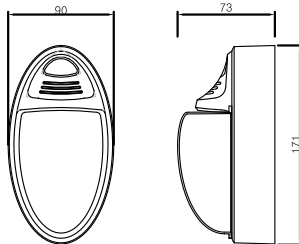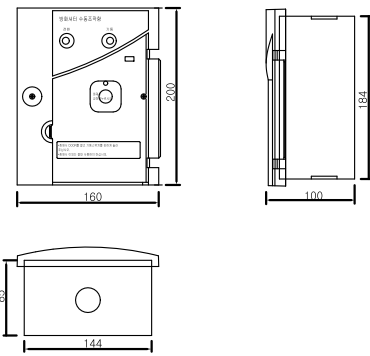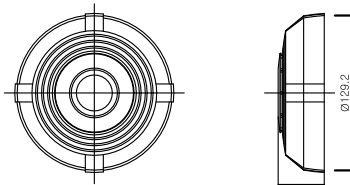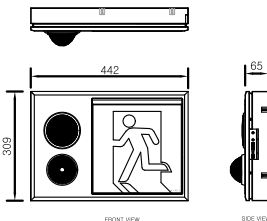 일반사양 1.형 식: 2종, 보통형, 재용형, 비방수형 2.정 격: DC 24V, 0.1A 3.온 도: -10°C ~+50°C	 일반사양 1.형 식: 1종, 보통형, 재용형, 비방수형 (60°C ~120°C) 2.정 격: DC 24V, 0.1A 3.온 도: -10°C ~+50°C	 일반사양 1.형 식: 2종, 비촉각형, 재용형 2.정 격: DC 24V, 35 A m 3.온 도: -10°C ~+50°C	 일반사양 A. 경종 B. 위치표시등 C. 발신기 • COVER : 1.5t SUS • BOX : 1.6t STEEL	 일반사양 A. 발신기 B. 소화전기동표시등 C. 위치표시등 D. 경종 E. 망입유리 • COVER : 1.5t SUS • BOX : 1.6t STEEL												
차동식 스포트형 감지기	정온식 스포트형 감지기	광전식 연기 감지기	단독형 발신기 SET	소화전 내장형 발신기 SET												
 일반사양 1.장격전압 : AC110/220V,DC3.6V 2.광원 : LED식 3.예비전원 : Ni-cd 축전지(60분) 4.구조 : 단면 5.스위치 : 예비전원 시험 스위치	 일반사양 1.장격전압 : AC110/220V,DC3.6V 2.광원 : LED식 3.예비전원 : Ni-cd 축전지(60분) 4.구조 : 양면 5.스위치 : 예비전원 시험 스위치	 일반사양 1.장격전압 : AC110/220V,DC3.6V 2.광원 : LED식 3.예비전원 : Ni-cd 축전지(60분) 4.구조 : 단면 5.스위치 : 예비전원 시험 스위치	 일반사양 1.장격전압 : AC110/220V,DC7.2V 2.광원 : LED식 3.예비전원 : Ni-cd 축전지(60분) 4.구조 : 단면 5.스위치 : 예비전원 시험 스위치	 일반사양 1.장격전압 : AC 220V,DC 4.8V 2.광원 : LED식 (3W) 3.예비전원 : Ni-cd, 4.8V 축전지(60분) 4.재질 : AL / EGI, PC												
피난구 유도등	거실통로유도등	통로 유도등	계단통로유도등	바닥매립형 복도통로유도등												
 1.종별 : 도어릴리즈 2.형식 : 방화문자동릴리즈장치 (DOOR RELEASE LATCH식) 3.정격 : DC 24V, 0.3A 4.온도 : -10°C ~ +50°C	 일반사양 1.장격전압: D.C 24V 2.광 도: 15 Cd 3.소비전류: 80mA 4.렌즈색상: 투명,크세논	 일반사양 1.용 도: 방화셔터 연동제어 2.정 격: 릴레이 접점 DC24V 1A 누름스위치 250V 1A	 일반사양 1.정 격 : DC-24V, 22mA(무극성) 2.출력음압레벨 : 90dB이상 (정면 1m거리) 3.도장색 : 아이보리색 4.형 명 : ESD-PRP	 A. 사용전압 : AC 220V용 B. 표 시 면 : 방색바탕에 녹색글씨 <table><tr><th></th><th>DESCRIPTION</th></tr><tr><td>소비전력</td><td>4.0W 이하</td></tr><tr><td>광원</td><td>LED</td></tr><tr><td>BATTERY</td><td>60분 정격 Ni-cd 4.8V / 600mAh</td></tr><tr><td>표지면</td><td>250mm X 250mm</td></tr><tr><td>CASE 재질</td><td>ABS 난연, 내열</td></tr></table>		DESCRIPTION	소비전력	4.0W 이하	광원	LED	BATTERY	60분 정격 Ni-cd 4.8V / 600mAh	표지면	250mm X 250mm	CASE 재질	ABS 난연, 내열
	DESCRIPTION															
소비전력	4.0W 이하															
광원	LED															
BATTERY	60분 정격 Ni-cd 4.8V / 600mAh															
표지면	250mm X 250mm															
CASE 재질	ABS 난연, 내열															
도어릴리즈	시각 경보기 (STROBE)	방화셔터 연동제어반	전자 싸이렌	음성점멸형유동등(LED)												

1. 본 상세도는 참조용으로 현장여건에 의해 소방형식품으로 변경가능하다.
2. 유도등은 고효율에너지기자재 인증제품에 해당하는 LED 조명을 설치한다.

소방 각종 상세도
S: A3 NONE

주식회사 대 경 전 기 설 계 사 무 소
대 표 이 사 송 일 섭
건축전기설비기술사 임 대 빈
전기설계업 등록 제 서울 E-2-339
소방전기설계업 등록 마포 2008-2호
대 표 전 화 : 3 2 3 - 9 4 2 4 , 5

DESIGN

공명
건축사사무소
GONGMYUNG ARCHITECTURAL & URBAN DESIGN

* NOTE

△		
△		
No.	Revision	Date
PROJECT TITLE 경기창작캠퍼스 창작기회공간 조성사업 -창작스튜디오 1,2동		
PROJECT NO.	2501	
DATE	2025. 6	
DRAWN BY		
CHECKED BY		
APPROVED BY		
DRAWING NAME 소방 각종 상세도		
SCALE	A3: 1/NONE	
SHEET NO.	EF-003	

* 기존 CABLE SCHEDULE *

- (A) 16C(HIV 3~1.6mm)
- (B) 22C(HIV 7~1.6mm)
- (C) 22C(HIV 8~1.6mm)
- (D) 28C(HIV 9~1.6mm)
- (E) 28C(HIV 10~1.6mm)
- (F) 28C(HIV 11~1.6mm)
- (G) 28C(HIV 12~1.6mm)
- (H) 36C(HIV 13~1.6mm)
- (I) 36C(HIV 14~1.6mm)
- (J) 36C(HIV 15~1.6mm)
- (K) 36C(HIV 16~1.6mm)
- (L) 16C(HIV 2~2.0mm) : F.C
- (M) 16C(HIV 3~2.0mm)
- (N) 22C(HIV 5~2.0mm)
- (O) 36C(HIV 18~1.6mm)
- (P) 22C(HIV 4~2.0mm)



기존 화재 주 수신반

화재 주 수신반
P형1급, 70 회로용

비화재보 기능내장
비상축전지 내장
비상방송과 연동

신설 배관 배선

NO.	CABLE SCHEDULE	CONDUIT
①	HFIX 2.5mm ² x2	16C
②	HFIX 2.5mm ² x2	16C
③	HFIX 2.5mm ² x3	16C
④	HFIX 2.5mm ² x4	16C
⑤	HFIX 2.5mm ² x5	22C
⑥	HFIX 2.5mm ² x6	22C
⑦	HFIX 2.5mm ² x7	22C
⑧	HFIX 2.5mm ² x8	28C
⑨	HFIX 2.5mm ² x9	28C
⑩	HFIX 2.5mm ² x10	28C
⑪	HFIX 2.5mm ² x11	28C
⑫	HFIX 2.5mm ² x12	36C
⑬	HFIX 2.5mm ² x13	36C

————— : 기존 배관 배선

----- : 신설 배관 배선

NOTE (신설)

- 2동 지하 1층 기존 소화전 철거 후 새 제품으로 교체
(기존 소화전 내부 배선을 철거한 후 재설치할 것)
- 2동 지상 1층 기존 소화전 위치 변경 (이설)
- 기존 소화전의 위치 변경에 따라 배관 및 배선에 연결 문제가 없도록
조치하고, 변경된 소화전까지 배관 및 배선을 신설할 것
- 2동 지상 2층, 3층 기존 소화전 위치 변경없음
- 금회 신설 배관은 노출 배관으로 나사 없는 전선관을 사용할 것.
- 기존 소방 회로수 및 배선수가 상이 할수 있으므로
현장여건에 맞게 조정토록 한다.

☐ : 기존 기기 BOX임 (배관 배선 유지)

PULL BOX 규격


☒ PB1 : 150x150x100 ☒ PB2 : 200x200x100

☒ PB3 : 300x300x200 ☒ PB4 : 400x400x200

☁ : 기존 발신기 철거후 새 제품으로 교체
(기존 배관 배선 사용)


ROOF

금회공사 아님

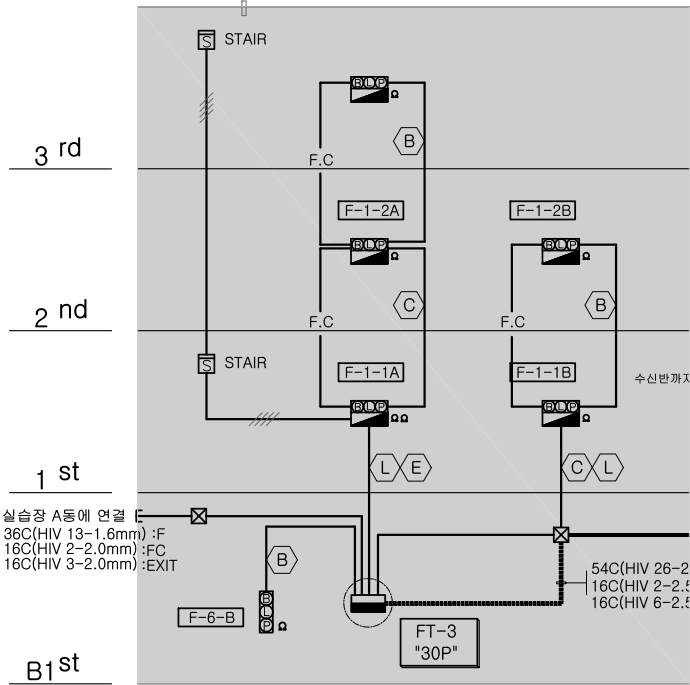

(작품 참고동)


ROOF

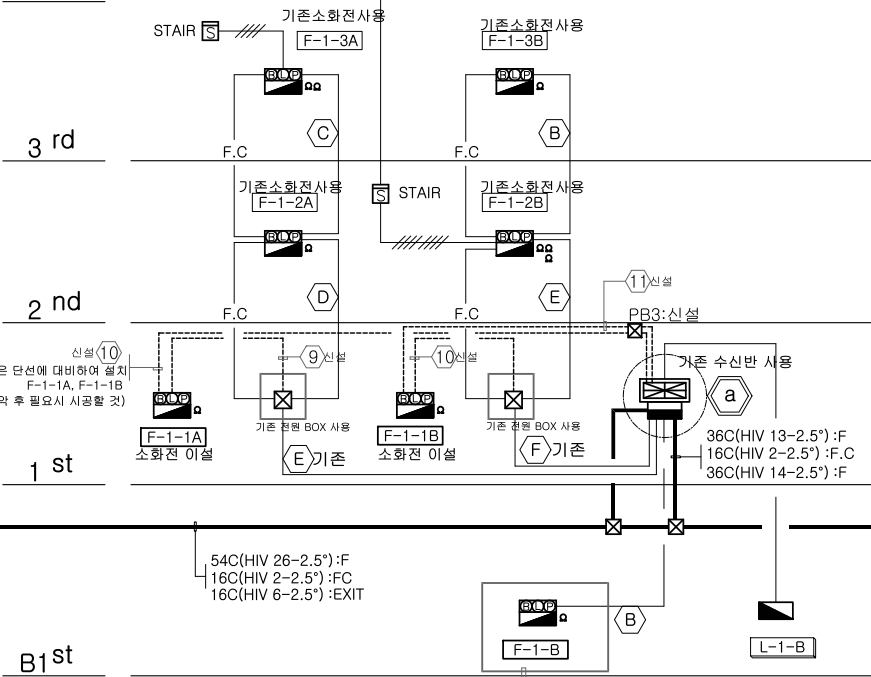

2동
(창작스튜디오)

자.탐 간선 계통도
S: A3 NONE

4 th

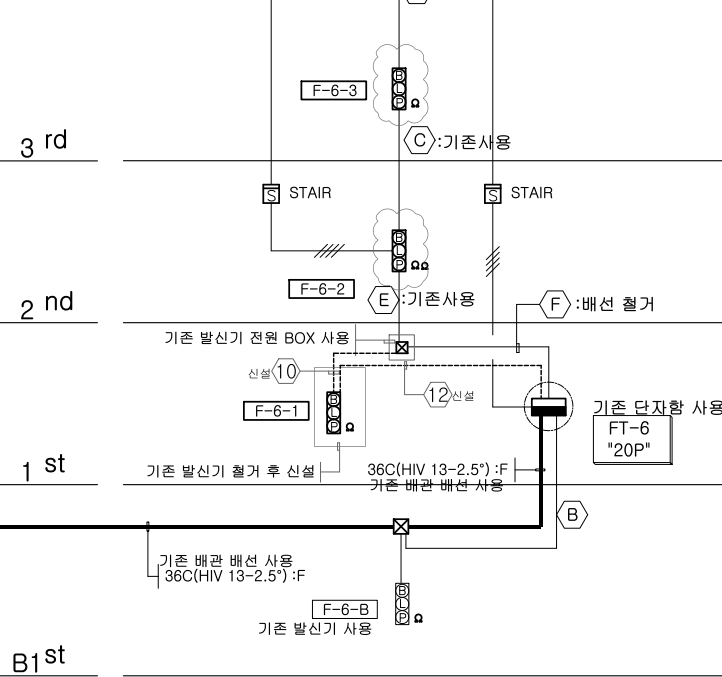

1동
(창작스튜디오)

주식회사 대 경 전 기 설 계 사 무 소
대 표 이 사 송 일 섭
건축전기설비기술사 임 대 빈
전기설계업 등록 제 서울 E-2-339
소방전기설계업 등록 마포 2008-2호
대 표 전 화 : 3 2 3 - 9 4 2 4 , 5

△		
△		
No.	Revision	Date

PROJECT TITLE		
경기창작캠퍼스 창작기획공간 조성사업 -창작스튜디오 1,2동		

PROJECT NO.	2501
-------------	------

DATE	2025. 6
------	---------

DRAWN BY	
----------	--

CHECKED BY	
------------	--

APPROVED BY	
-------------	--

DRAWING NAME	
--------------	--

옥외 자동화재탐지설비 배치도	
-----------------	--

SCALE	A3 : 1/1200
-------	-------------

SHEET NO.	EF-005
-----------	--------



인접대지경계선


* 기존 CABLE SCHEDULE *

A	PULL BOX 300sqx300mm	①	16C (HIV 2-2.0mm)
B	PULL BOX 250sqx200mm	②	22C (HIV 4-2.0mm)
C	PULL BOX 150sqx100mm	③	22C (HIV 5-2.0mm)
D	PULL BOX 200sqx150mm	④	22C (HIV 6-2.0mm)
E	사각 BOX 100sqx54mm	⑤	28C (HIV 10-2.0mm)
		⑥	36C (HIV 13-2.0mm)
		⑦	42C (HIV 25-2.0mm)
		⑧	54C (HIV 25-2.0mm, HIV 5-2.0mm)

* TRAY내 노출부분 1.5M마다 행가지지.

a	PULL BOX 500x500x300	b	PULL BOX 500x500x400	c	PULL BOX 400x400x200	d	PULL BOX 300x300x100
---	----------------------	---	----------------------	---	----------------------	---	----------------------


금회 공사분

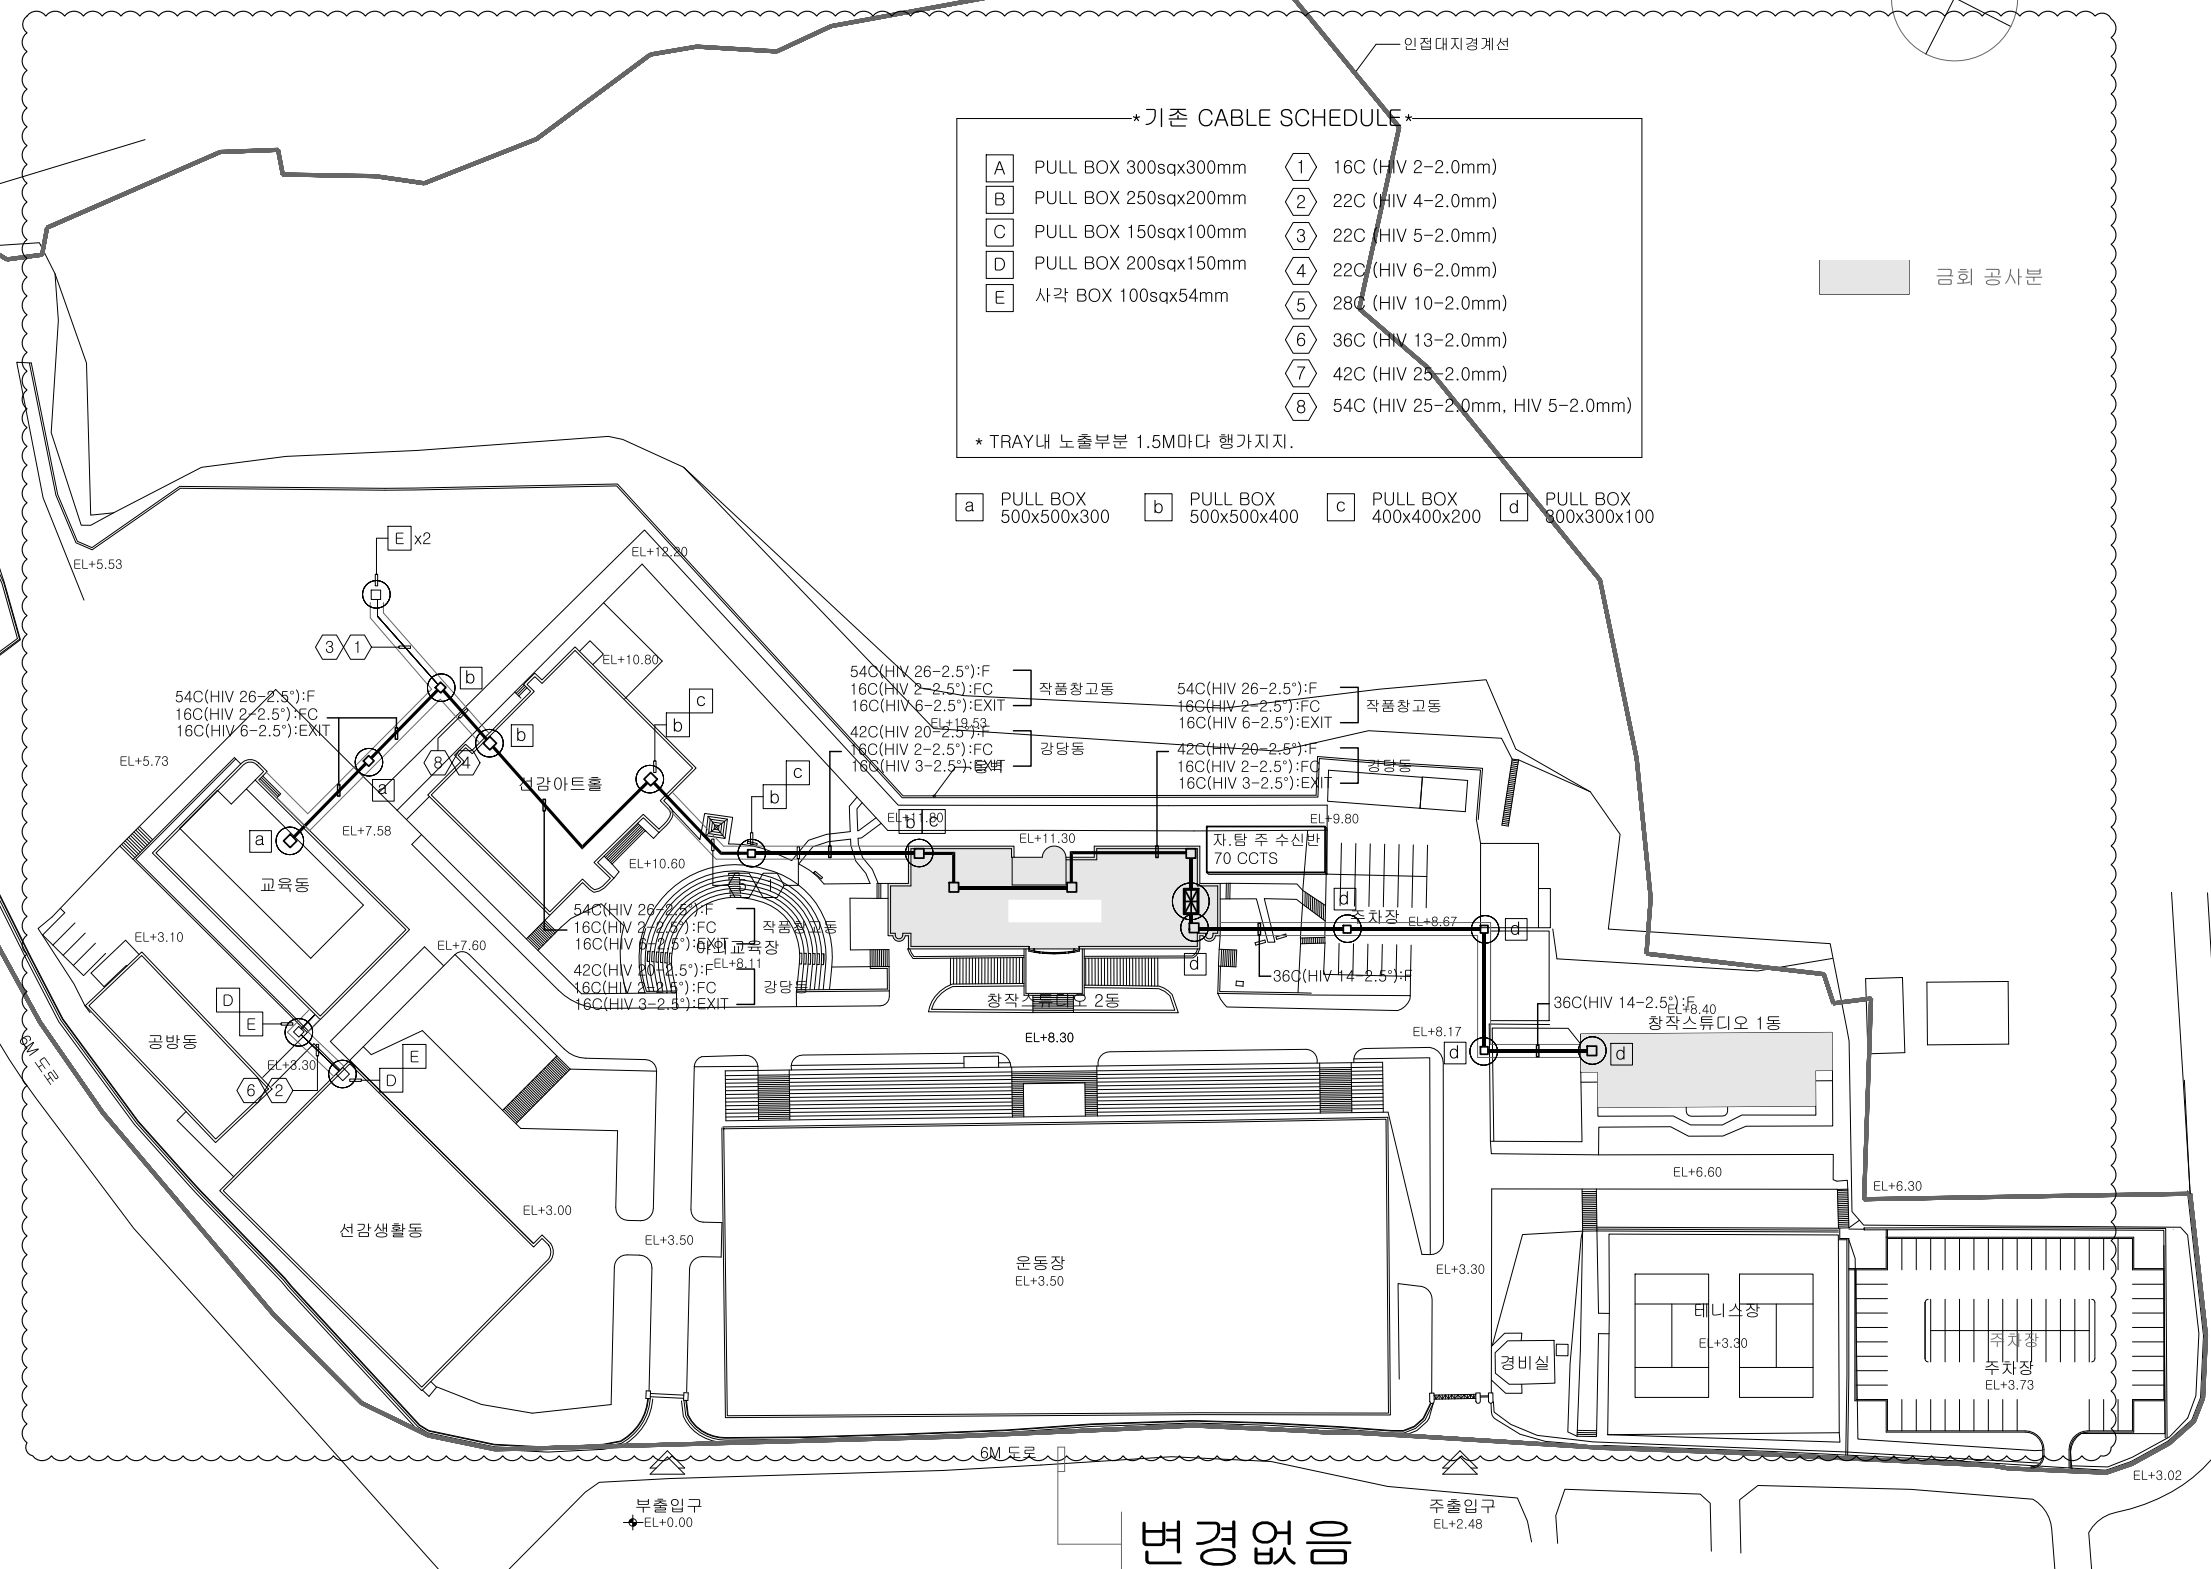

옥외 자동화재탐지설비 배치도

S: A3 1/1200

주식회사 대경전기설계사무소
대표이사 송일섭
건축전기설비기술사 임대빈
전기설계업 등록 제 서울 E-2-339
소방전기설계업 등록 마포 2008-2호
대표전화 : 323-9424, 5

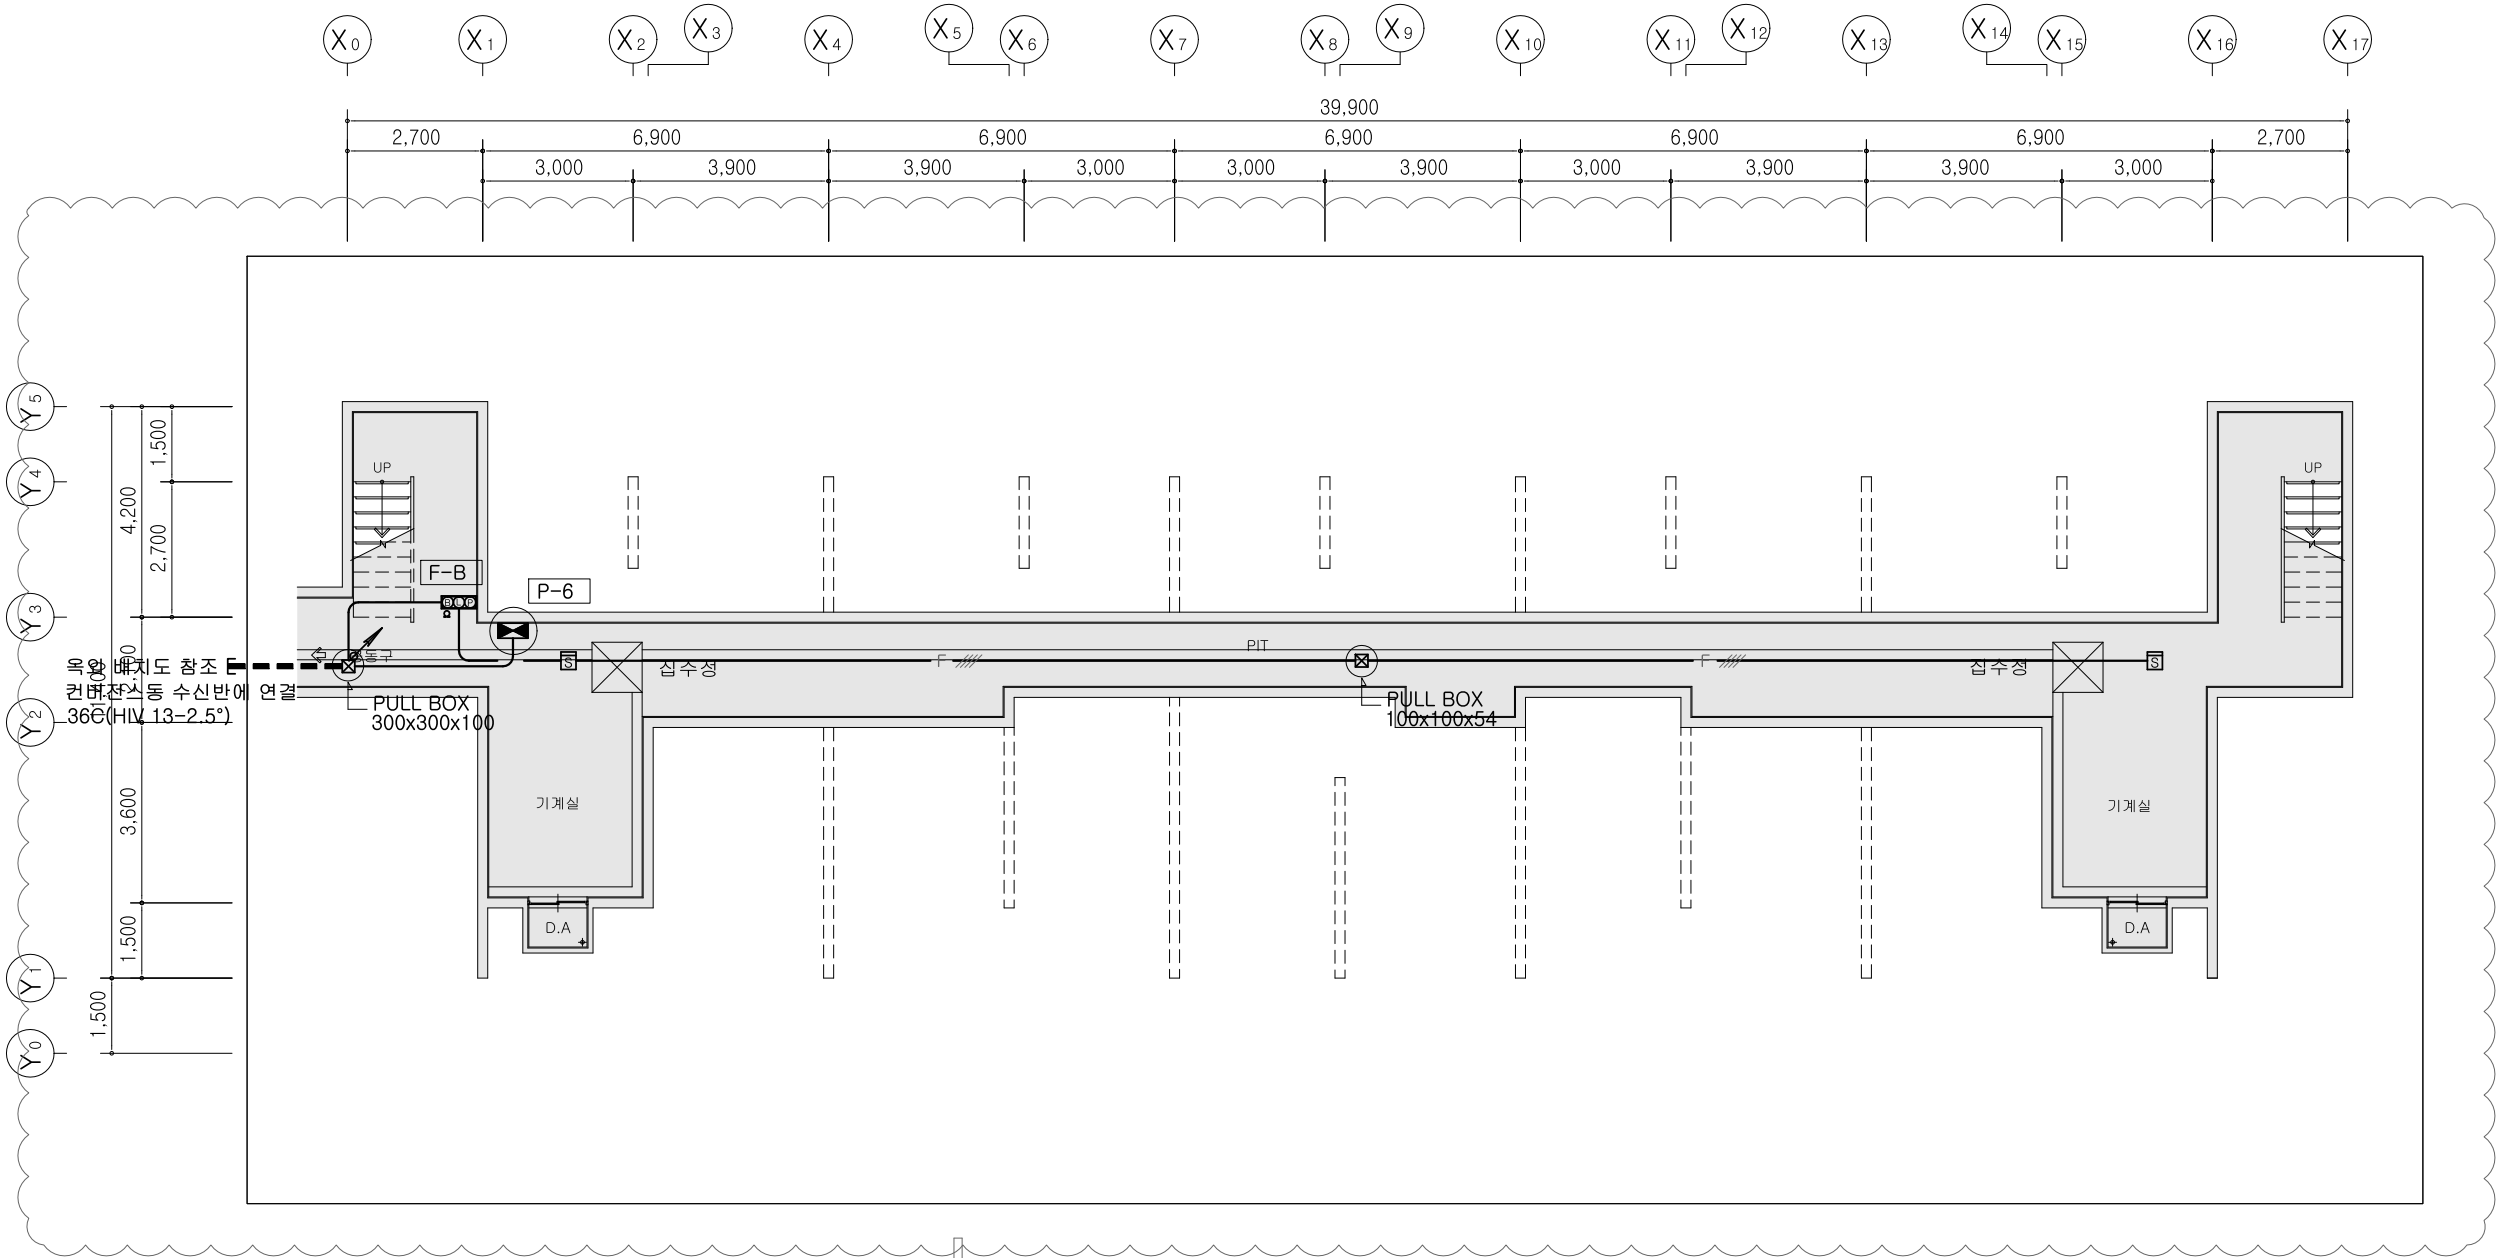

변경없음

1동 PIT층 소방설비평면도(변경전)

S: A3 1/150

주식회사 대경전기설계사무소
대표이사 송일섭
건축전기설비기술사 임대빈
전기설계업 등록제 서울 E-2-339
소방전기설계업 등록마포 2008-2호
대표전화 : 323-9424, 5

△		
△		
No.	Revision	Date

PROJECT TITLE
경기창작캠퍼스
창작기획공간 조성사업
-창작스튜디오 1동

PROJECT NO. 2415

DATE 2025. 6

DRAWN BY

CHECKED BY

APPROVED BY


DRAWING NAME

1동 PIT층
소방설비 평면도(변경전)

SCALE A3 : 1/150

SHEET NO.

EF-1동-101

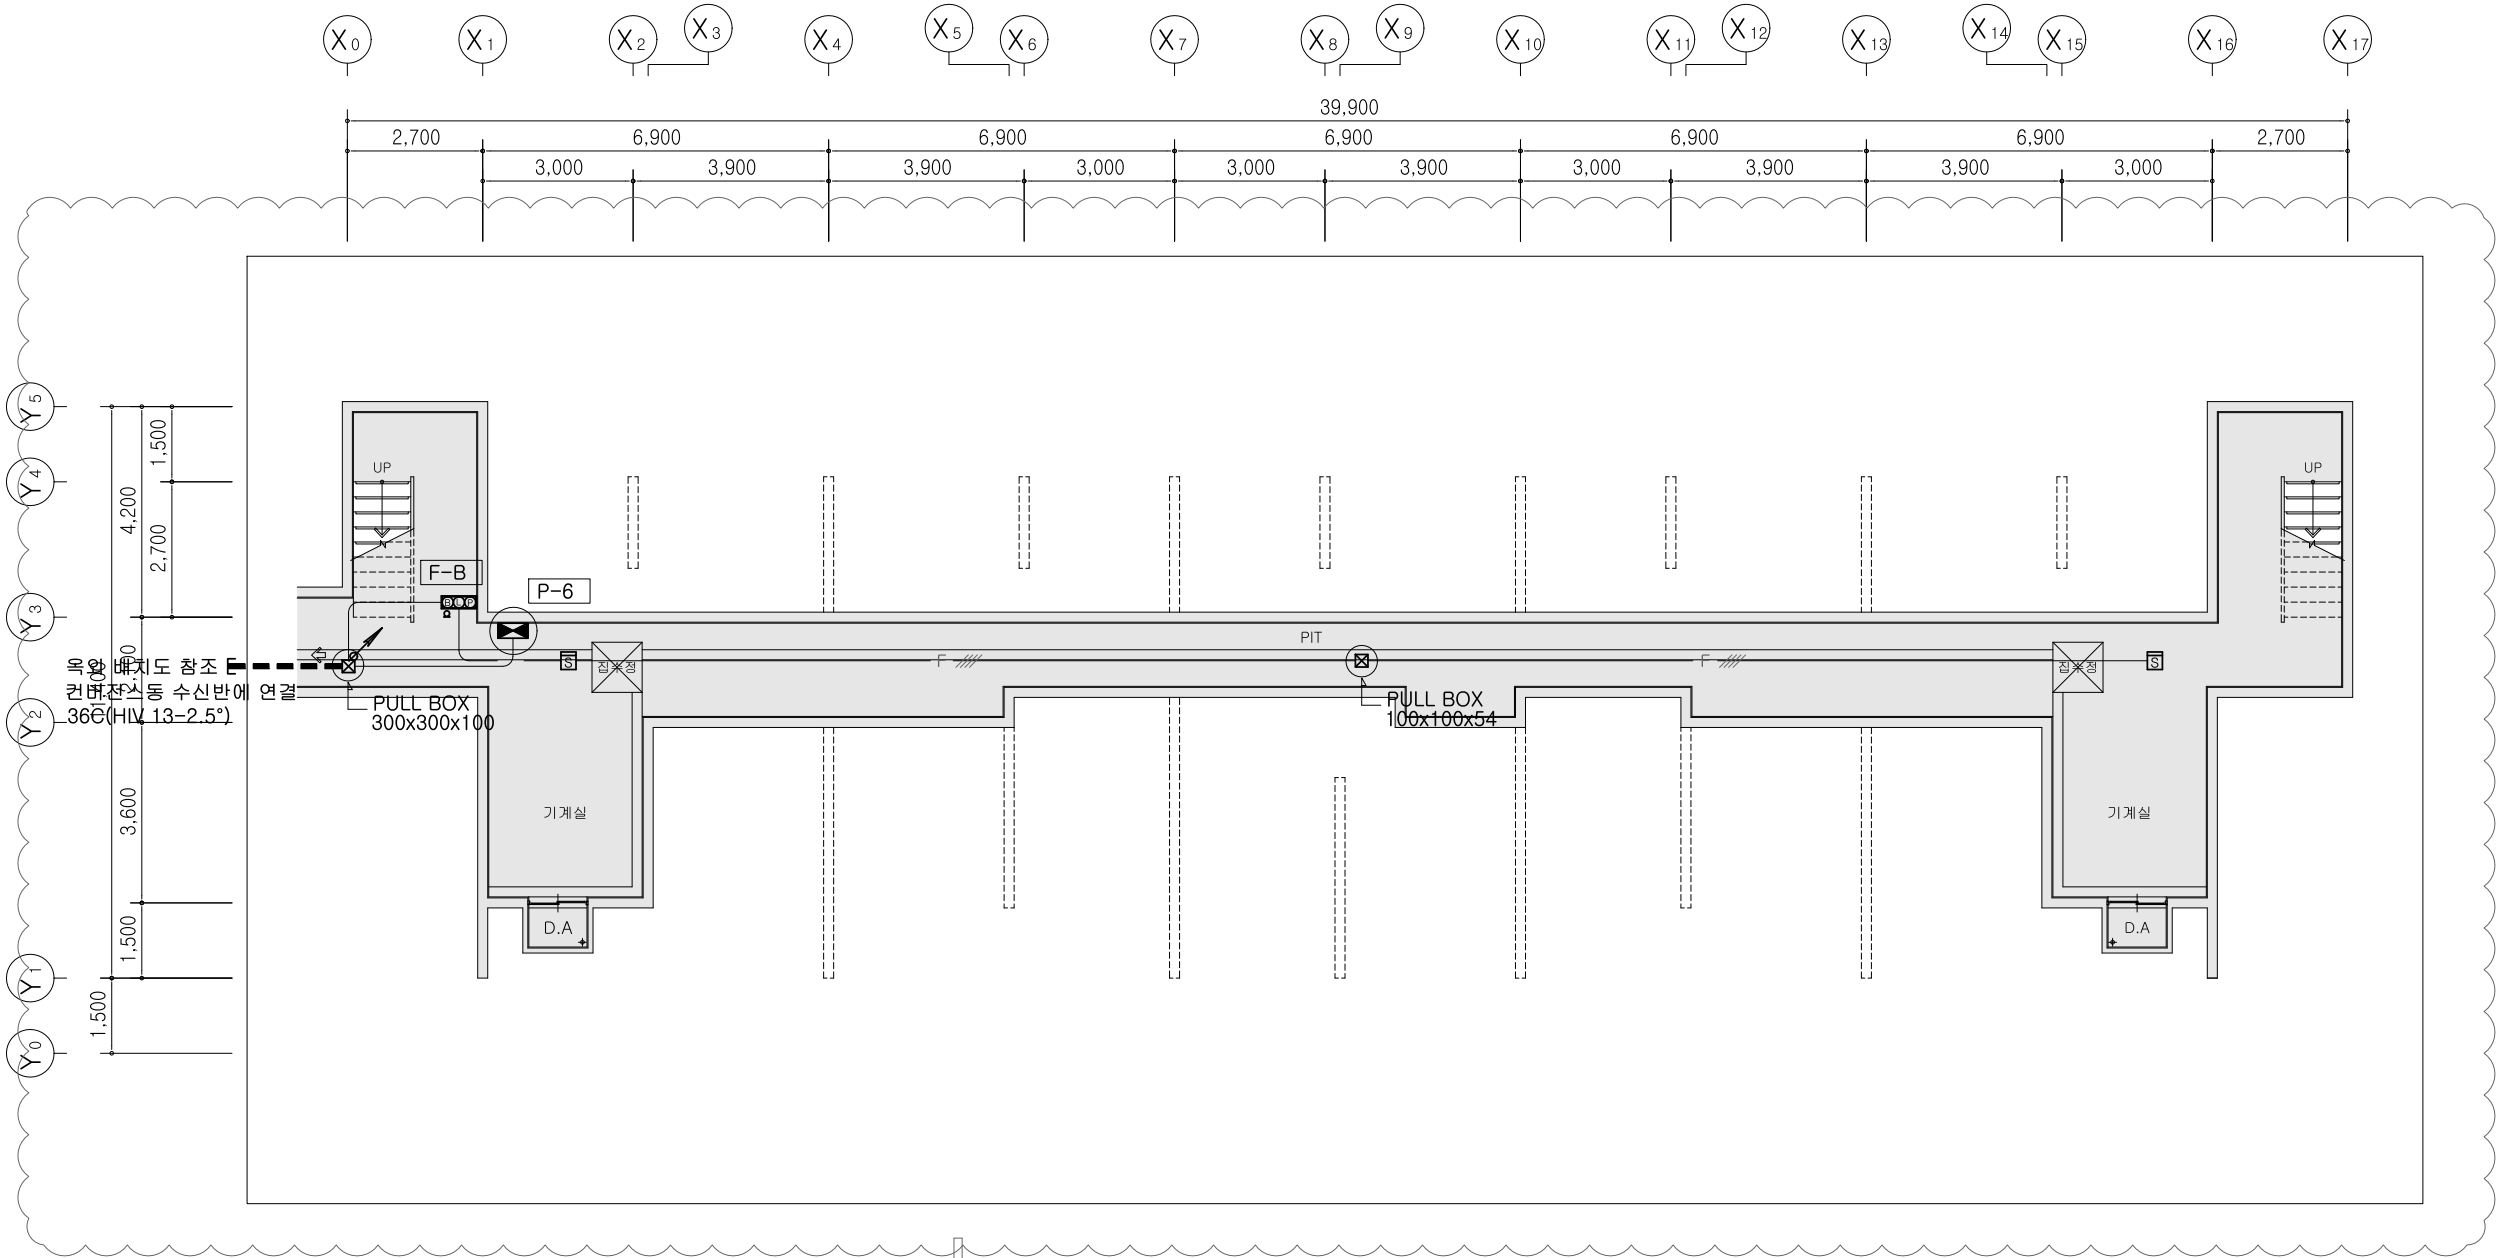

변경없음

1동 PIT층 소방설비평면도(변경후)

S: A3 1/150

주식회사 대경전기설계사무소
대표이사 송일섭
건축전기설비기술사 임대빈
전기설계업 등록제 서울 E-2-339
소방전기설계업 등록 마포 2008-2호
대표전화 : 323-9424, 5

△		
△		
No.	Revision	Date

PROJECT TITLE	
경기창작캠퍼스 창작기획공간 조성사업 -창작스튜디오 1동	
PROJECT NO.	2415
DATE	2025. 6
DRAWN BY	
CHECKED BY	
APPROVED BY	
DRAWING NAME	
1동 PIT층 소방설비 평면도(변경후)	
SCALE	A3 : 1/150
SHEET NO.	EF-1동-102

PROJECT TITLE

경기창작캠퍼스
창작기회공간 조성사업
-창작스튜디오 1동

DATE	2025.6
------	--------


CHECKED BY _____

DRAWING NAME

1동 지상1층
소방설비 평면도(변경전)


SHEET NO.

27 of 30

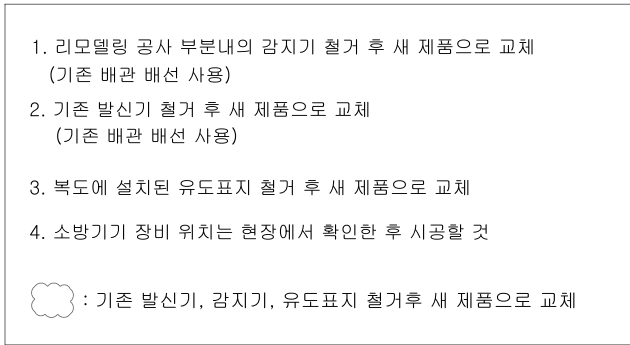

S: A3 1/150

주식회사 대 경 전 기 설 계 사 무 소
대 표 이 사 송 일 섭
건축전기설비기술사 임 대 빈
전기설계업 등록 제 서울 E-2-339
소방전기설계업 등록 마포 2008-2호
대 표 전 화 : 3 2 3 - 9 4 2 4 , 5

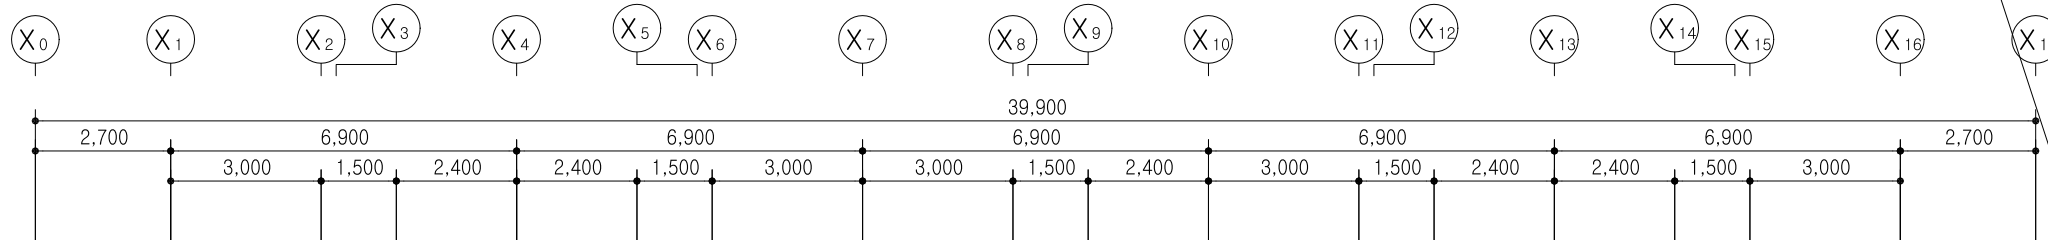

TO:수신기 귀로
HFIX 2.5mm x12 (36C)
배관 배선 신설
(노출 배관은 나사없는 전선관 사용)

지상 1층 기존 발신기 위치 변경 (이설)
기존 발신기 전원 BOX 재사용임
- 기존 발신기의 위치 변경에 따라 배관 및 배선에 연결 문제가 없도록
조치하고, 변경된 발신기까지 배관 및 배선을 신설할 것

기존 수신기 사용
화재 주 수신반
P형1급 10회로
비상축전지 내장
단자반 20P

NOTE

1. 리모델링 공사 부분내의 감지기 철거 후 새 제품으로 교체
(기존 배관 배선 사용)
2. 기존 발신기 철거 후 새 제품으로 교체
(기존 배관 배선 사용)
3. 복도에 설치된 유도표지 철거 후 새 제품으로 교체
4. 소방기기 장비 위치는 현장에서 확인한 후 시공할 것

☁ : 기존 발신기, 감지기, 유도표지 철거후 새 제품으로 교체

----- : 신설 배관 배선 (금회공사)
(노출 배관은 나사없는 전선관 사용)

1동 지상1층 소방설비평면도(변경후)

S: A3 1/150

주식회사 대경전기설계사무소
대표이사 송일섭
건축전기설비기술사 임대빈
전기설계업 등록제 서울E-2-339
소방전기설계업 등록제 마포2008-2호
대표전화 : 323-9424, 5

△		
△		
No.	Revision	Date

PROJECT TITLE
경기창작캠퍼스
창작기회공간 조성사업
-창작스튜디오 1동

PROJECT NO. 2415

DATE 2025. 6

DRAWN BY

CHECKED BY

APPROVED BY




DRAWING NAME

1동 지상1층
소방설비 평면도(변경후)

SCALE A3 : 1/150

SHEET NO.

EF-1동-104

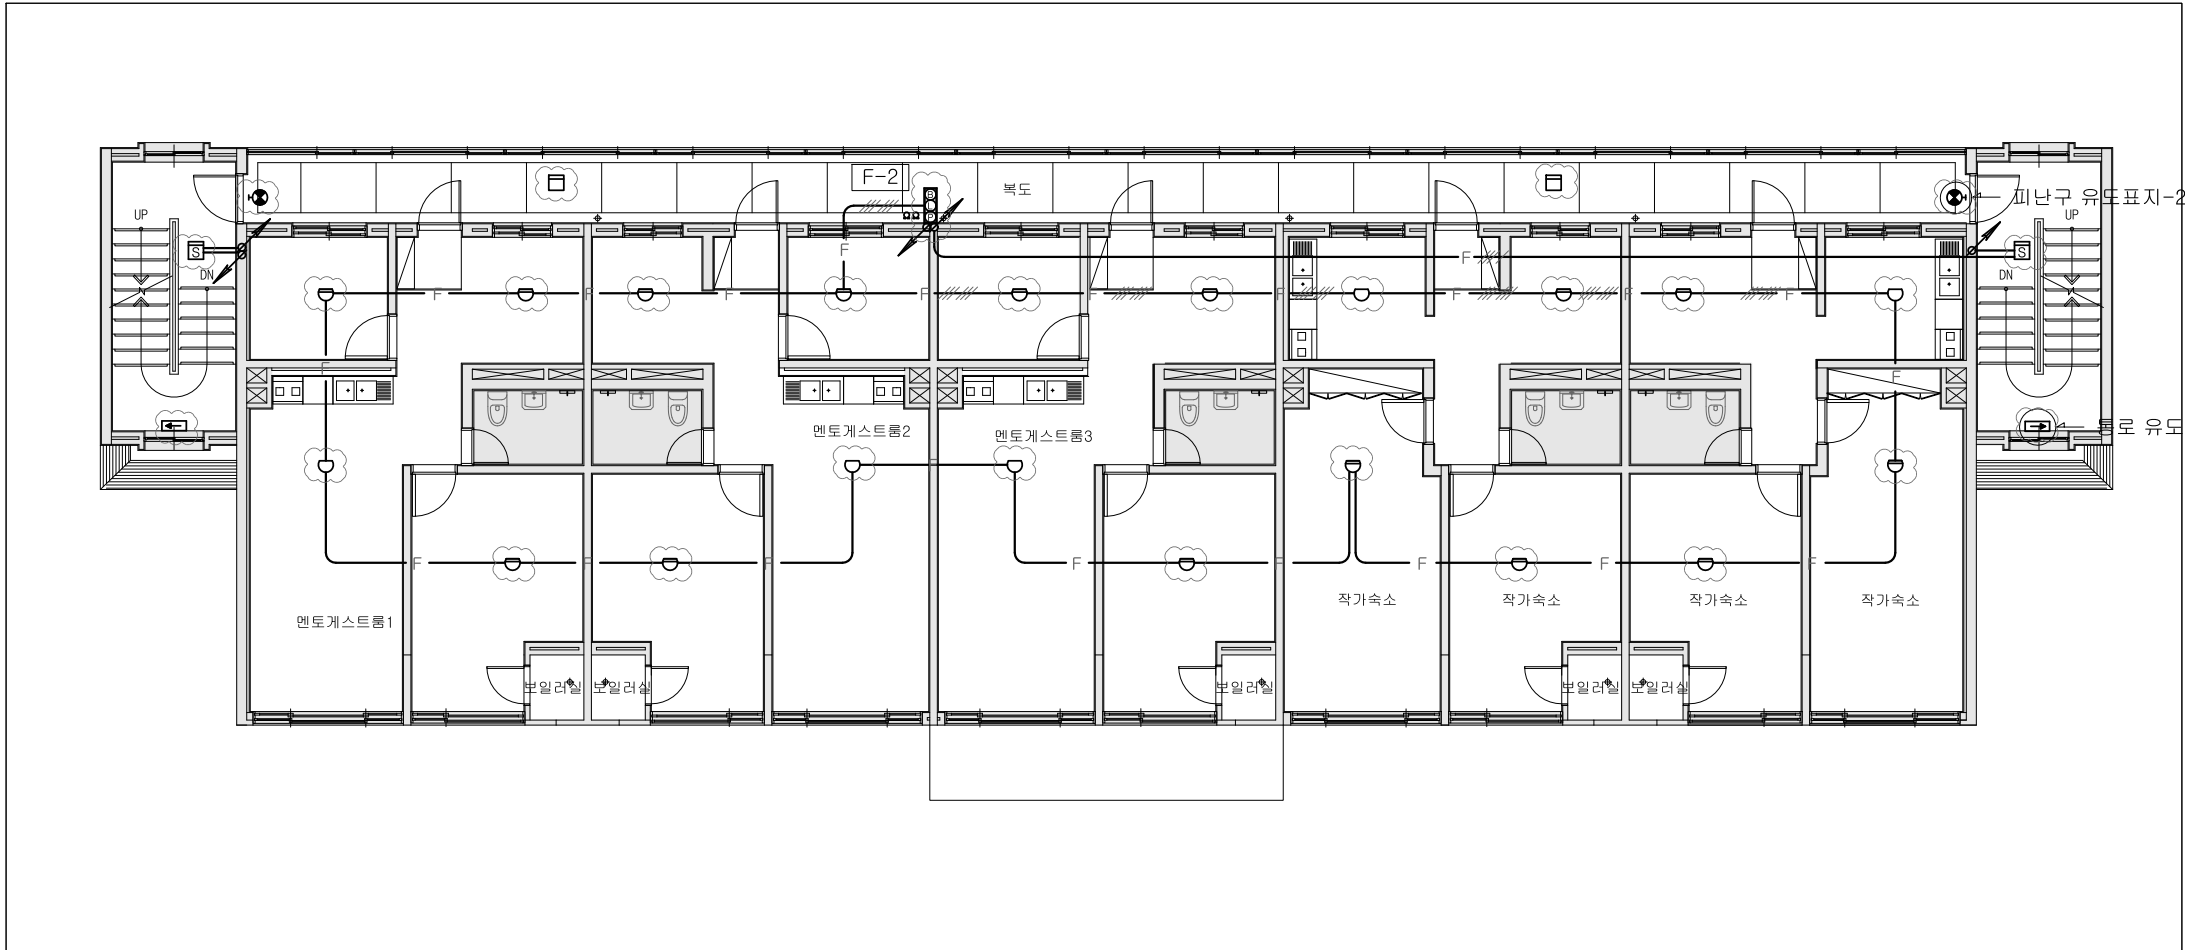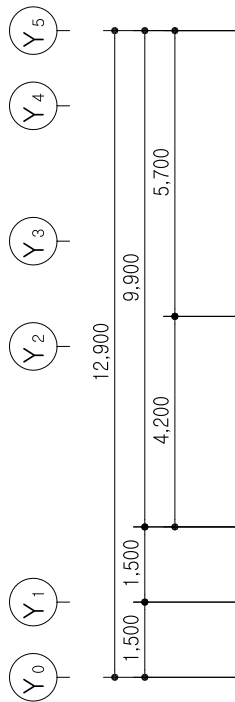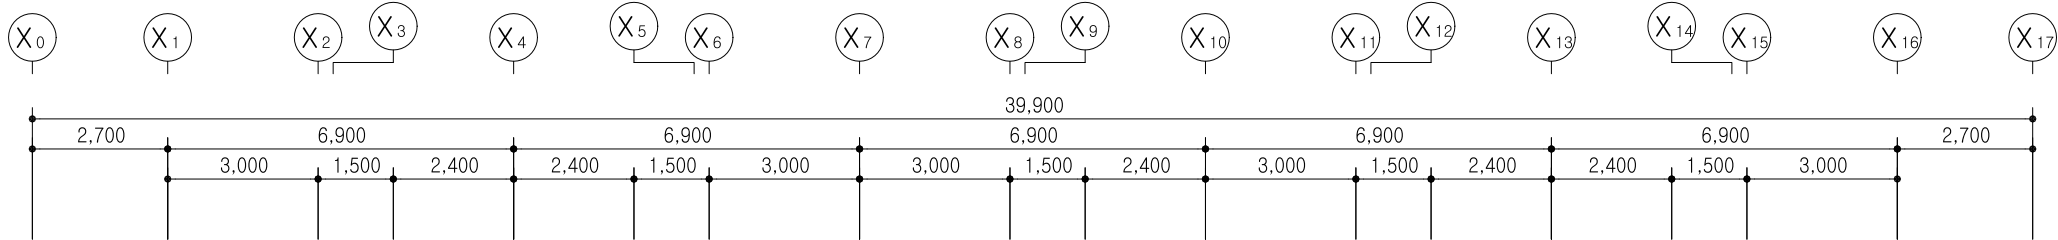

NOTE

1. 리모델링 공사 부분내의 감지기 철거 후 새 제품으로 교체
(기존 배관 배선 사용)
2. 기존 발신기 철거 후 새 제품으로 교체
(기존 배관 배선 사용)
3. 복도에 설치된 유도표지 철거 후 새 제품으로 교체
4. 소방기기 장비 위치는 현장에서 확인한 후 시공할 것

☁ : 기존 발신기, 감지기, 유도표지 철거후 새 제품으로 교체




1동 지상2층 소방설비평면도(변경전)

S: A3 1/150

주식회사 대 경 전 기 설 계 사 무 소
대 표 이 사 송 일 섭
건축전기설비기술사 임 대 빈
전기설계업 등록 제 서울 E-2-339
소방전기설계업 등록 마포 2008-2호
대 표 전 화 : 3 2 3 - 9 4 2 4 , 5

△		
△		
No.	Revision	Date

PROJECT TITLE	
경기창작캠퍼스 창작기획공간 조성사업 -창작스튜디오 1동	
PROJECT NO.	2415
DATE	2025. 6
DRAWN BY	
CHECKED BY	
APPROVED BY	
DRAWING NAME	
1동 지상2층 소방설비 평면도(변경전)	
SCALE	A3 : 1/150
SHEET NO.	EF-1동-105

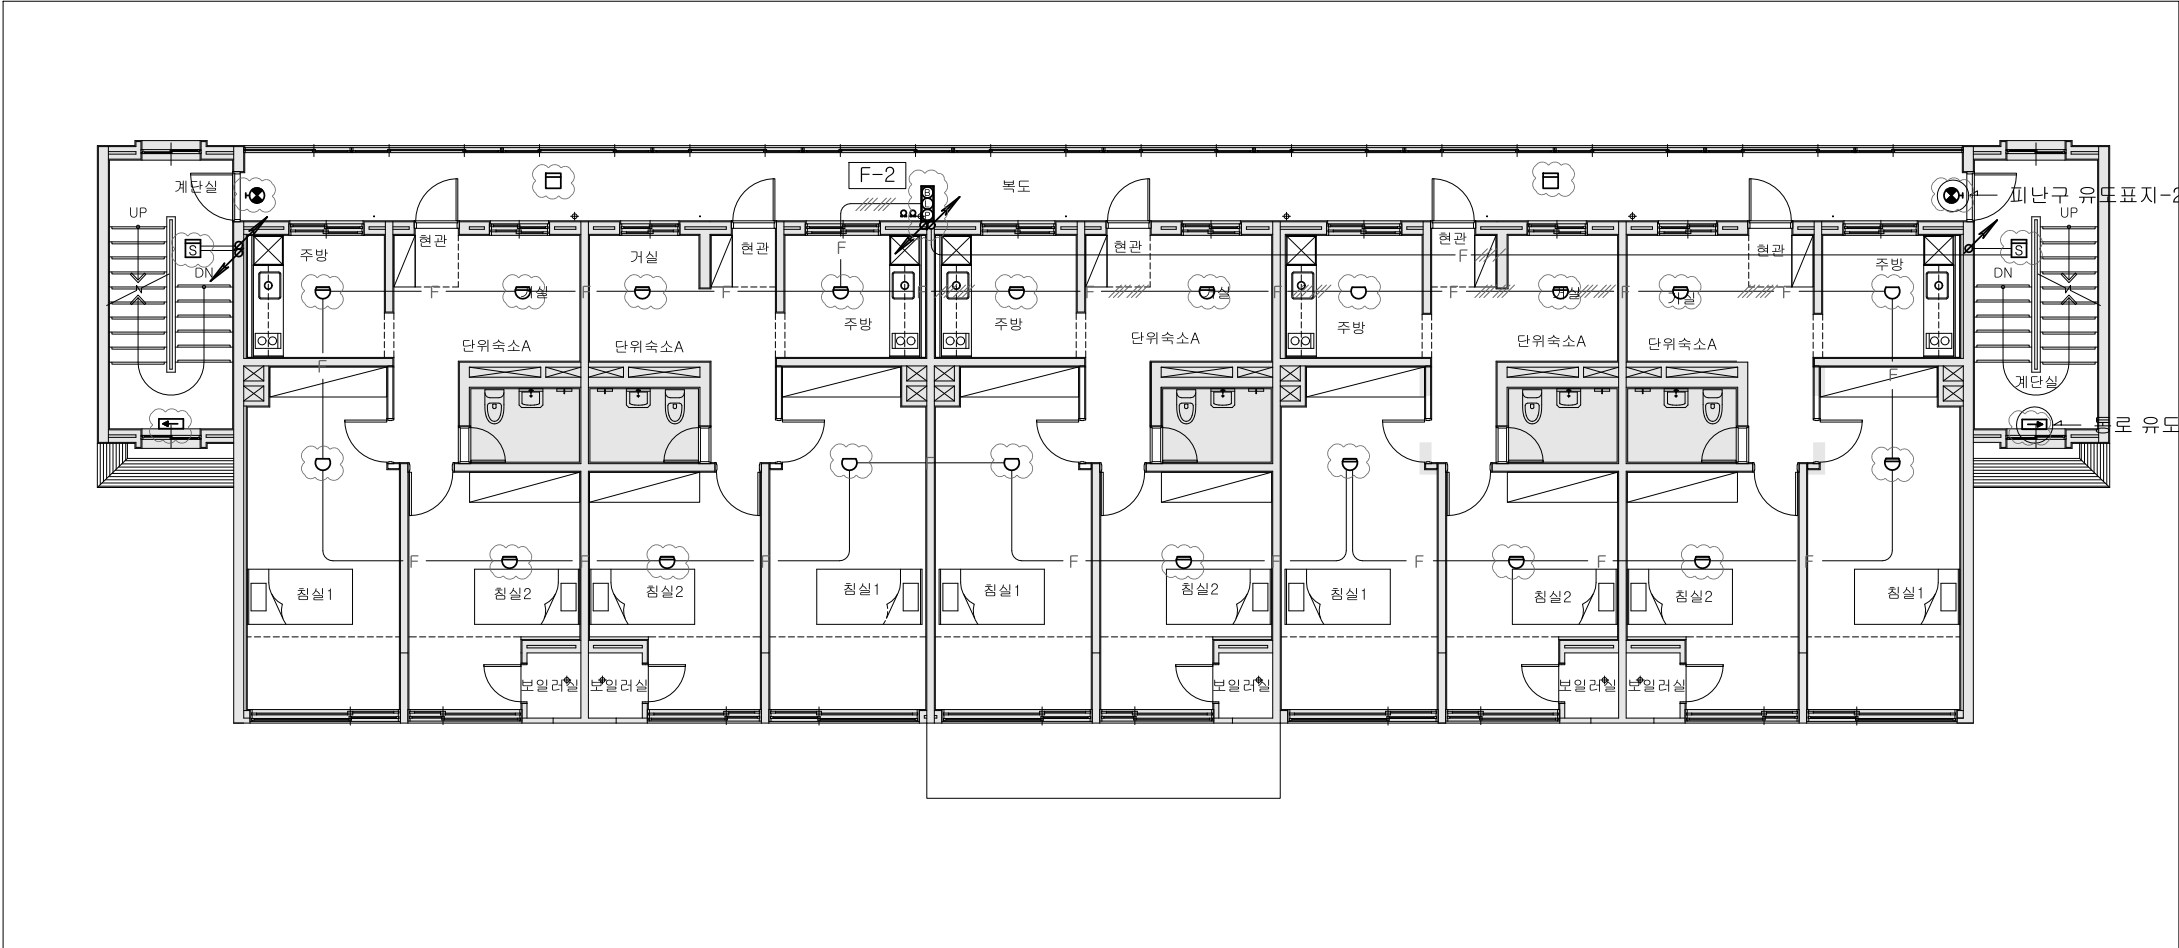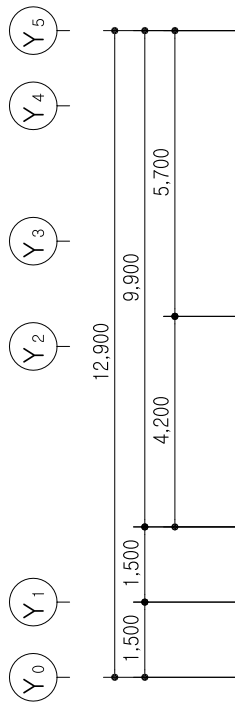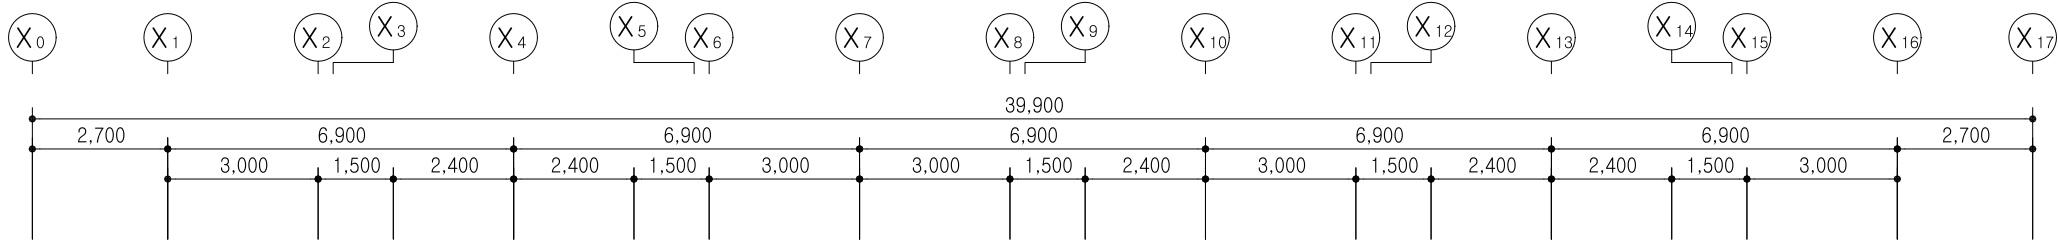

NOTE

1. 리모델링 공사 부분내의 감지기 철거 후 새 제품으로 교체
(기존 배관 배선 사용)
2. 기존 발신기 철거 후 새 제품으로 교체
(기존 배관 배선 사용)
3. 복도에 설치된 유도표지 철거 후 새 제품으로 교체
4. 소방기기 장비 위치는 현장에서 확인한 후 시공할 것

☁ : 기존 발신기, 감지기, 유도표지 철거후 새 제품으로 교체




1동 지상2층 소방설비평면도(변경후)

S: A3 1/150

주식회사 대 경 전 기 설 계 사 무 소
대 표 이 사 송 일 섭
건축전기설비기술사 임 대 빈
전기설계업 등록 제 서울 E-2-339
소방전기설계업 등록 마포 2008-2호
대 표 전 화 : 3 2 3 - 9 4 2 4 , 5

△		
△		
No.	Revision	Date

PROJECT TITLE	
경기창작캠퍼스 창작기획공간 조성사업 -창작스튜디오 1동	
PROJECT NO.	2415
DATE	2025. 6
DRAWN BY	
CHECKED BY	
APPROVED BY	
DRAWING NAME	
1동 지상2층 소방설비 평면도(변경후)	
SCALE	A3 : 1/150
SHEET NO.	EF-1동-106

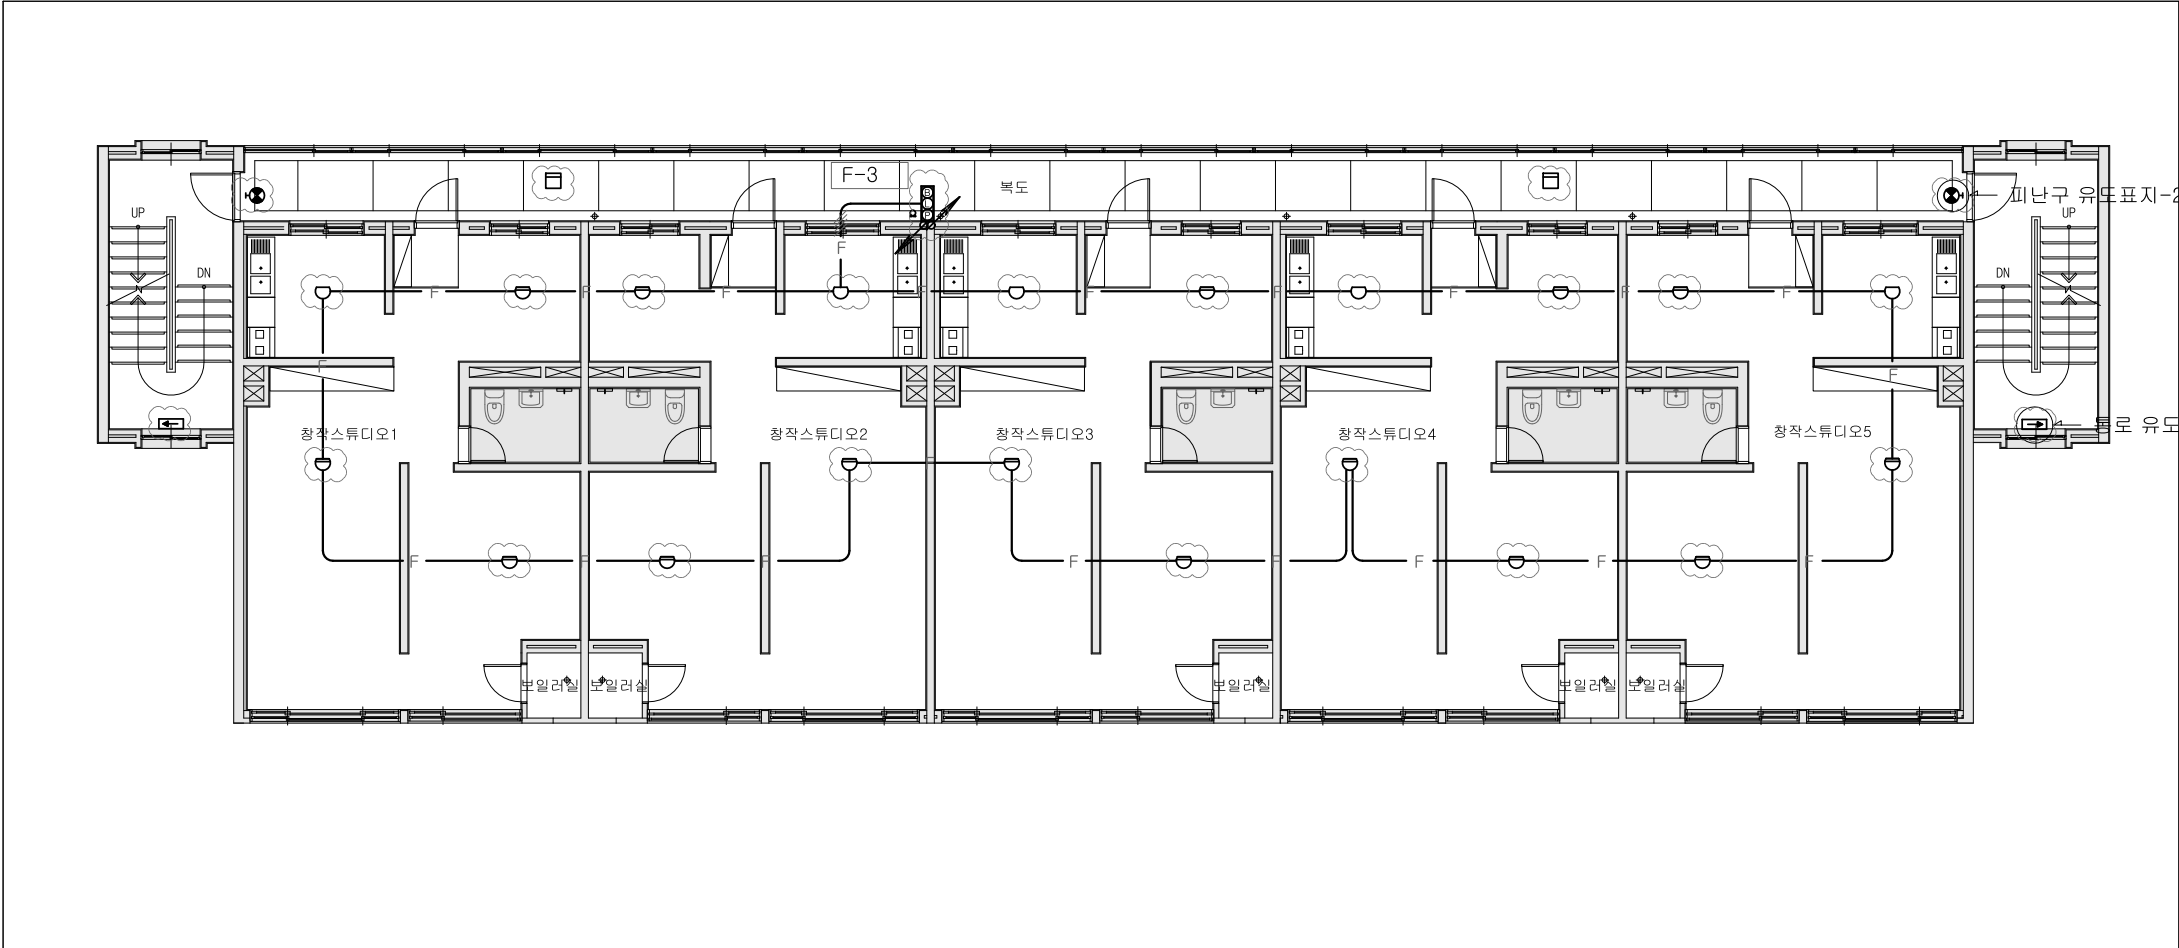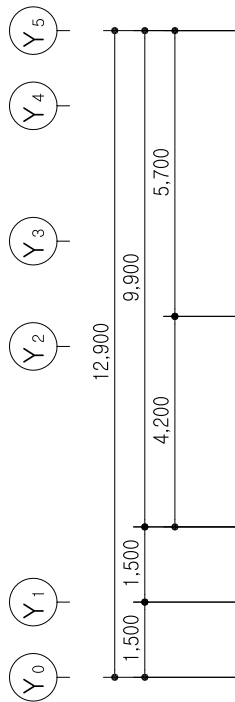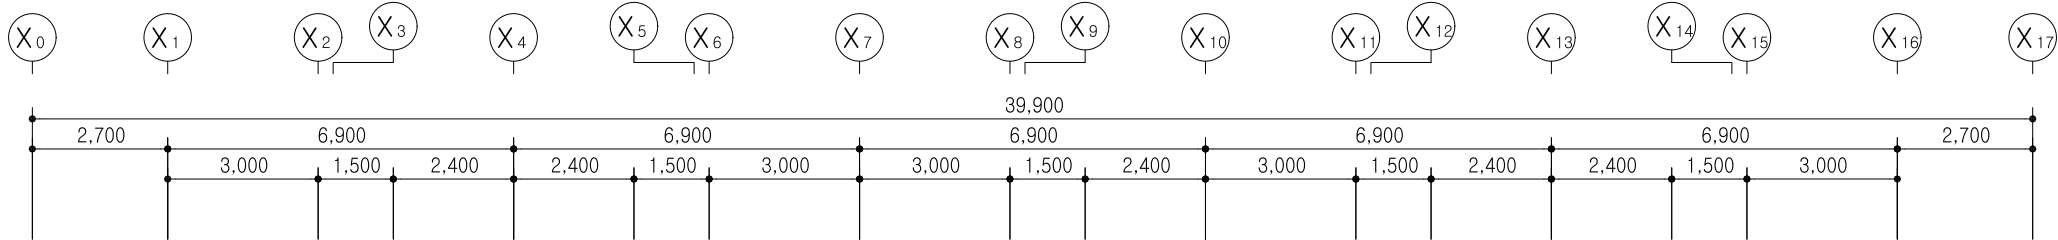

NOTE

- 1. 리모델링 공사 부분내의 감지기 철거 후 새 제품으로 교체
(기존 배관 배선 사용)
- 2. 기존 발신기 철거 후 새 제품으로 교체
(기존 배관 배선 사용)
- 3. 복도에 설치된 유도표지 철거 후 새 제품으로 교체
- 4. 소방기기 장비 위치는 현장에서 확인한 후 시공할 것

☁ : 기존 발신기, 감지기, 유도표지 철거후 새 제품으로 교체




1동 지상3층 소방설비평면도(변경전)

S: A3 1/150

주식회사 대경전기설계사무소
대표이사 송일섭
건축전기설비기술사 임대빈
전기설계업 등록제 서울 E-2-339
소방전기설계업 등록 마포 2008-2호
대표전화 : 323-9424, 5

△		
△		
No.	Revision	Date

PROJECT TITLE	
경기창작캠퍼스 창작기획공간 조성사업 -창작스튜디오 1동	
PROJECT NO.	2415
DATE	2025.6
DRAWN BY	
CHECKED BY	
APPROVED BY	
DRAWING NAME	
1동 지상3층 소방설비 평면도(변경전)	
SCALE	A3 : 1/150
SHEET NO.	EF-1동-107

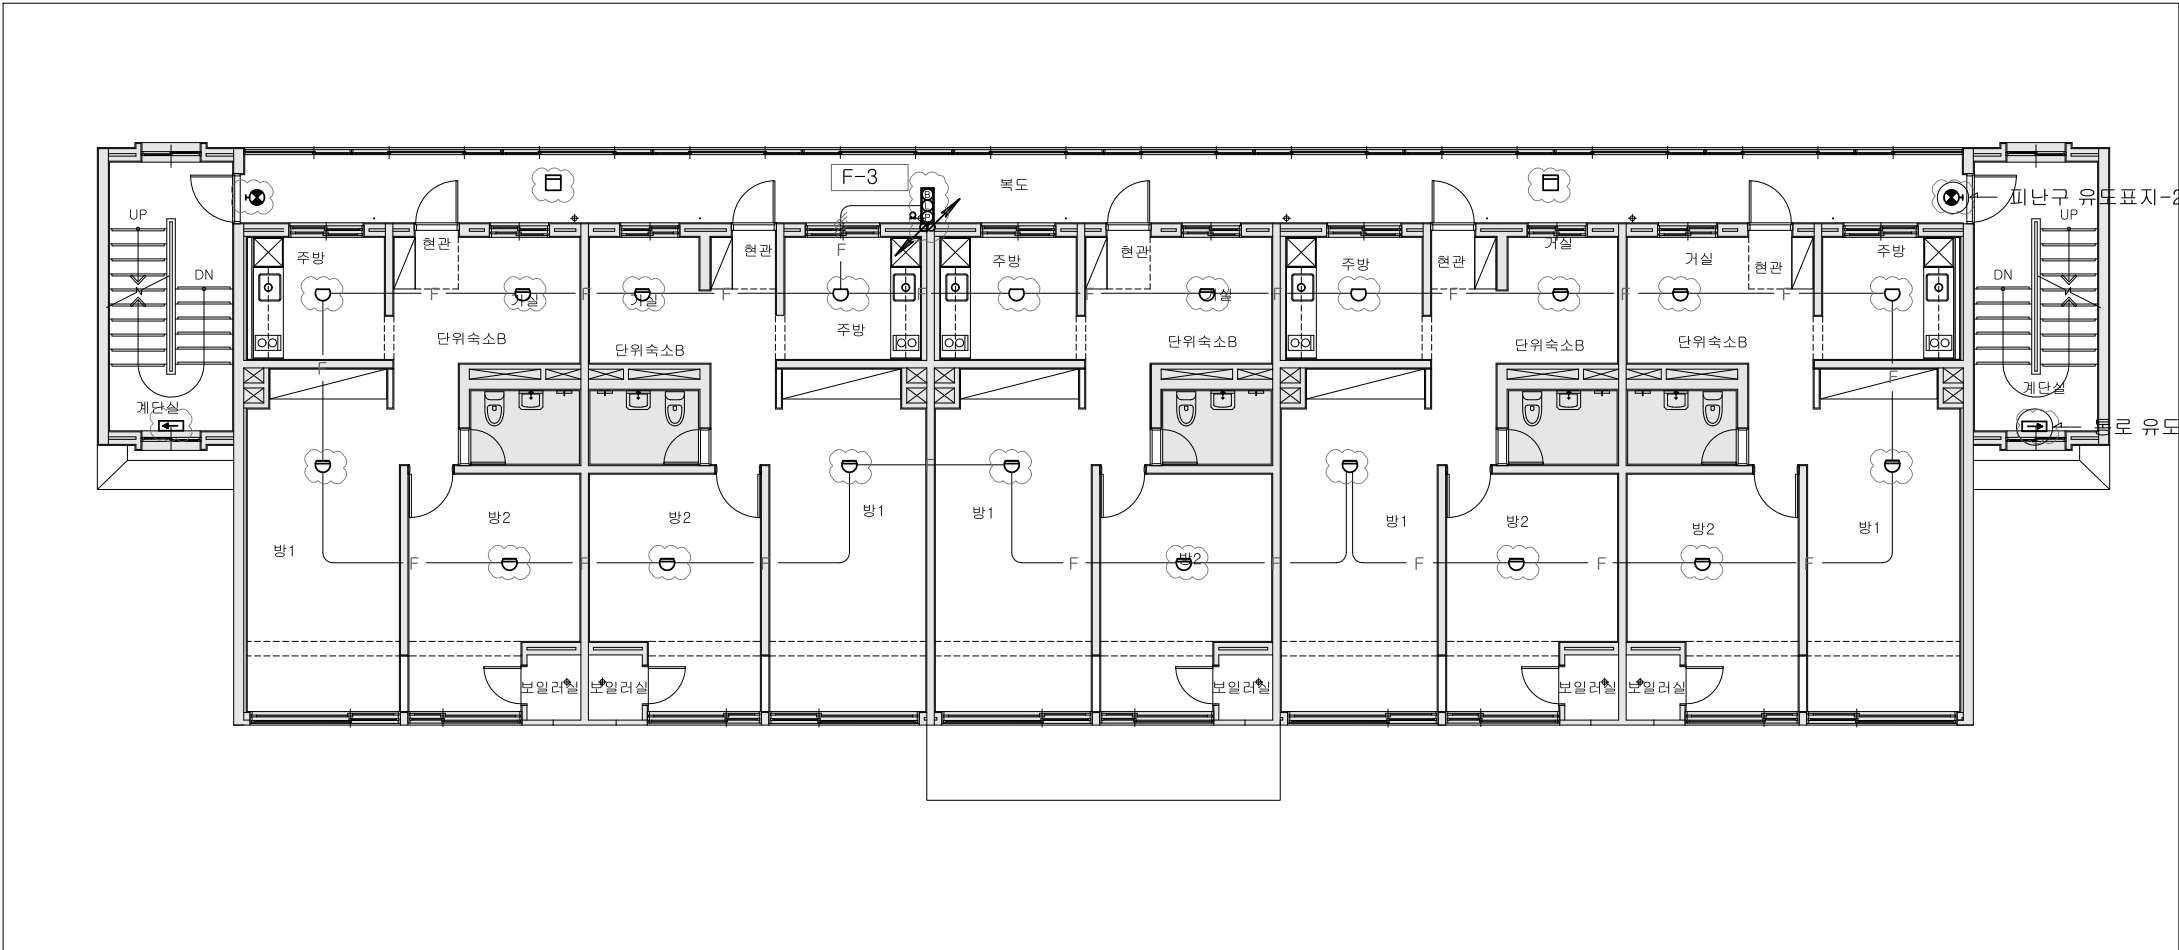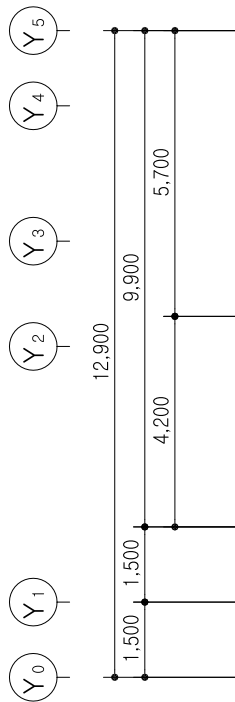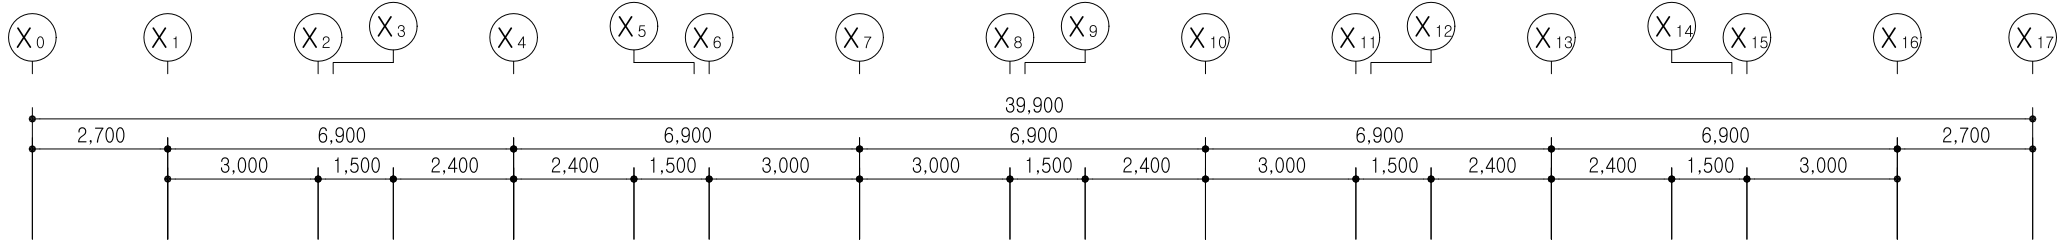

NOTE

1. 리모델링 공사 부분내의 감지기 철거 후 새 제품으로 교체
(기존 배관 배선 사용)
2. 기존 발신기 철거 후 새 제품으로 교체
(기존 배관 배선 사용)
3. 복도에 설치된 유도표지 철거 후 새 제품으로 교체
4. 소방기기 장비 위치는 현장에서 확인한 후 시공할 것

: 기존 발신기, 감지기, 유도표지 철거후 새 제품으로 교체

1동 지상3층 소방설비평면도(변경후)

S: A3 1/150

주식회사 대 경 전 기 설 계 사 무 소
대 표 이 사 송 일 섭
건축전기설비기술사 임 대 빈
전기설계업 등록 제 서울 E-2-339
소방전기설계업 등록 마포 2008-2호
대 표 전 화 : 3 2 3 - 9 4 2 4 , 5

△		
△		
No.	Revision	Date

PROJECT TITLE
경기창작캠퍼스
창작기획공간 조성사업
-창작스튜디오 1동

PROJECT NO. 2415

DATE 2025. 6

DRAWN BY

CHECKED BY

APPROVED BY




DRAWING NAME

1동 지상3층
소방설비 평면도(변경후)

SCALE A3 : 1/150

SHEET NO.

EF-1동-108

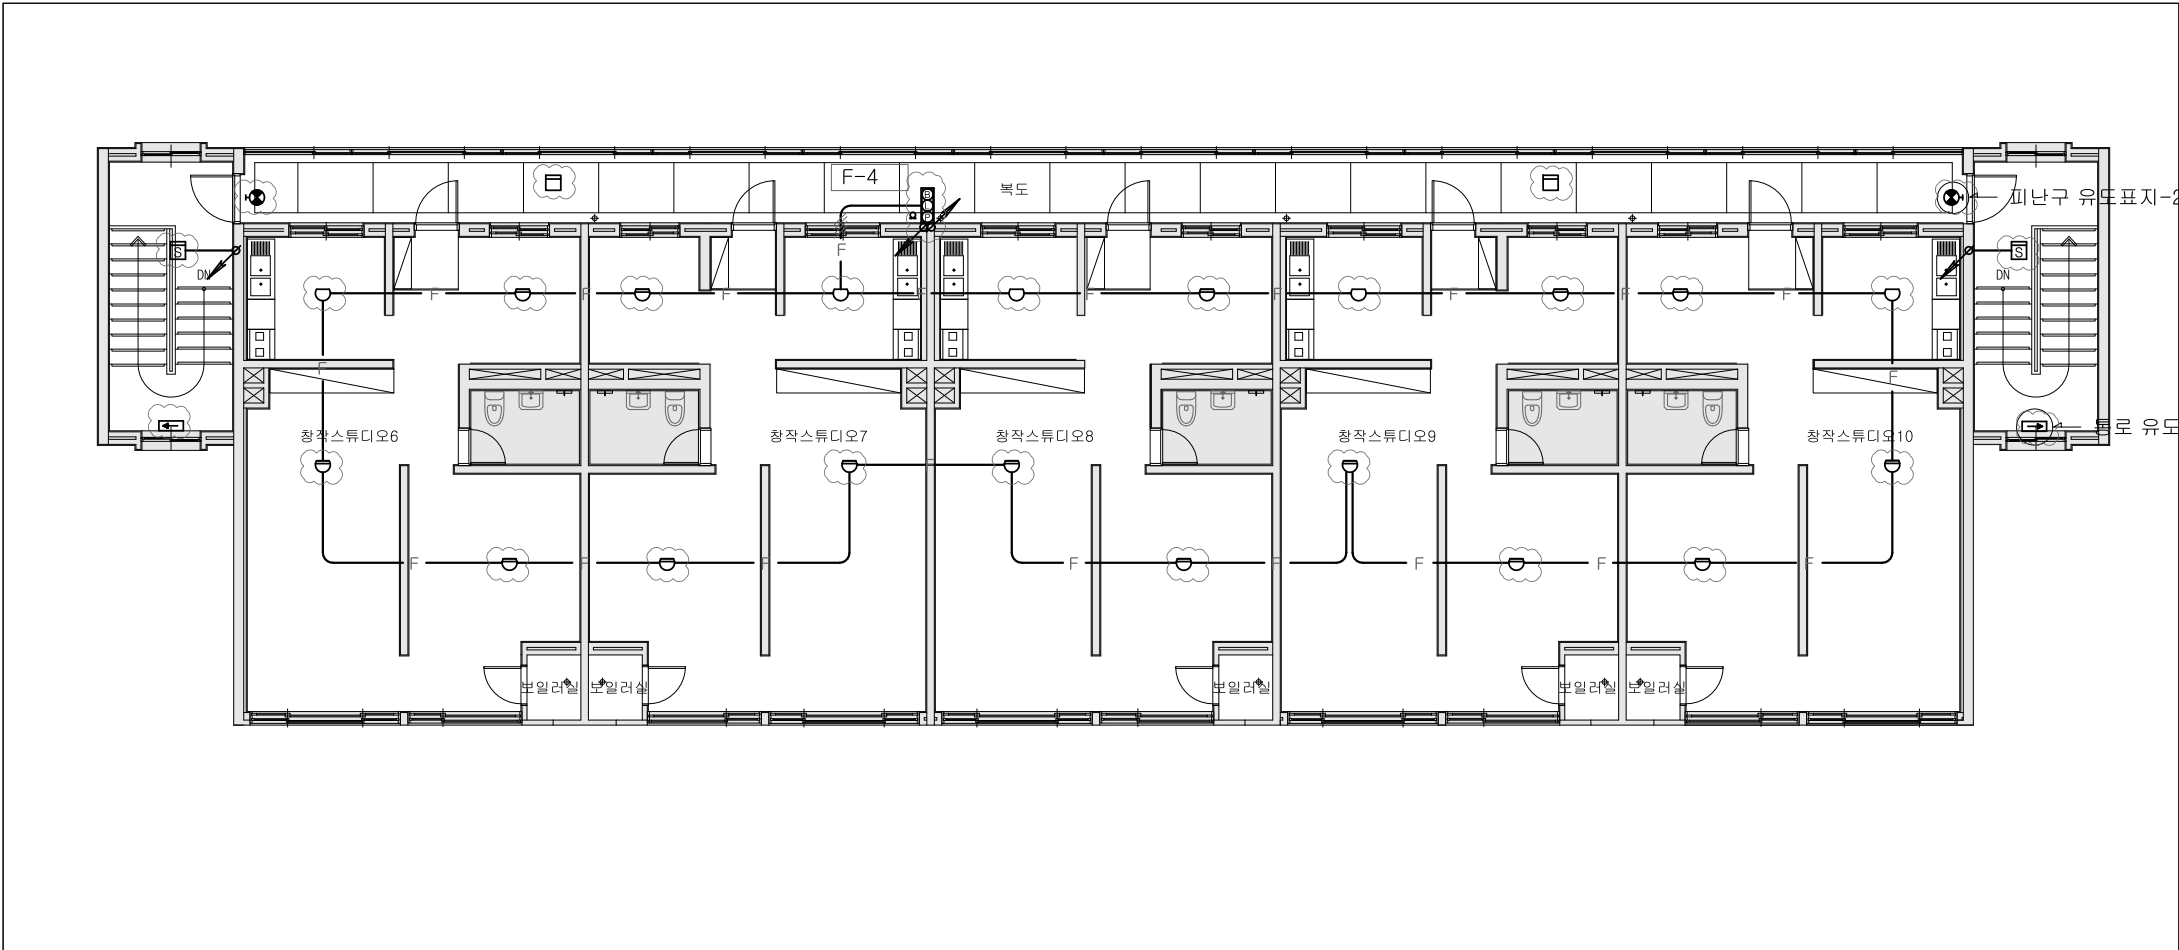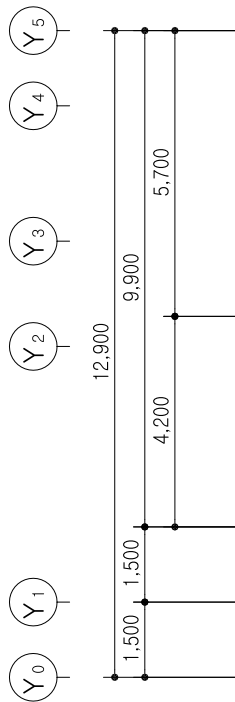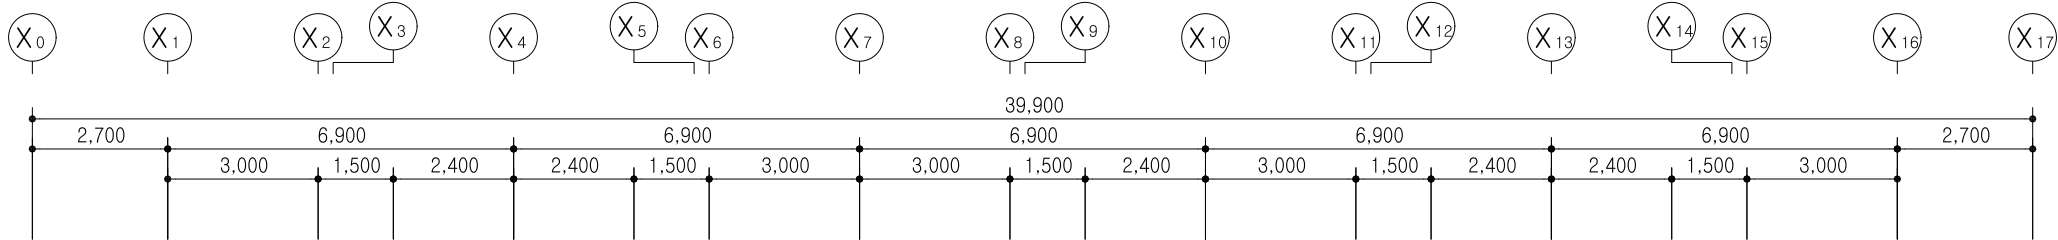

NOTE

1. 리모델링 공사 부분내의 감지기 철거 후 새 제품으로 교체
(기존 배관 배선 사용)
2. 기존 발신기 철거 후 새 제품으로 교체
(기존 배관 배선 사용)
3. 복도에 설치된 유도표지 철거 후 새 제품으로 교체
4. 소방기기 장비 위치는 현장에서 확인한 후 시공할 것

☁ : 기존 발신기, 감지기, 유도표지 철거후 새 제품으로 교체

1동 지상4층 소방설비평면도(변경전)

S: A3 1/150

주식회사 대경전기설계사무소
대표이사 송일섭
건축전기설비기술사 임대빈
전기설계업 등록제 서울 E-2-339
소방전기설계업 등록 마포 2008-2호
대표전화 : 323-9424, 5

△		
△		
No.	Revision	Date




PROJECT TITLE	
경기창작캠퍼스 창작기획공간 조성사업 -창작스튜디오 1동	
PROJECT NO.	2415
DATE	2025. 6
DRAWN BY	
CHECKED BY	
APPROVED BY	
DRAWING NAME	
1동 지상4층 소방설비 평면도(변경전)	
SCALE	A3 : 1/150
SHEET NO.	EF-1동-109

DESIGN

공명
건축사사무소

GONGMYUNG ARCHITECTURAL & URBAN DESIGN

* NOTE

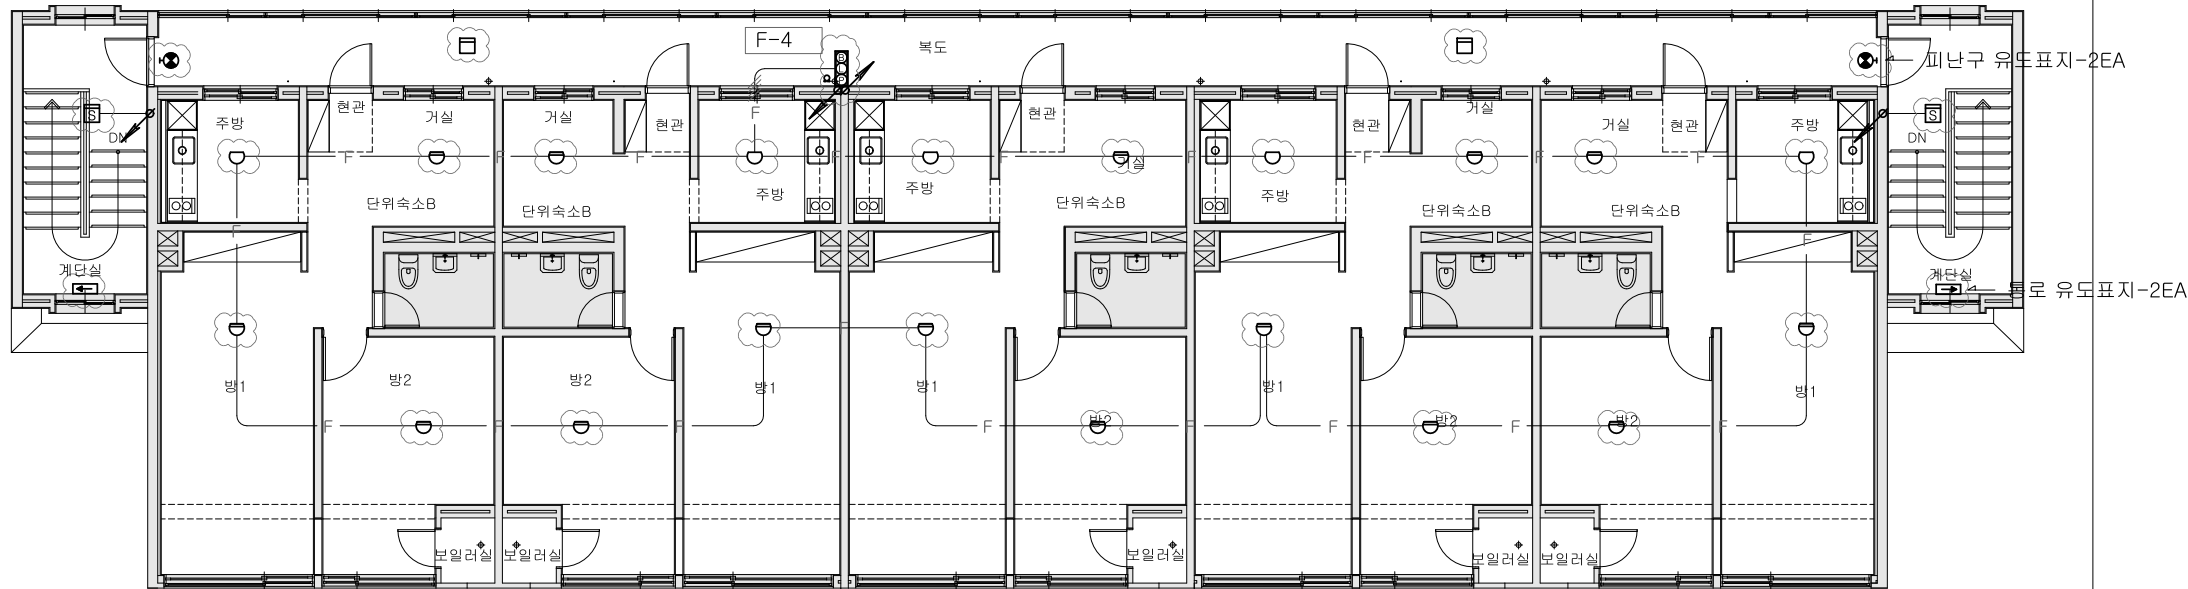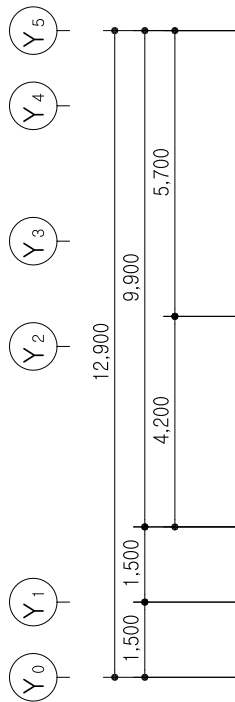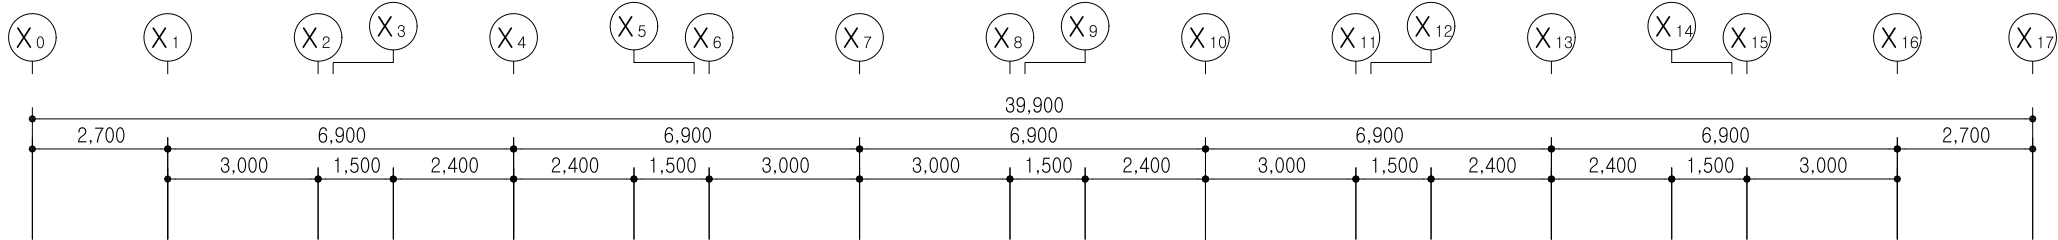

NOTE

1. 리모델링 공사 부분내의 감지기 철거 후 새 제품으로 교체
(기존 배관 배선 사용)
2. 기존 발신기 철거 후 새 제품으로 교체
(기존 배관 배선 사용)
3. 복도에 설치된 유도표지 철거 후 새 제품으로 교체
4. 소방기기 장비 위치는 현장에서 확인한 후 시공할 것

 : 기존 발신기, 감지기, 유도표지 철거후 새 제품으로 교체

1동 지상4층 소방설비평면도(변경후)

S: A3 1/150

주식회사 대경전기설계사무소
대표이사 송일섭
건축전기설비기술사 임대빈
전기설계업 등록제 서울 E-2-339
소방전기설계업 등록 마포 2008-2호
대표전화 : 323-9424, 5

		
		
No.	Revision	Date

PROJECT TITLE
경기창작캠퍼스
창작기획공간 조성사업
-창작스튜디오 1동

PROJECT NO. 2415

DATE 2025. 6

DRAWN BY

CHECKED BY

APPROVED BY



DRAWING NAME

1동 지상4층
소방설비 평면도(변경후)

SCALE A3 : 1/150

SHEET NO.

EF-1동-105

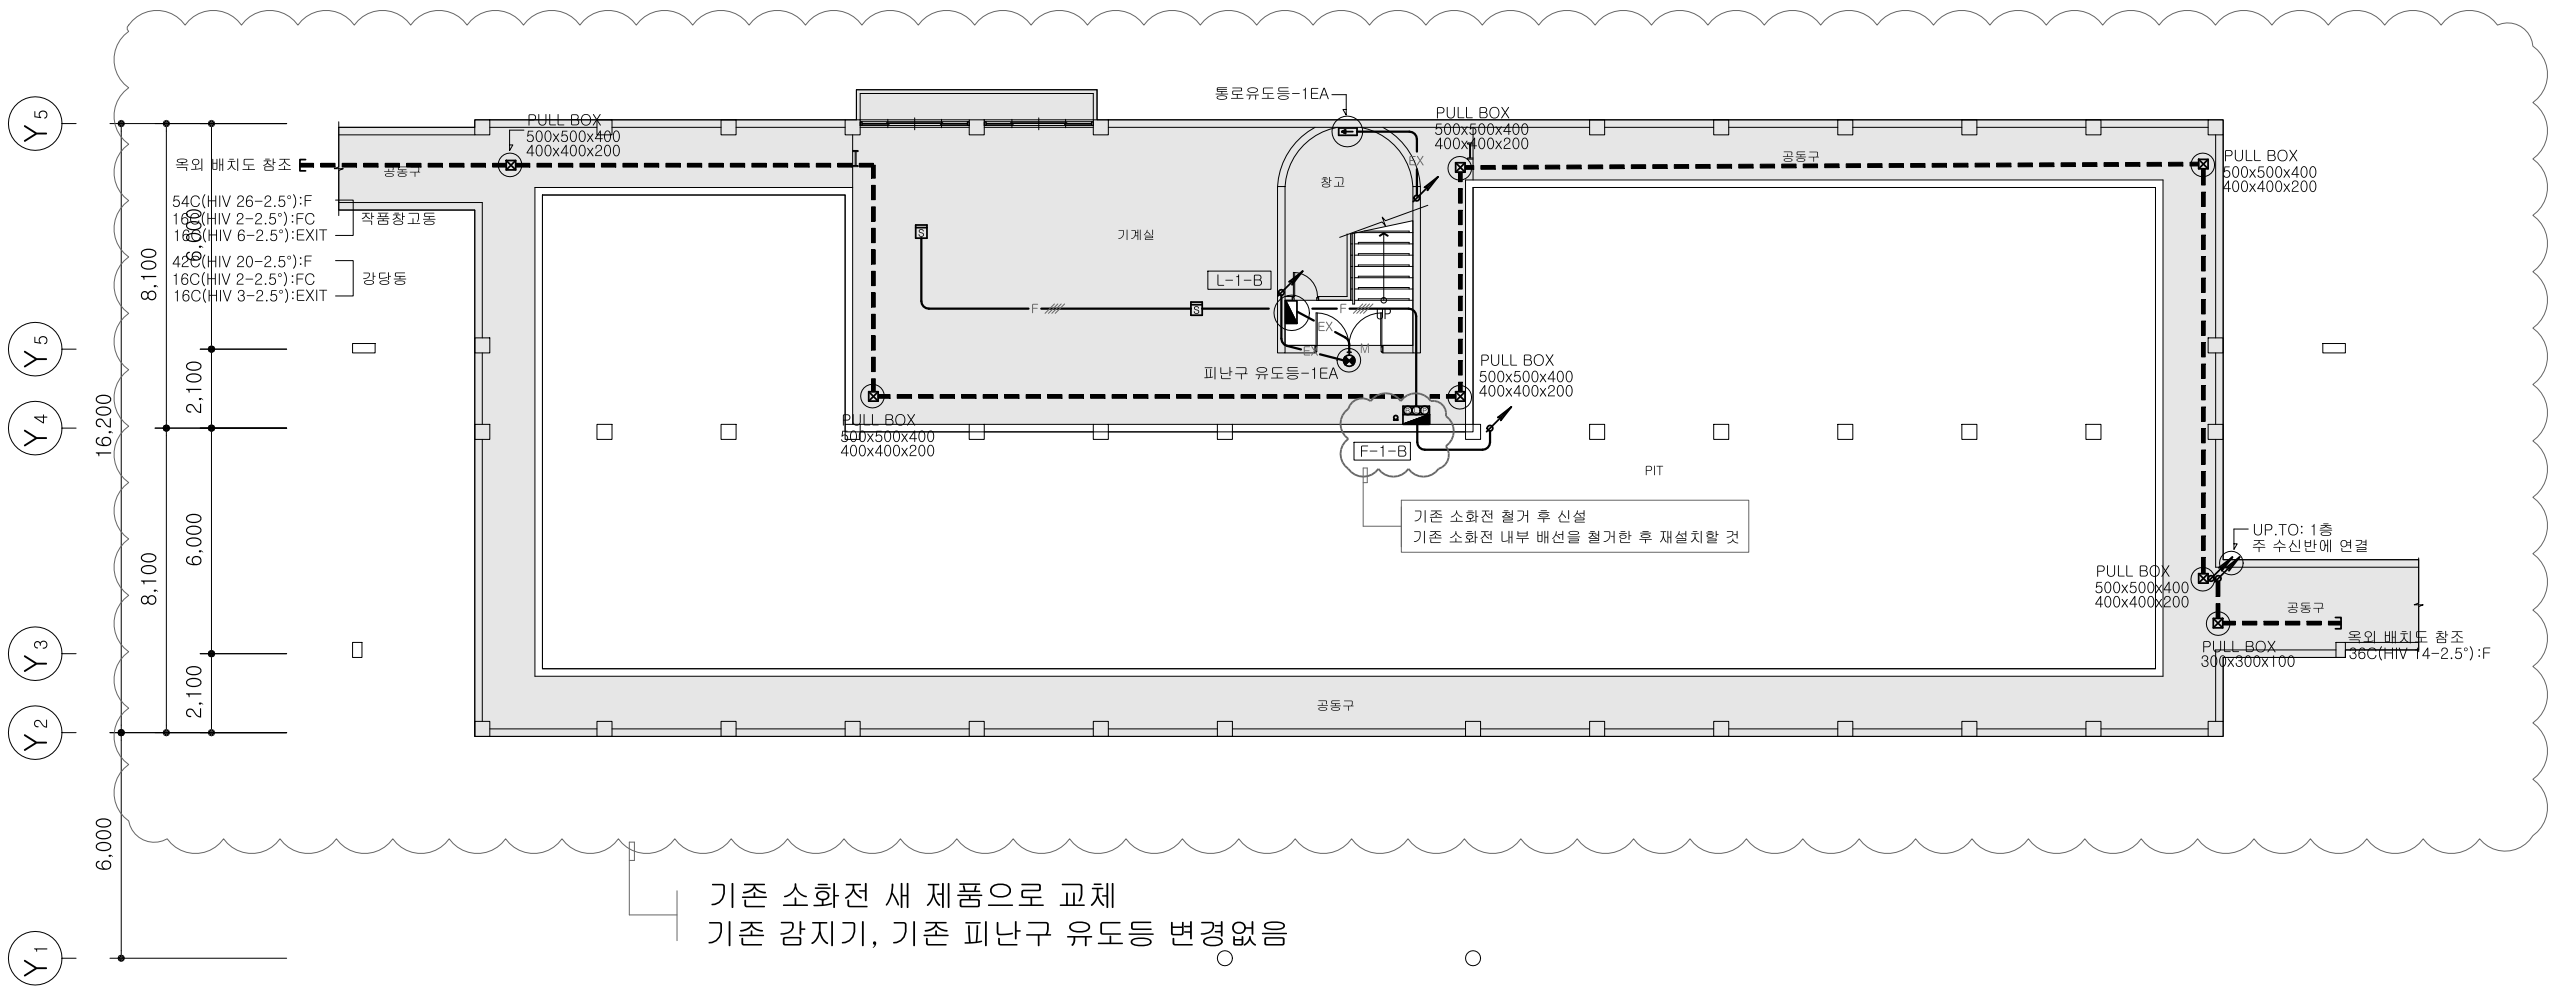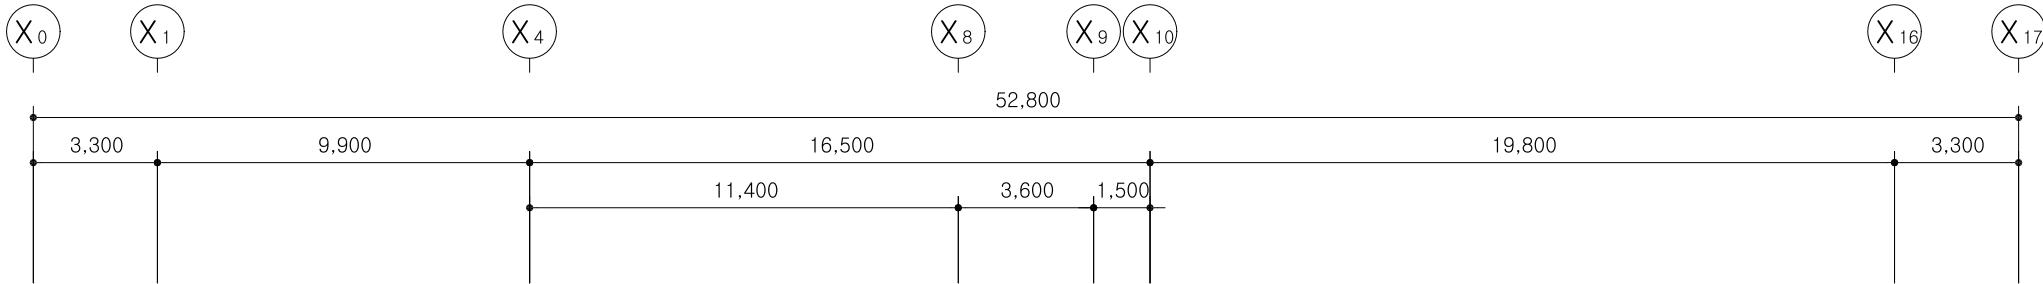

기존 소화전 새 제품으로 교체
기존 감지기, 기존 피난구 유도등 변경없음

2동 지하1층 소방설비 평면도(변경전)
S: A3 1/200

주식회사 대경전기설계사무소
대표이사 송일섭
건축전기설비기술사 임대빈
전기설계업 등록제 서울 E-2-339
소방전기설계업 등록마포 2008-2호
대표전화 : 323-9424, 5

△		
△		
No.	Revision	Date

PROJECT TITLE	
경기창작캠퍼스 창작기획공간 조성사업 -창작스튜디오 2동	
PROJECT NO.	2501
DATE	2025. 6
DRAWN BY	
CHECKED BY	
APPROVED BY	
DRAWING NAME	
2동 지하1층 소방설비 평면도(변경전)	
SCALE	A3 : 1/200
SHEET NO.	EF-2동-101

		
		
No.	Revision	Date

PROJECT TITLE
경기창작캠퍼스
창작기회공간 조성사업
-창작스튜디오 2동

PROJECT NO.	2501
-------------	------

DATE	2025.6
------	--------

DRAWN BY

CHECKED BY _____

APPROVED BY _____

DRAWING NAME


2도 지하1층

소방설비 평면도(변경후)

SCALE $A_2 : 1/200$



SHEET NO.

EF-2동-102

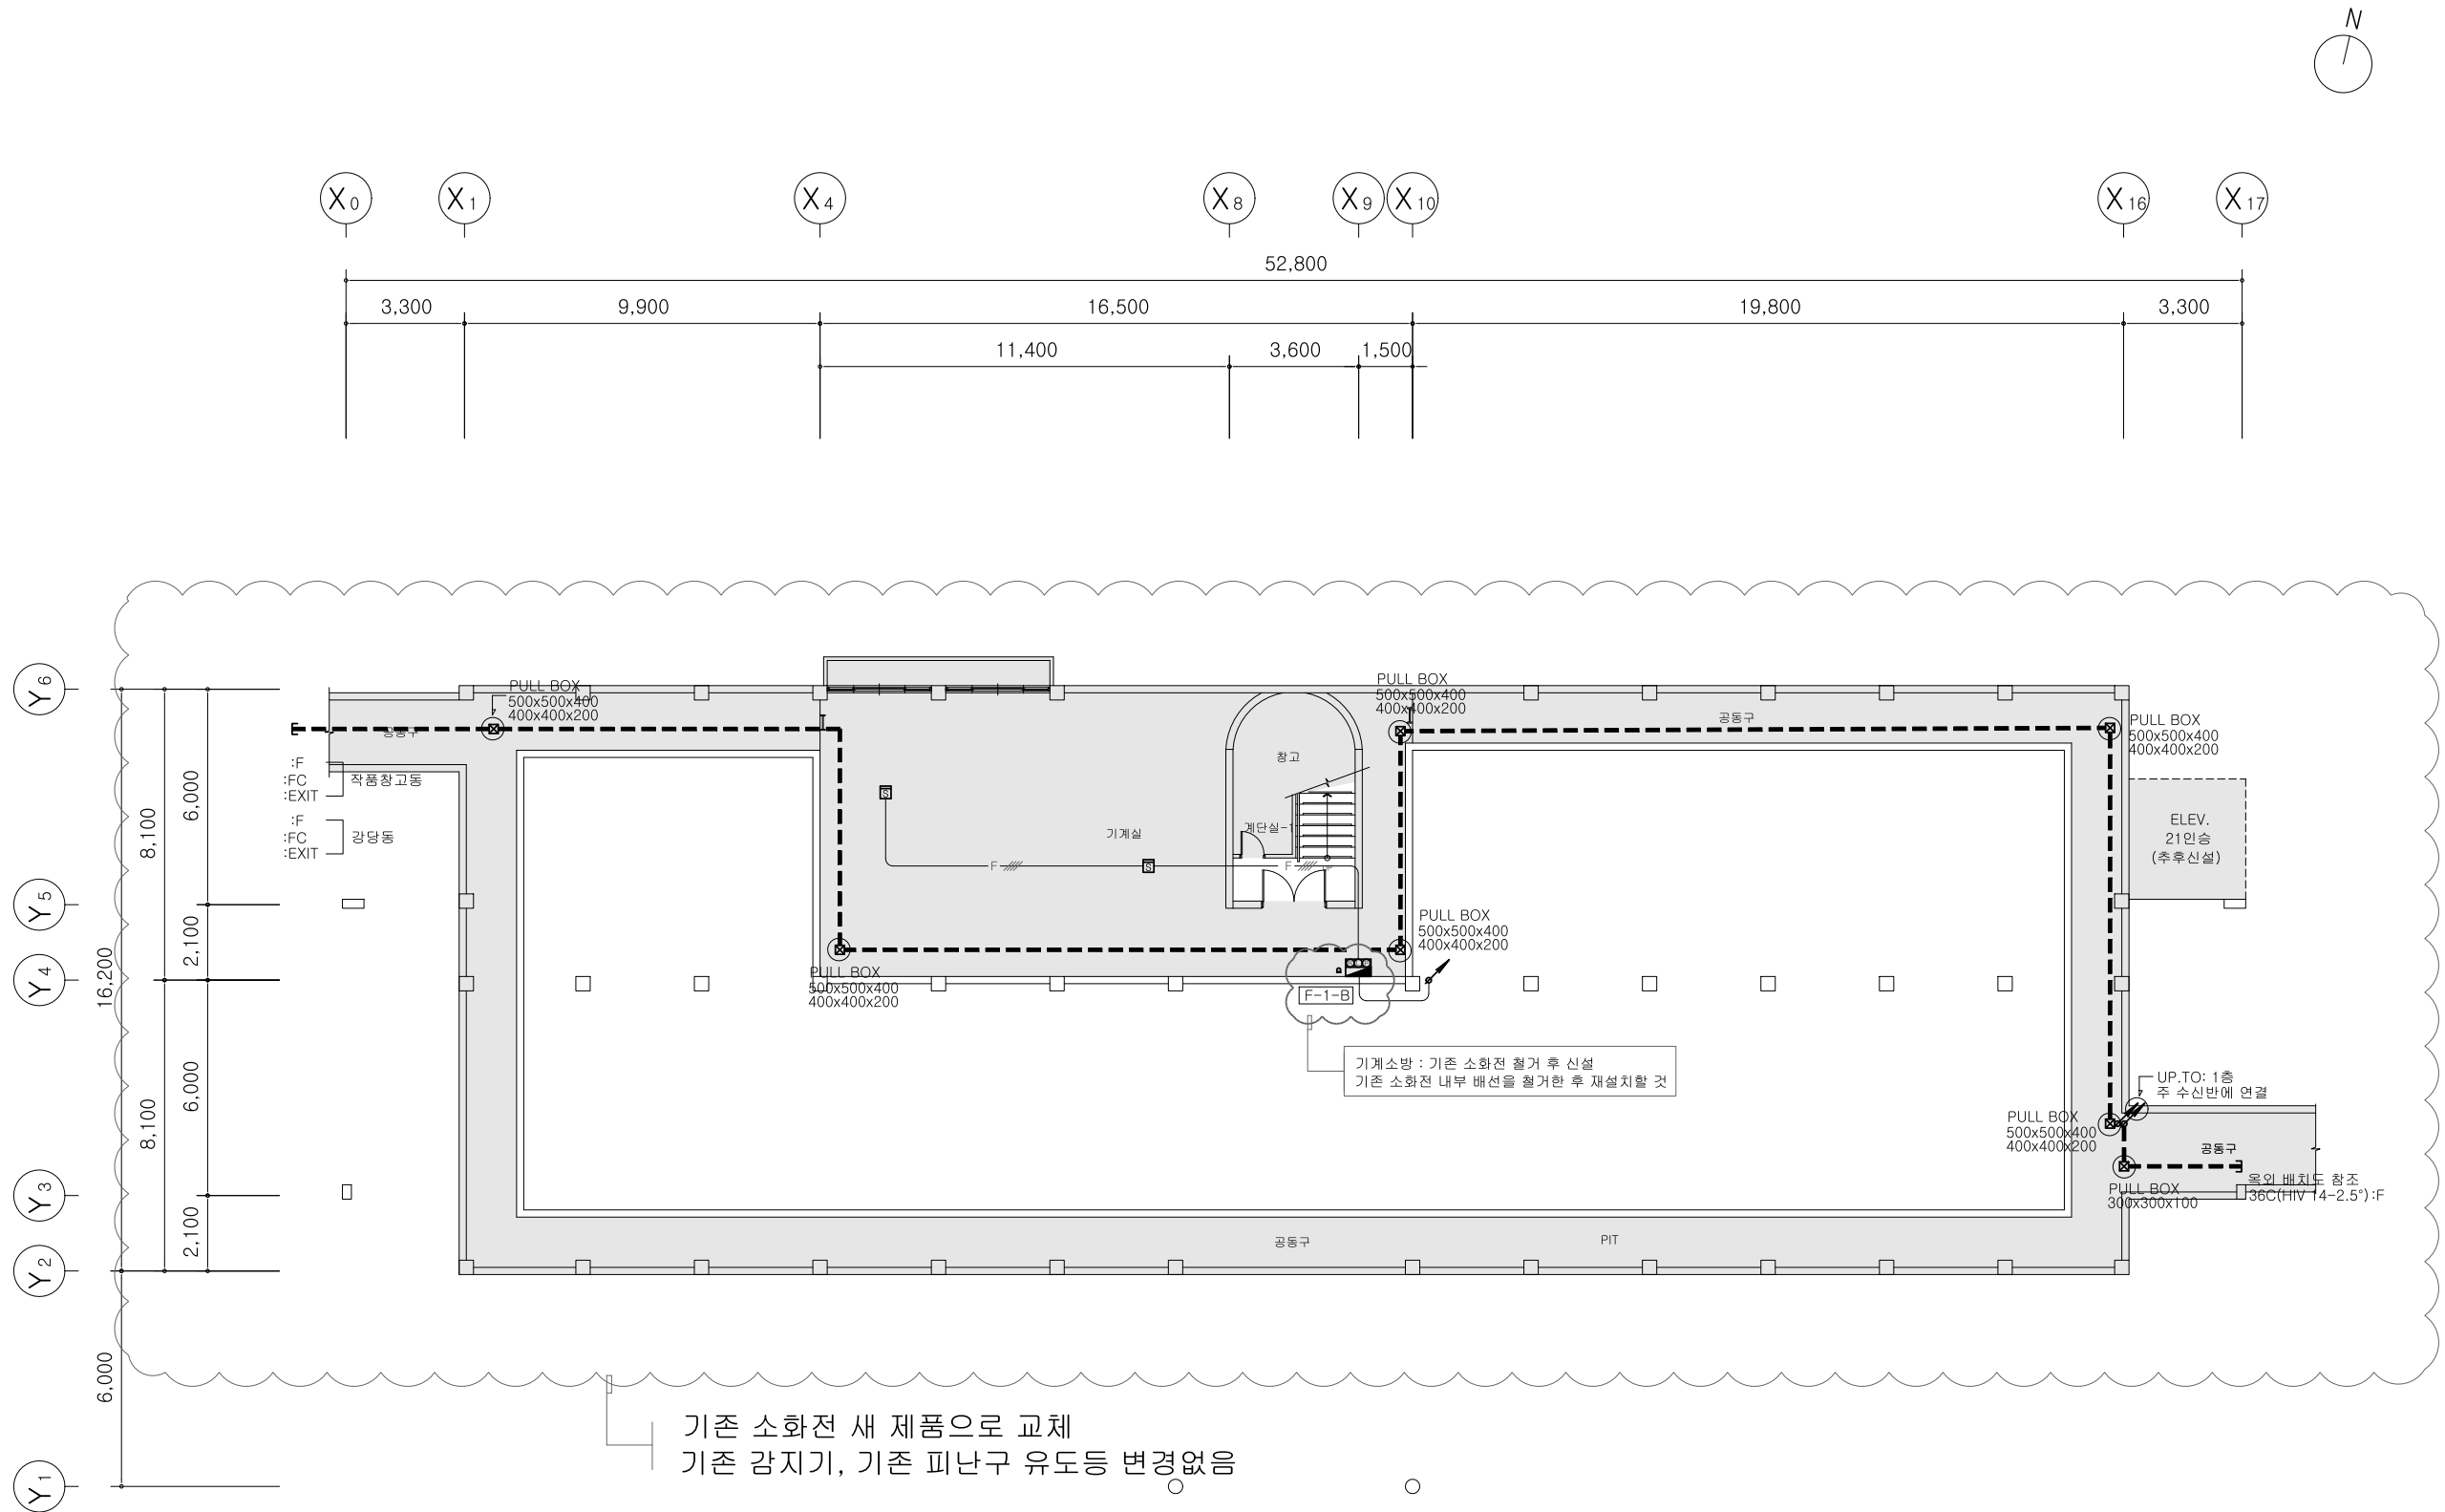

주식회사 대 경 전 기 설 계 사 무 소
대 표 이 사 송 일 섭
건축전기설비기술사 임 대 빈
전기설계업 등록 제 서울 E-2-339
소방전기설계업 등록 마포 2008-2호
대 표 전 화 : 3 2 3 - 9 4 2 4 , 5

2동 지하1층 소방설비 평면도(변경후)
S: A3 1/200

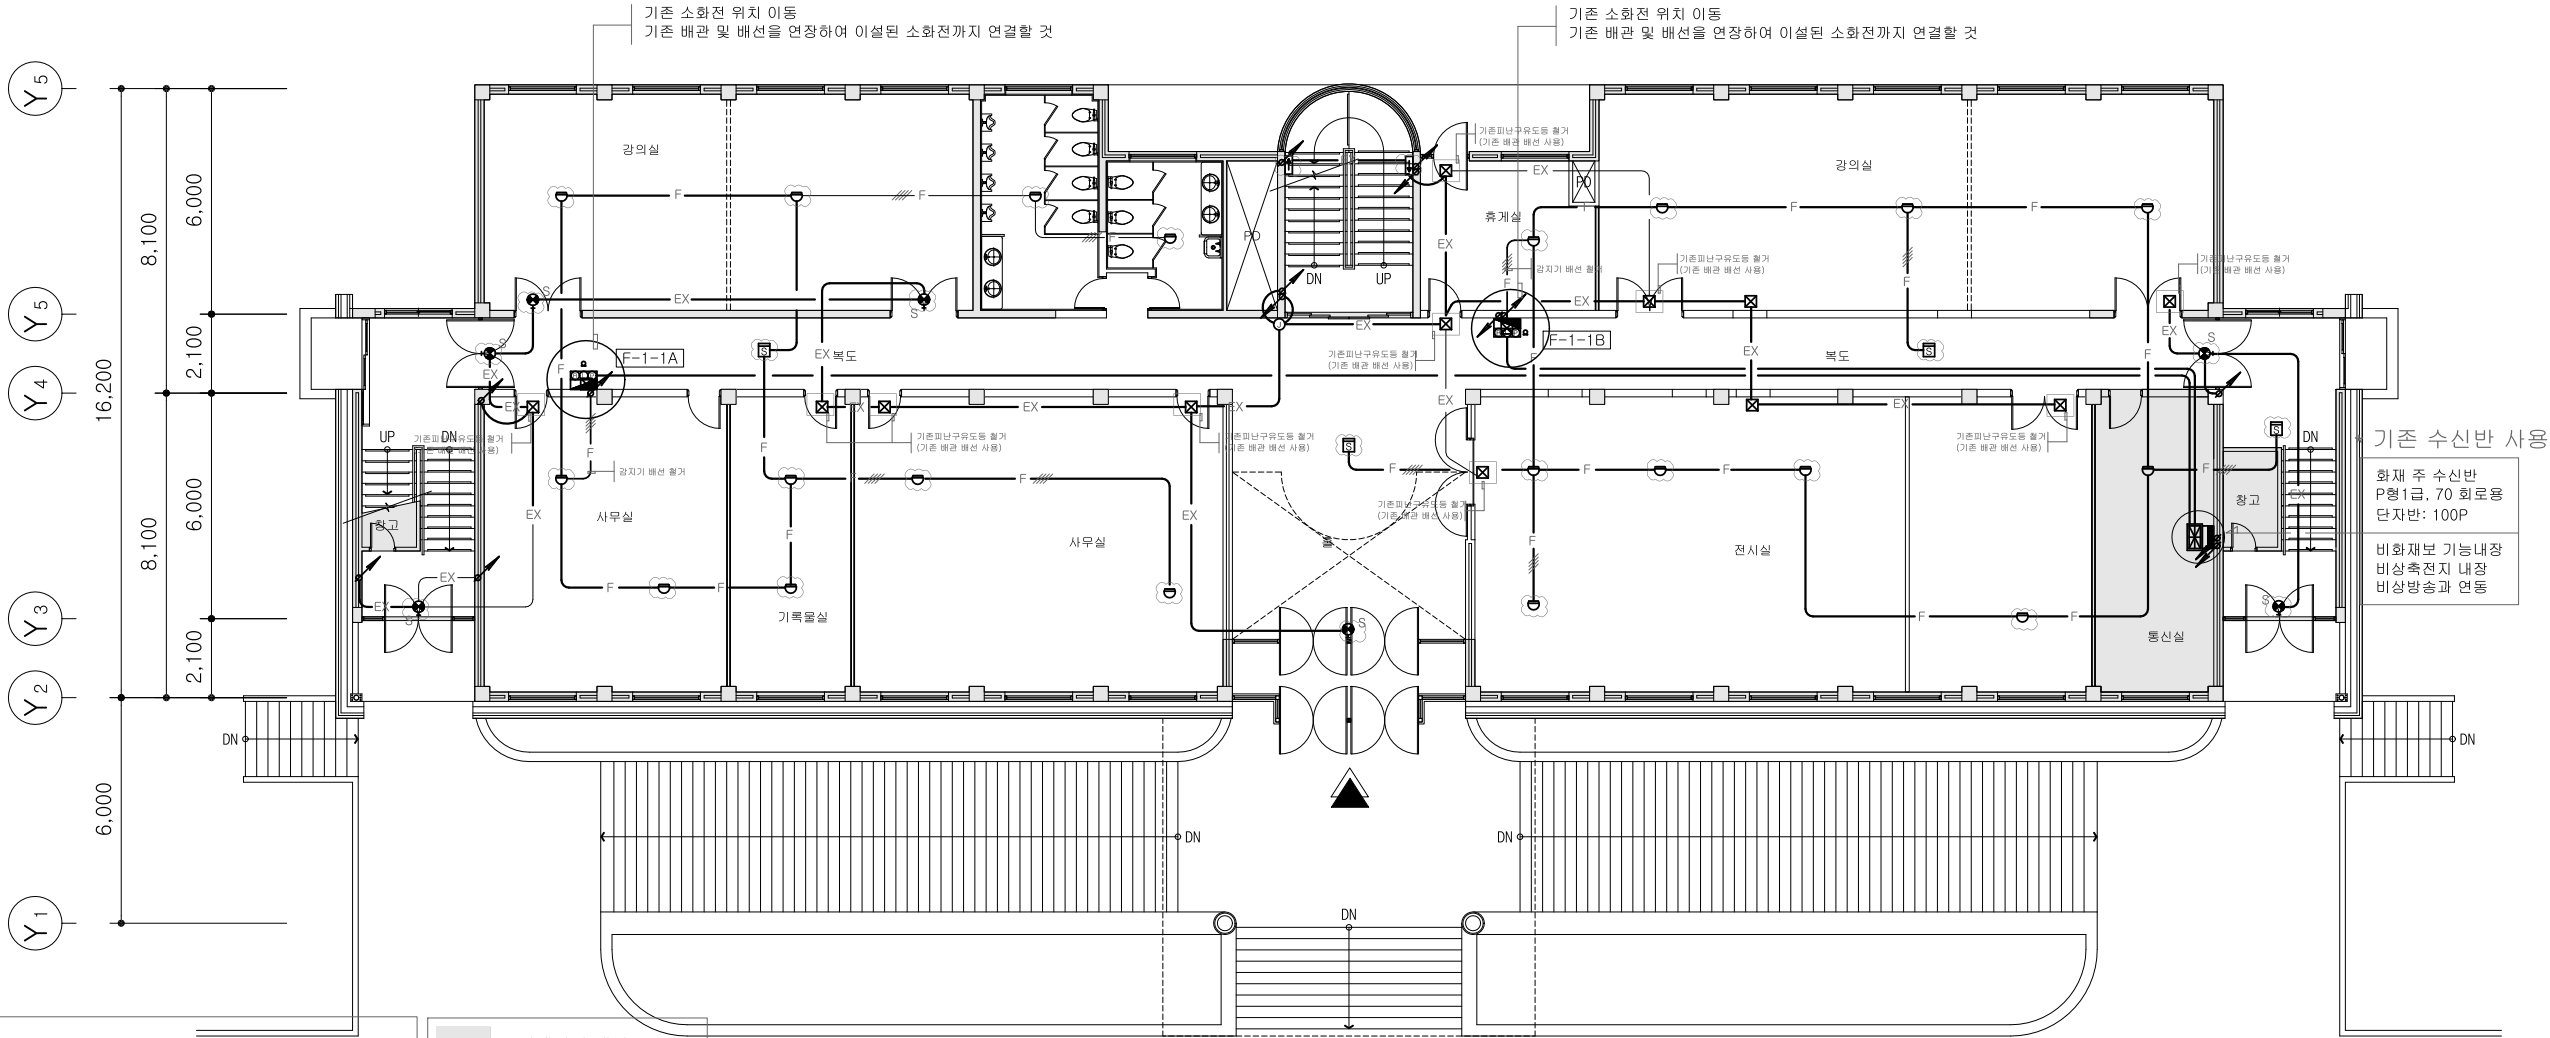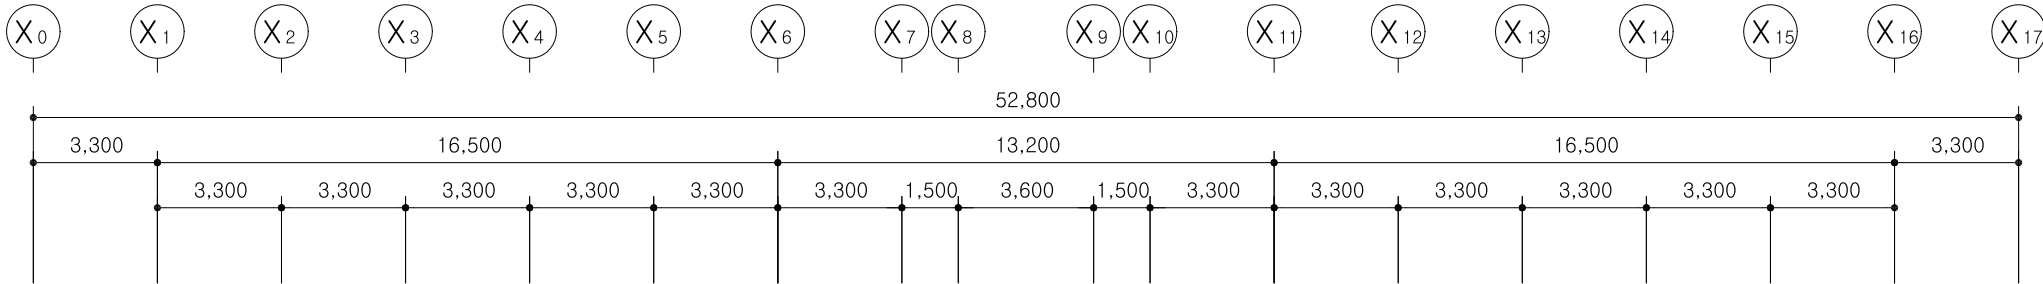



- NOTE
1. 리모델링 공사 부분내의 감지기, 피난구 유도등 철거 후 새 제품으로 교체 (기존 배관 배선 사용)
 2. 지하1층 기존 소화전 새 제품으로 교체
 3. 1층 기존 소화전 이설
 4. 2층, 3층 기존 소화전 사용 (변경 없음) (기존 배관 배선 사용)
 5. 2층, 3층 기존 방화셔터 제어반 사용 (변경없음) (기존 배관 배선 사용)
 5. 소방기기 장비 위치는 현장에서 확인한 후 시공할 것
- ☁ : 기존 감지기, 피난구 유도등 철거후 새 제품으로 교체
- : 기존 배관 배선 사용

설계변경 제외부분

2동 지상1층 소방설비 평면도(변경전)
S: A3 1/200

주식회사 대 경 전 기 설 계 사 무 소
대 표 이 사 송 일 섭
건축전기설비기술사 임 대 빈
전기설계업 등록 제 서울 E-2-339
소방전기설계업 등록 마포 2008-2호
대 표 전 화 : 3 2 3 - 9 4 2 4 , 5

△		
△		
No.	Revision	Date
PROJECT TITLE		
경기창작캠퍼스 창작기획공간 조성사업 -창작스튜디오 2동		
PROJECT NO.		
2501		
DATE		
2025. 6		
DRAWN BY		
CHECKED BY		
APPROVED BY		
DRAWING NAME		
2동 지상1층 소방설비 평면도(변경전)		
SCALE		
A3 : 1/200		
SHEET NO.		
EF-2동-103		

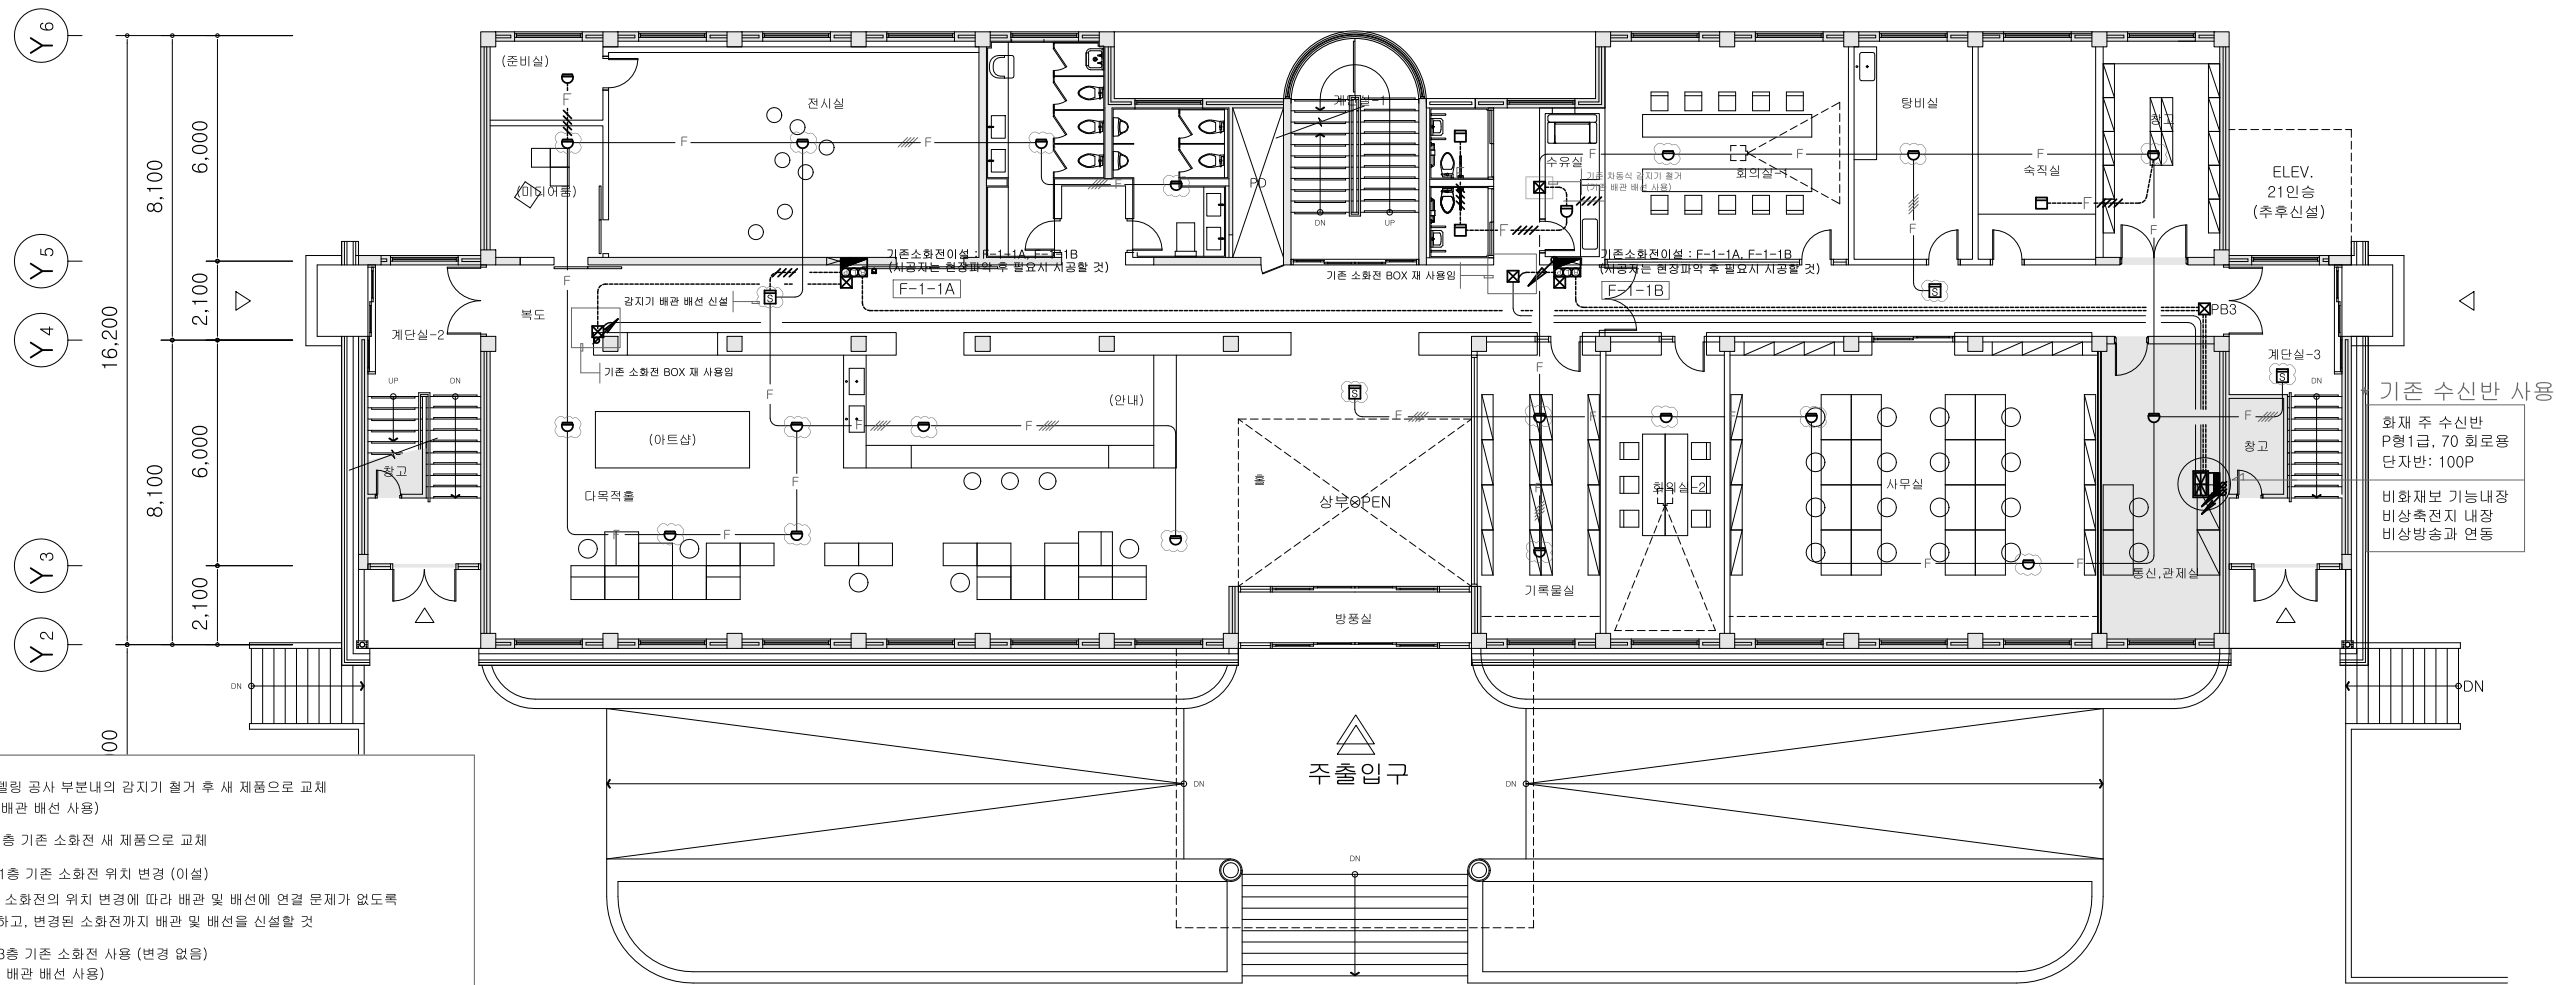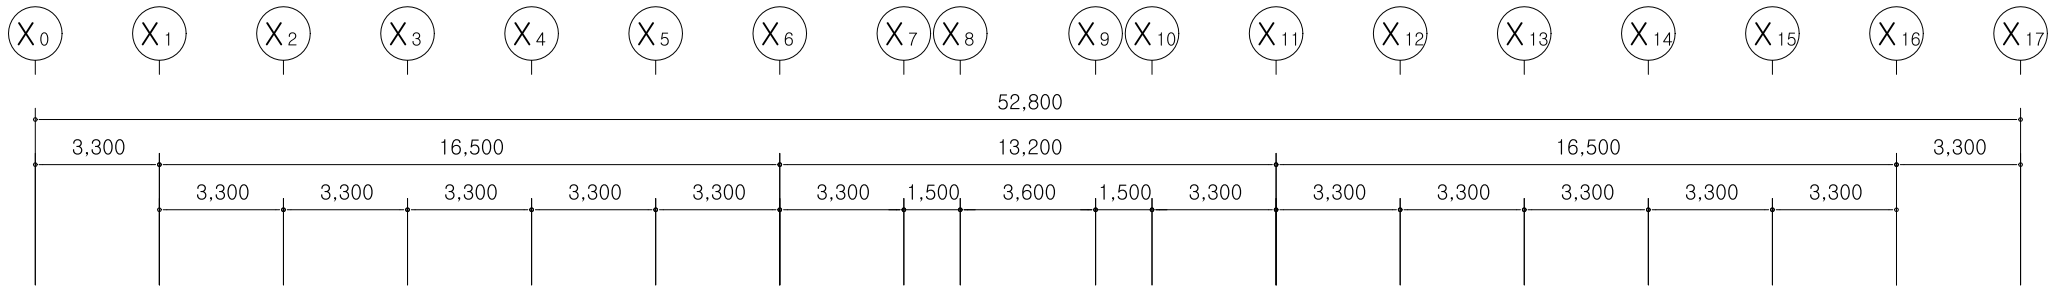

NOTE

1. 리모델링 공사 부분내의 감지기 철거 후 새 제품으로 교체
(기존 배관 배선 사용)
2. 지하1층 기존 소화전 새 제품으로 교체
3. 지상 1층 기존 소화전 위치 변경 (이설)
- 기존 소화전의 위치 변경에 따라 배관 및 배선에 연결 문제가 없도록
조치하고, 변경된 소화전까지 배관 및 배선을 신설할 것
4. 2층, 3층 기존 소화전 사용 (변경 없음)
(기존 배관 배선 사용)
5. 2층, 3층 기존 방화셔터 제어반 사용 (변경없음)
(기존 배관 배선 사용)
6. 소방기가 장비 위치는 현장에서 확인한 후 시공할 것
7. 금회 신설 배관은 노출 배관으로 나타 없는 전선관을 사용할 것.

☁ : 기존 감지기, 피난구 유도등 철거후 새 제품으로 교체

☒ : 기존 기기 BOX임 (배관 배선 유지)

☒ : 신설 감지기

----- : 신설 배관 배선 (금회공사)
(노출 배관은 나타없는 전선관 사용)

☐ : 설계변경 제외부분

PULL BOX 규격

- | | |
|---------------------|---------------------|
| ☒ PB1 : 150x150x100 | ☒ PB2 : 200x200x100 |
| ☒ PB3 : 300x300x200 | ☒ PB4 : 400x400x200 |

2동 지상1층 소방설비 평면도(변경후)

S: A3 1/200

주식회사 대 경 전 기 설 계 사 무 소
대 표 이 사 송 일 섭
건축전기설비기술사 임 대 빈
전기설계업 등록 제 서울 E-2-339
소방전기설계업 등록 마포 2008-2호
대 표 전 화 : 3 2 3 - 9 4 2 4 , 5

△		
△		
No.	Revision	Date

PROJECT TITLE

경기창작캠퍼스
창작기회공간 조성사업
-창작스튜디오 2동

PROJECT NO. 2501

DATE 2025. 6

DRAWN BY

CHECKED BY

APPROVED BY



DRAWING NAME

2동 지상1층
소방설비 평면도(변경후)

SCALE A3 : 1/200

SHEET NO.

EF-2동-104

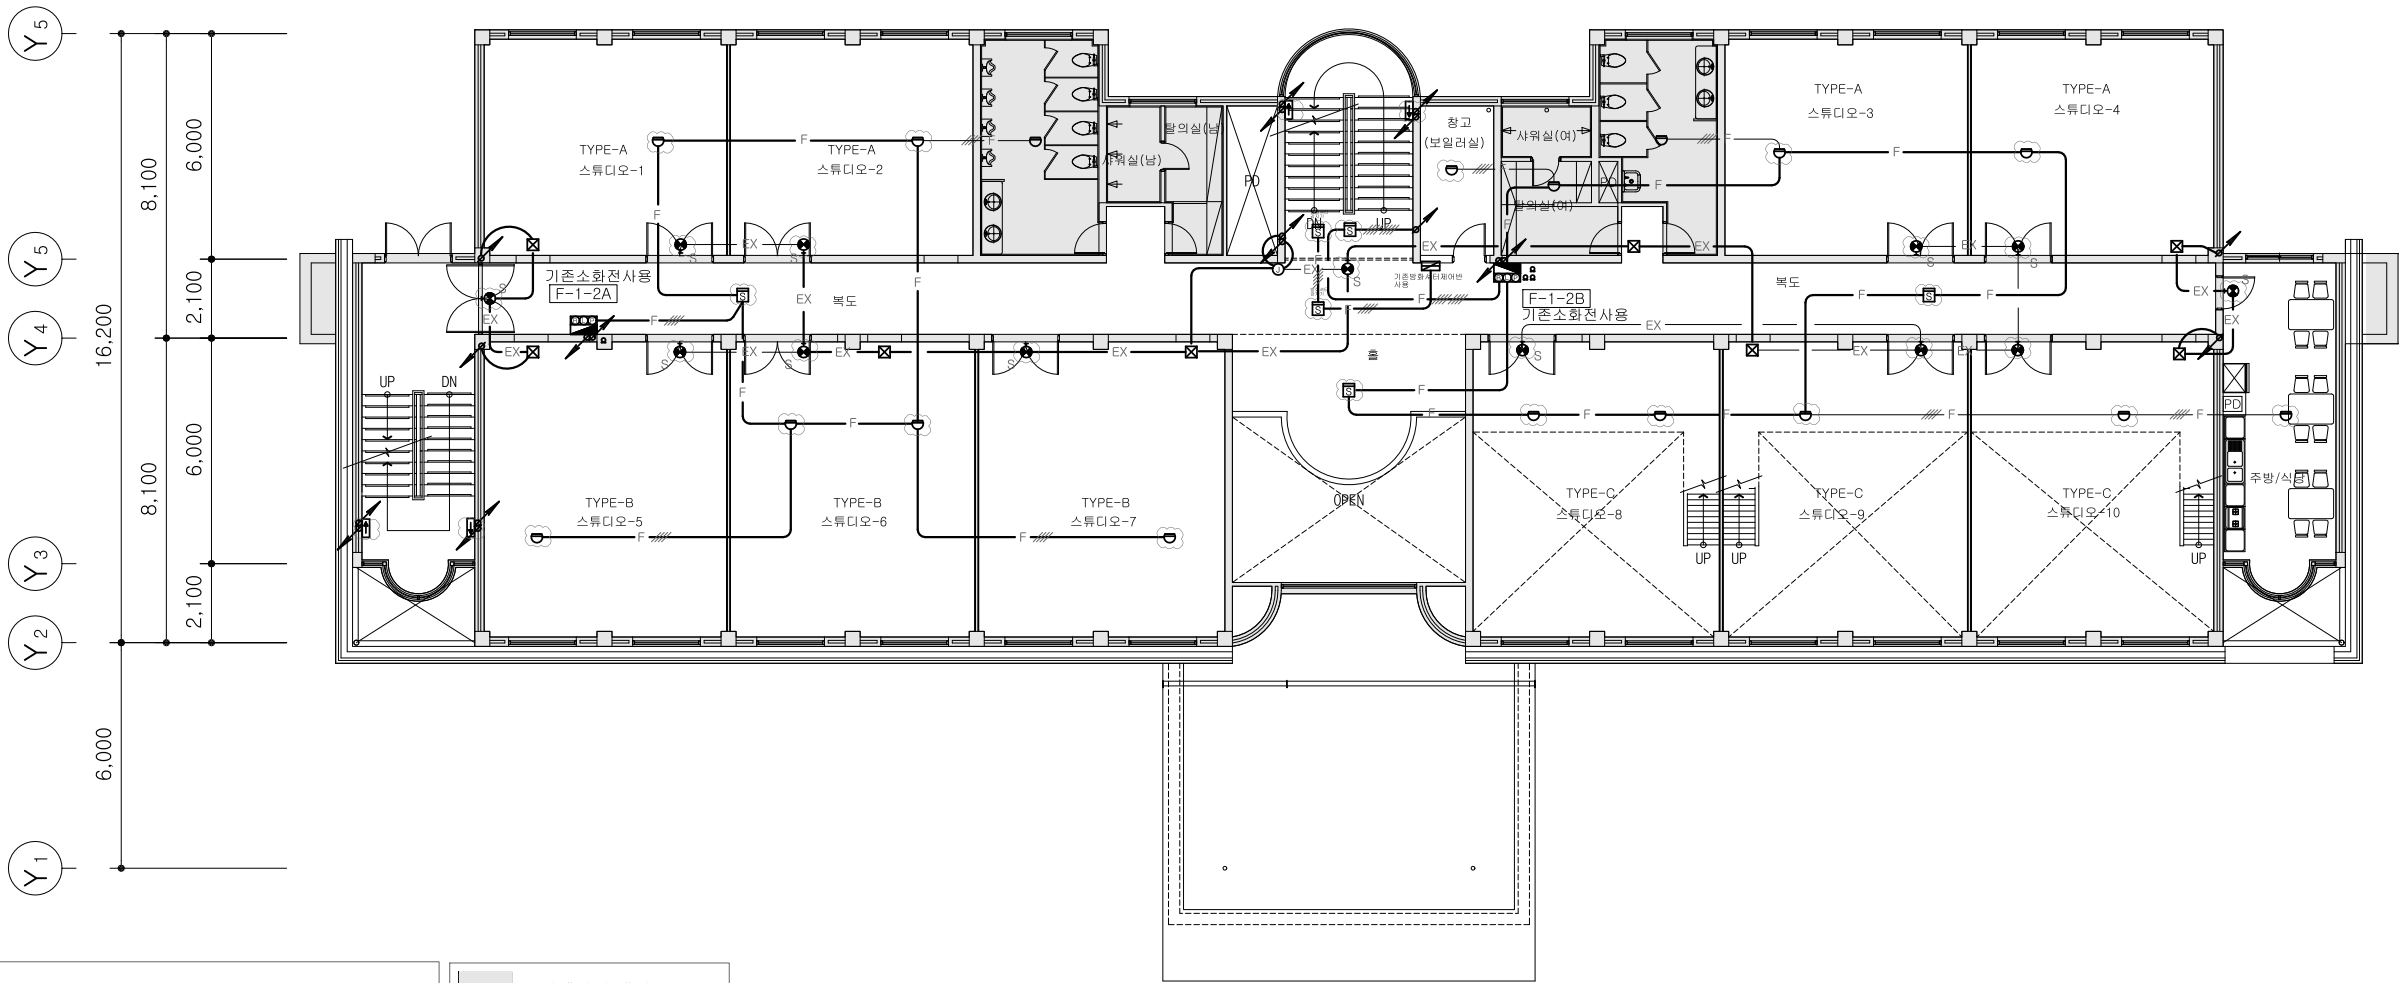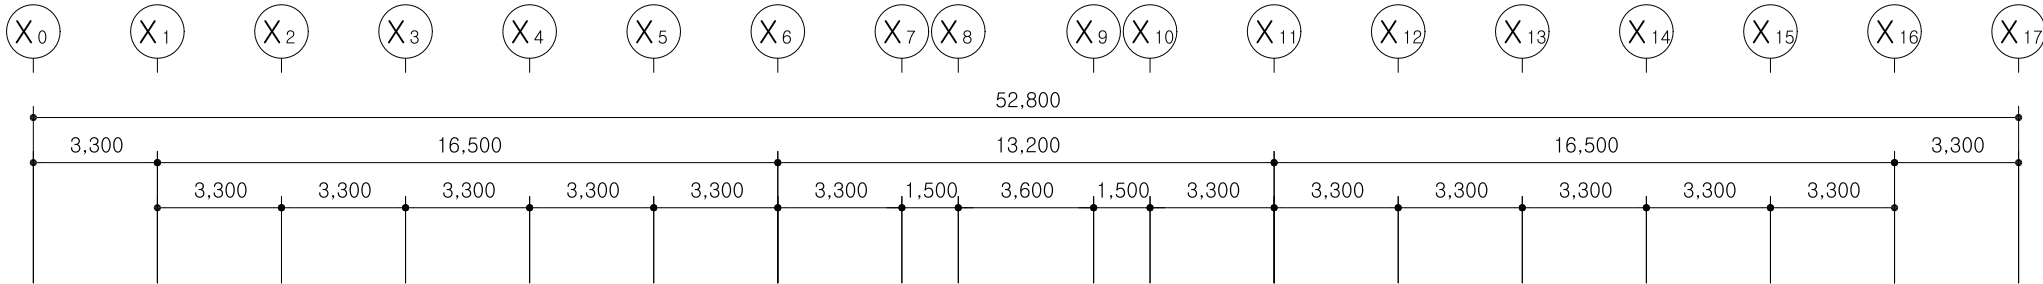

NOTE



1. 리모델링 공사 부분내의 감지기, 피난구 유도등 철거 후 새 제품으로 교체 (기존 배관 배선 사용)
 2. 지하1층 기존 소화전 새 제품으로 교체
 3. 1층 기존 소화전 이설
 4. 2층, 3층 기존 소화전 사용 (변경 없음) (기존 배관 배선 사용)
 5. 2층, 3층 기존 방화셔터 제어반 사용 (변경없음) (기존 배관 배선 사용)
 5. 소방기기 장비 위치는 현장에서 확인한 후 시공할 것
- ☁ : 기존 감지기, 피난구 유도등 철거후 새 제품으로 교체

설계변경 제외부분

2동 지상2층 소방설비 평면도(변경전)
S: A3 1/200

주식회사 대 경 전 기 설 계 사 무 소
대 표 이 사 송 일 섭
건축전기설비기술사 임 대 빈
전기설계업 등록 제 서울 E-2-339
소방전기설계업 등록 마포 2008-2호
대 표 전 화 : 3 2 3 - 9 4 2 4 , 5

△		
△		
No.	Revision	Date
PROJECT TITLE		
경기창작캠퍼스 창작기획공간 조성사업 -창작스튜디오 2동		
PROJECT NO.		
2501		
DATE		
2025. 6		
DRAWN BY		
CHECKED BY		
APPROVED BY		
DRAWING NAME		
2동 지상2층 소방설비 평면도(변경전)		
SCALE		
A3 : 1/200		
SHEET NO.		
EF-2동-105		

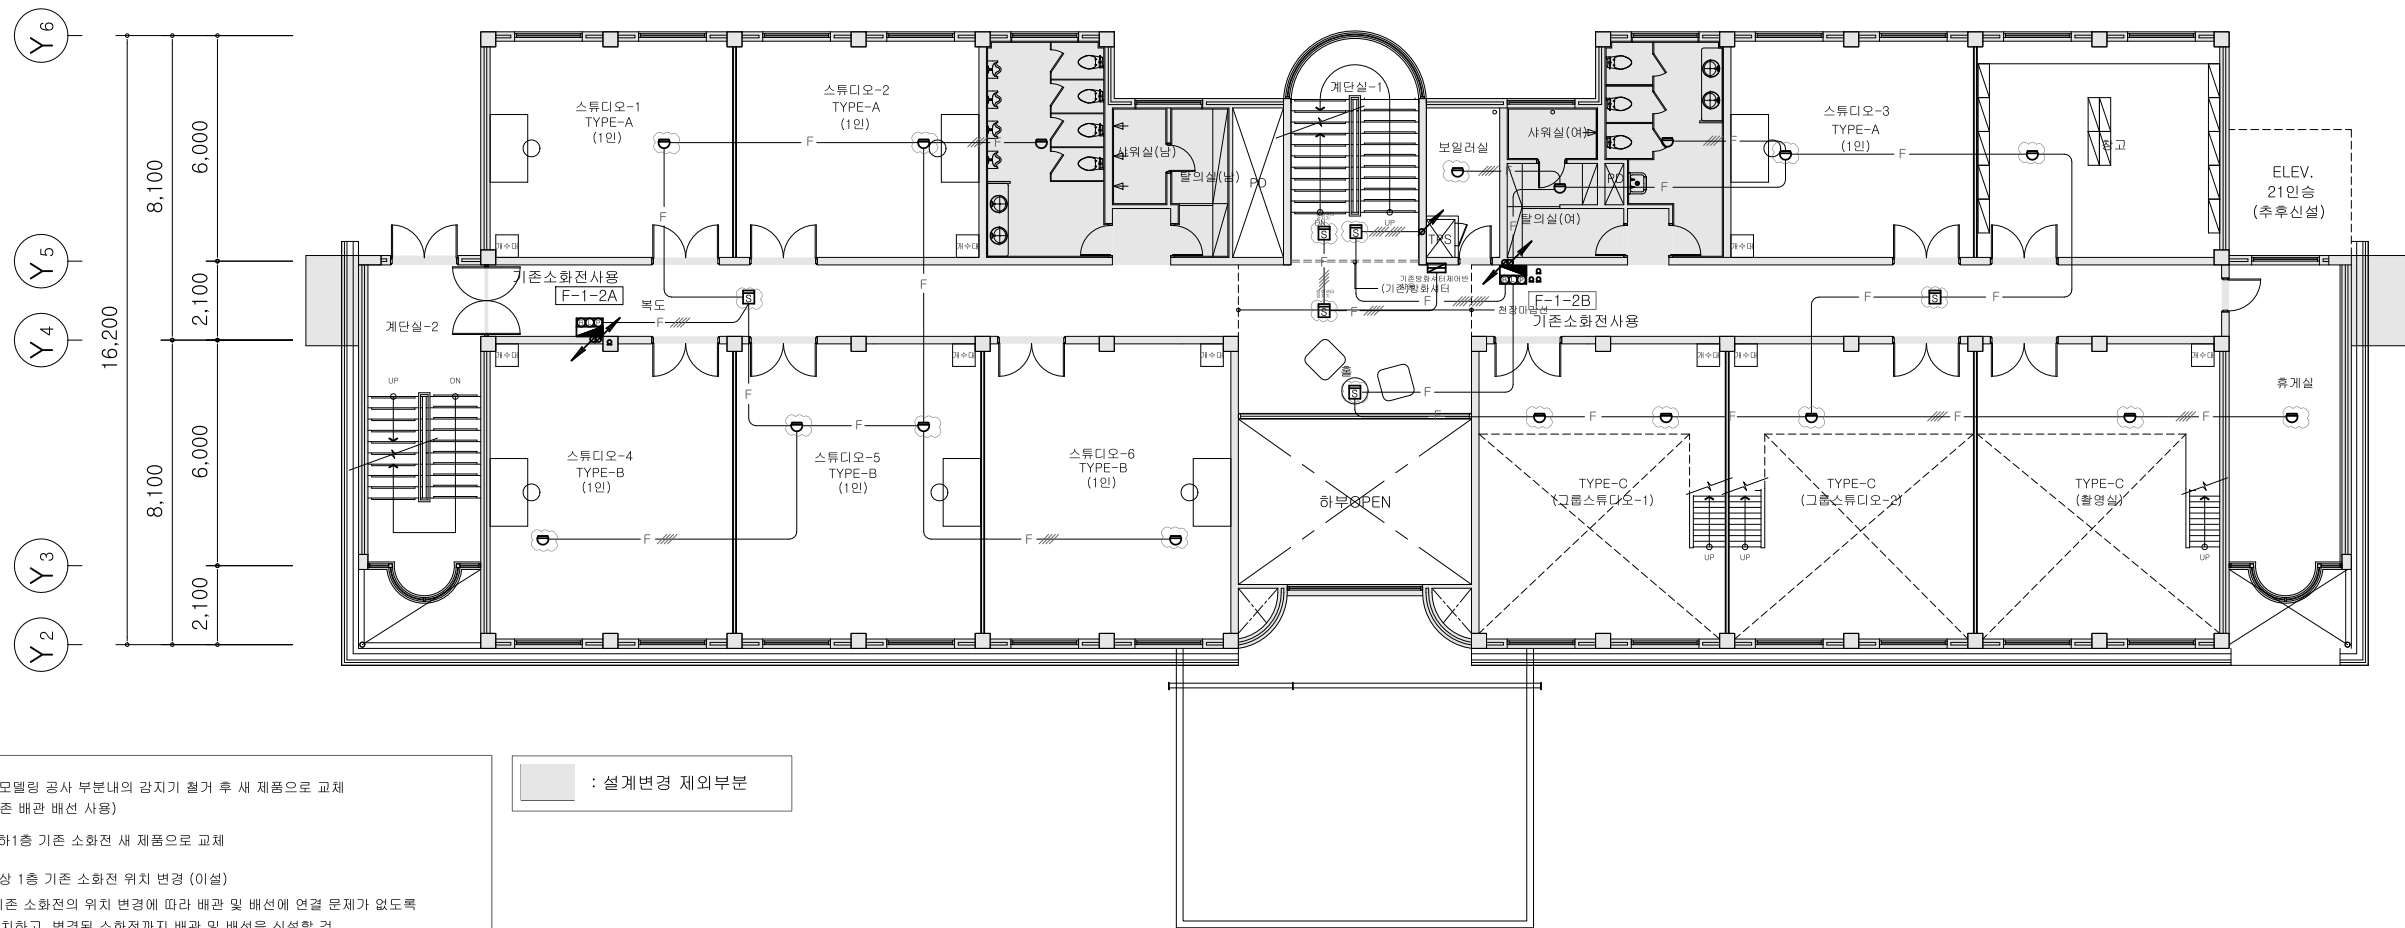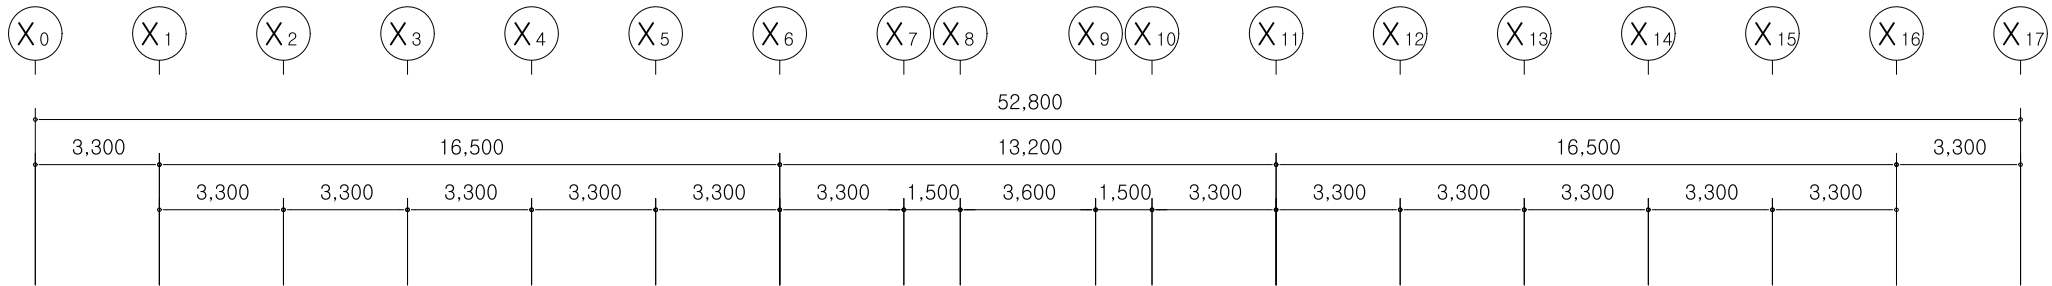

NOTE

1. 리모델링 공사 부분내의 감지가 철회 후 새 제품으로 교체
(기존 배관 배선 사용)
2. 지하1층 기존 소화전 새 제품으로 교체
3. 지상 1층 기존 소화전 위치 변경 (이설)
- 기존 소화전의 위치 변경에 따라 배관 및 배선에 연결 문제가 없도록
조치하고, 변경된 소화전까지 배관 및 배선을 신설할 것
4. 2층, 3층 기존 소화전 사용 (변경 없음)
(기존 배관 배선 사용)
5. 2층, 3층 기존 방화셔터 제어반 사용 (변경없음)
(기존 배관 배선 사용)
6. 소방기기 장비 위치는 현장에서 확인한 후 시공할 것
7. 급회 신설 배관은 노출 배관으로 나사 없는 전선관을 사용할 것.

☁ : 기존 감지기, 피난구 유도등 철회후 새 제품으로 교체

☑ : 기존 기기 BOX임 (배관 배선 유지)

☑ : 신설 감지기

----- : 신설 배관 배선 (급회공사)
(노출 배관은 나사없는 전선관 사용)

■ : 설계변경 제외부분

2동 지상2층 소방설비 평면도(변경후)

S: A3 1/200

주식회사 대 경 전 기 설 계 사 무 소
대 표 이 사 송 일 섭
건축전기설비기술사 임 대 빈
전기설계업 등록 제 서울 E-2-339
소방전기설계업 등록 마포 2008-2호
대 표 전 화 : 3 2 3 - 9 4 2 4 , 5

△		
△		
No.	Revision	Date

PROJECT TITLE




경기창작캠퍼스
창작기획공간 조성사업
-창작스튜디오 2동

PROJECT NO.	2501
DATE	2025. 6
DRAWN BY	
CHECKED BY	
APPROVED BY	

DRAWING NAME

2동 지상2층
소방설비 평면도(변경후)

SCALE	A3 : 1/200
SHEET NO.	EF-2동-106

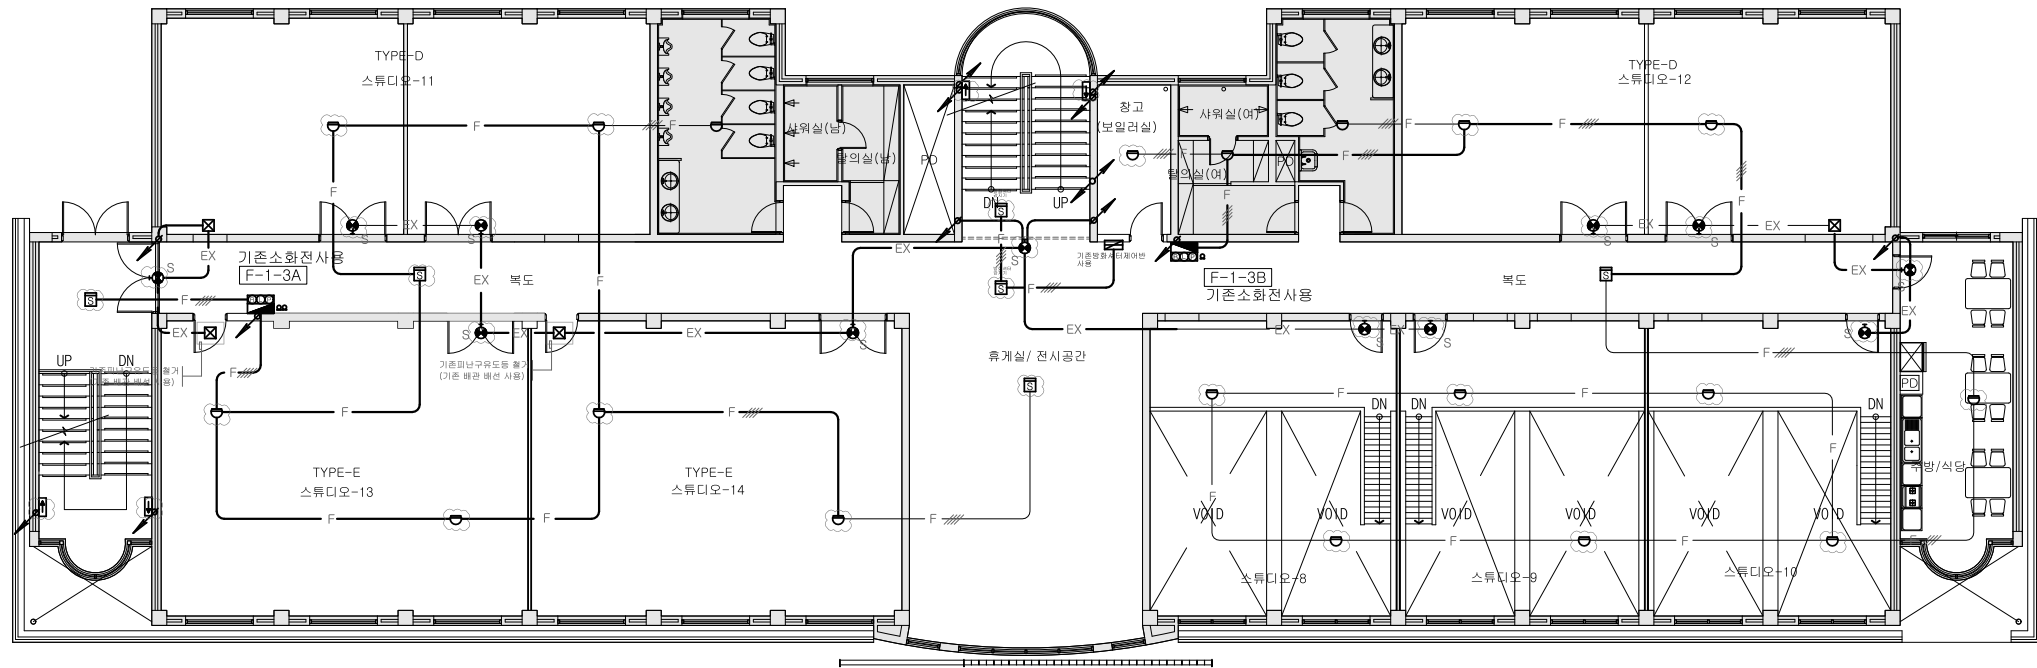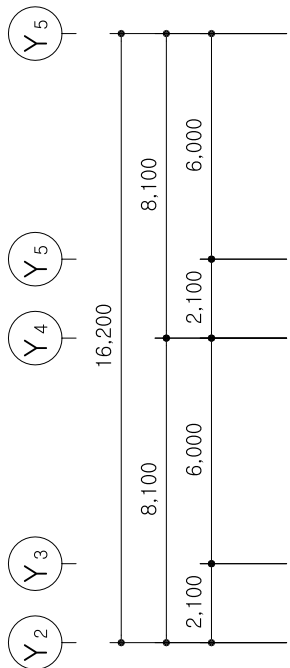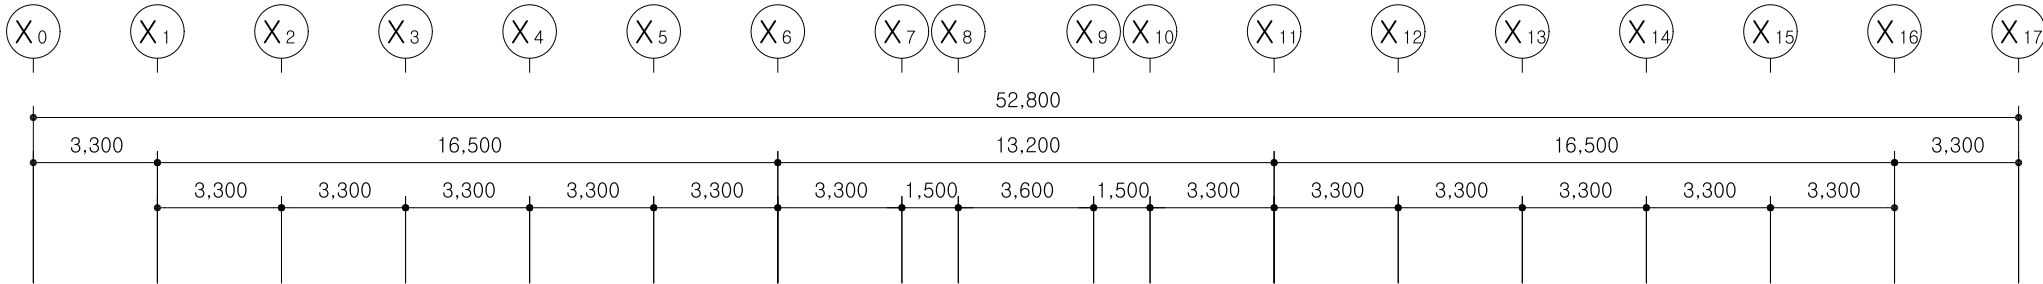

NOTE

- 리모델링 공사 부분내의 감지기, 피난구 유도등 철거 후 새 제품으로 교체 (기존 배관 배선 사용)
- 지하1층 기존 소화전 새 제품으로 교체
- 1층 기존 소화전 이설
- 2층, 3층 기존 소화전 사용 (변경 없음) (기존 배관 배선 사용)
- 2층, 3층 기존 방화셔터 제어반 사용 (변경없음) (기존 배관 배선 사용)
- 소방기기 장비 위치는 현장에서 확인한 후 시공할 것

☁ : 기존 감지기, 피난구 유도등 철거후 새 제품으로 교체

■ : 설계변경 제외부분

2동 지상3층 소방설비 평면도(변경전)

S: A3 1/200

주식회사 대 경 전 기 설 계 사 무 소
대 표 이 사 송 일 섭
건축전기설비기술사 임 대 빈
전기설계업 등록 제 서울 E-2-339
소방전기설계업 등록 마포 2008-2호
대 표 전 화 : 3 2 3 - 9 4 2 4 , 5

△		
△		
No.	Revision	Date

PROJECT TITLE
경기창작캠퍼스
창작기회공간 조성사업
-창작스튜디오 2동

PROJECT NO. 2501

DATE 2025. 6

DRAWN BY

CHECKED BY

APPROVED BY




DRAWING NAME

2동 지상3층
소방설비 평면도(변경전)

SCALE A3 : 1/200

SHEET NO.

EF-2동-107

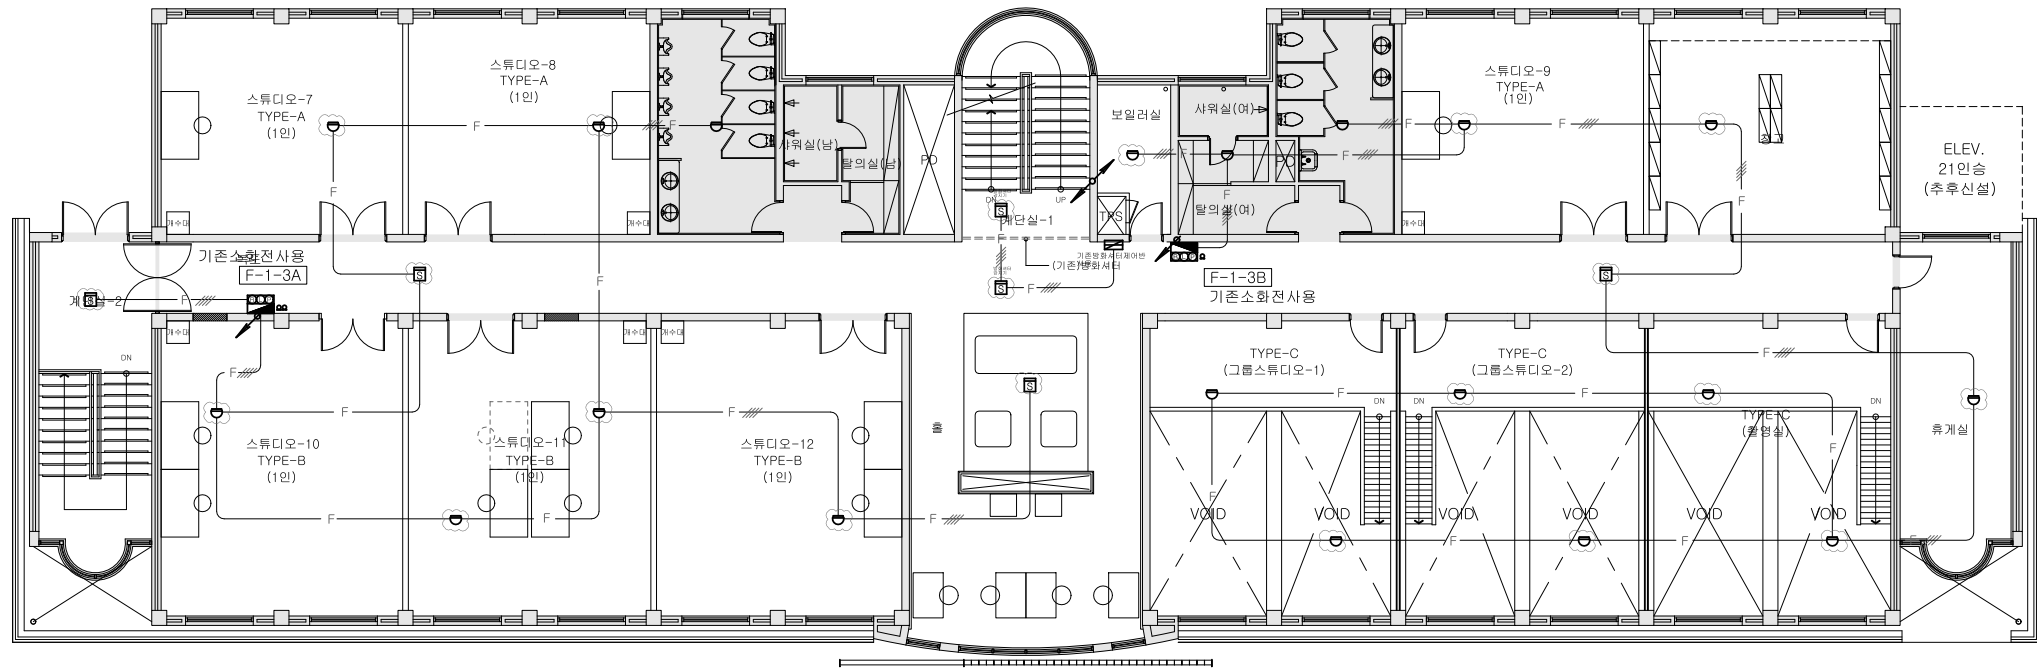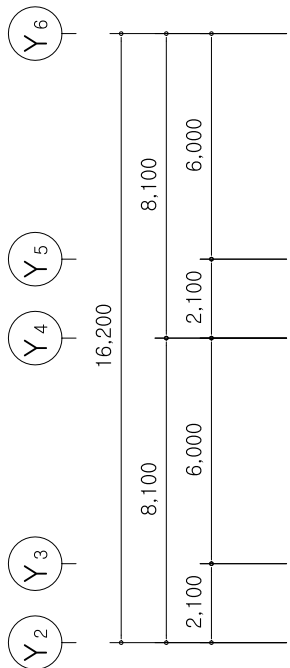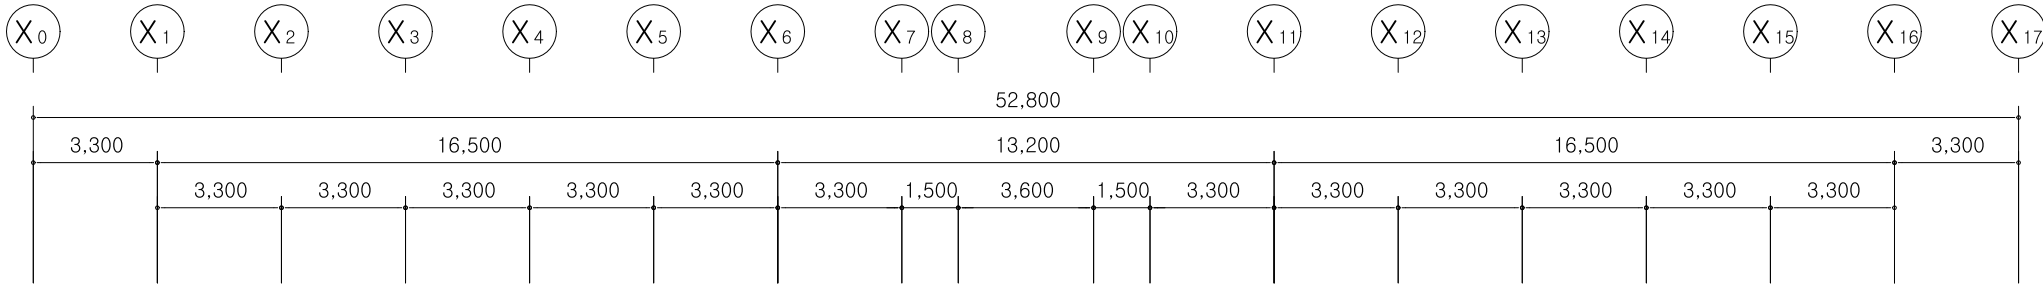

NOTE

- 리모델링 공사 부분내의 감지기 철폐 후 새 제품으로 교체
(기존 배관 배선 사용)
- 지하1층 기존 소화전 새 제품으로 교체
- 지상 1층 기존 소화전 위치 변경 (이설)
- 기존 소화전의 위치 변경에 따라 배관 및 배선에 연결 문제가 없도록
조치하고, 변경된 소화전까지 배관 및 배선을 신설할 것
- 2층, 3층 기존 소화전 사용 (변경 없음)
(기존 배관 배선 사용)
- 2층, 3층 기존 방화셔터 제거반 사용 (변경없음)
(기존 배관 배선 사용)
- 소방기기 장비 위치는 현장에서 확인한 후 시공할 것
- 급회 신설 배관은 노출 배관으로 나사 없는 전선관을 사용할 것.

☁ : 기존 감지기, 피난구 유도등 철폐후 새 제품으로 교체

☑ : 기존 기기 BOX임 (배관 배선 유지)

☼ : 신설 감지기

----- : 신설 배관 배선 (급회공사)
(노출 배관은 나사없는 전선관 사용)

▒ : 설계변경 제외부분

2동 지상3층 소방설비 평면도(변경후)

S: A3 1/200

주식회사 대 경 전 기 설 계 사 무 소
대 표 이 사 송 일 섭
건축전기설비기술사 임 대 빈
전기설계업 등록 제 서울 E-2-339
소방전기설계업 등록 마포 2008-2호
대 표 전 화 : 3 2 3 - 9 4 2 4 , 5

△		
△		
No.	Revision	Date

PROJECT TITLE
경기창작캠퍼스
창작기획공간 조성사업
-창작스튜디오 2동

PROJECT NO. 2501

DATE 2025. 6

DRAWN BY

CHECKED BY

APPROVED BY

DRAWING NAME

2동 지상3층
소방설비 평면도(변경후)

SCALE A3 : 1/200

SHEET NO.

EF-2동-108

DESIGN

공명
건축사사무소

GONGMYUNG ARCHITECTURAL & URBAN DESIGN

* NOTE

△		
△		
No.	Revision	Date

PROJECT TITLE
경기창작캠퍼스
창작기획공간 조성사업
-창작스튜디오 2동

PROJECT NO. 2501

DATE 2025.6

DRAWN BY

CHECKED BY

APPROVED BY



DRAWING NAME

2동 옥탑층
소방설비 평면도(변경전)

SCALE A3 : 1/200

SHEET NO.

EF-2동-109

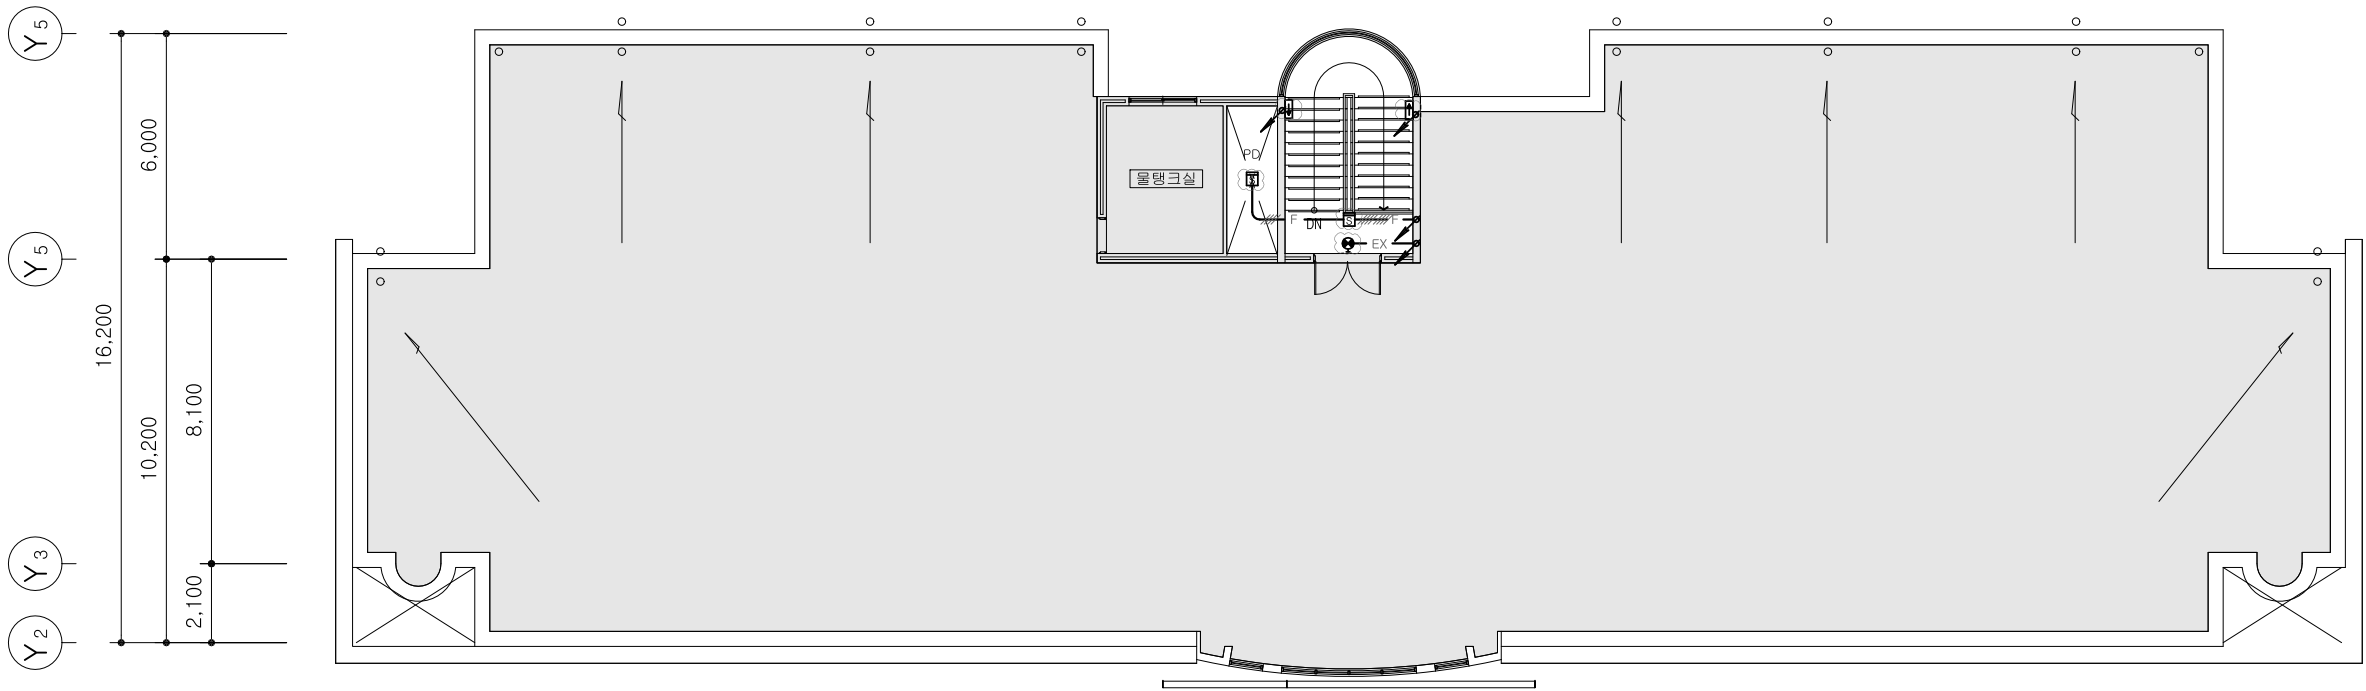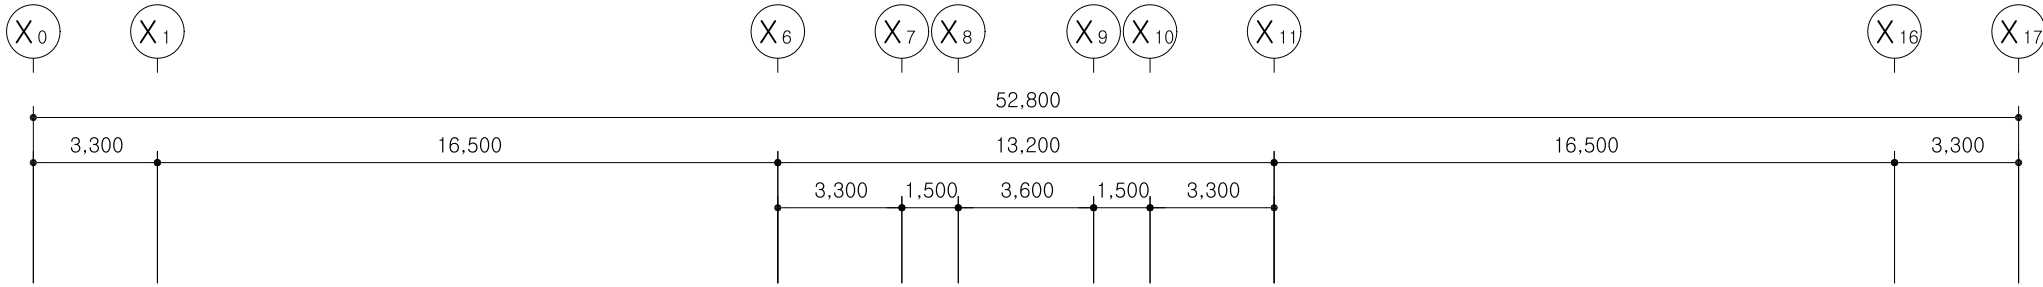

NOTE

1. 리모델링 공사 부분내의 감지기, 피난구 유도등 철거 후 새 제품으로 교체
(기존 배관 배선 사용)
2. 지하1층 기존 소화전 새 제품으로 교체
3. 1층 기존 소화전 이설
4. 2층, 3층 기존 소화전 사용 (변경 없음)
(기존 배관 배선 사용)
5. 2층, 3층 기존 방화셔터 제어반 사용 (변경없음)
(기존 배관 배선 사용)
5. 소방기기 장비 위치는 현장에서 확인한 후 시공할 것



☁ : 기존 감지기, 피난구 유도등 철거후 새 제품으로 교체

■ : 설계변경 제외부분

2동 옥탑층 소방설비 평면도(변경전)

S: A3 1/200

주식회사 대 경 전 기 설 계 사 무 소
대 표 이 사 송 일 섭
건축전기설비기술사 임 대 빈
전기설계업 등록 제 서울 E-2-339
소방전기설계업 등록 마포 2008-2호
대 표 전 화 : 3 2 3 - 9 4 2 4, 5

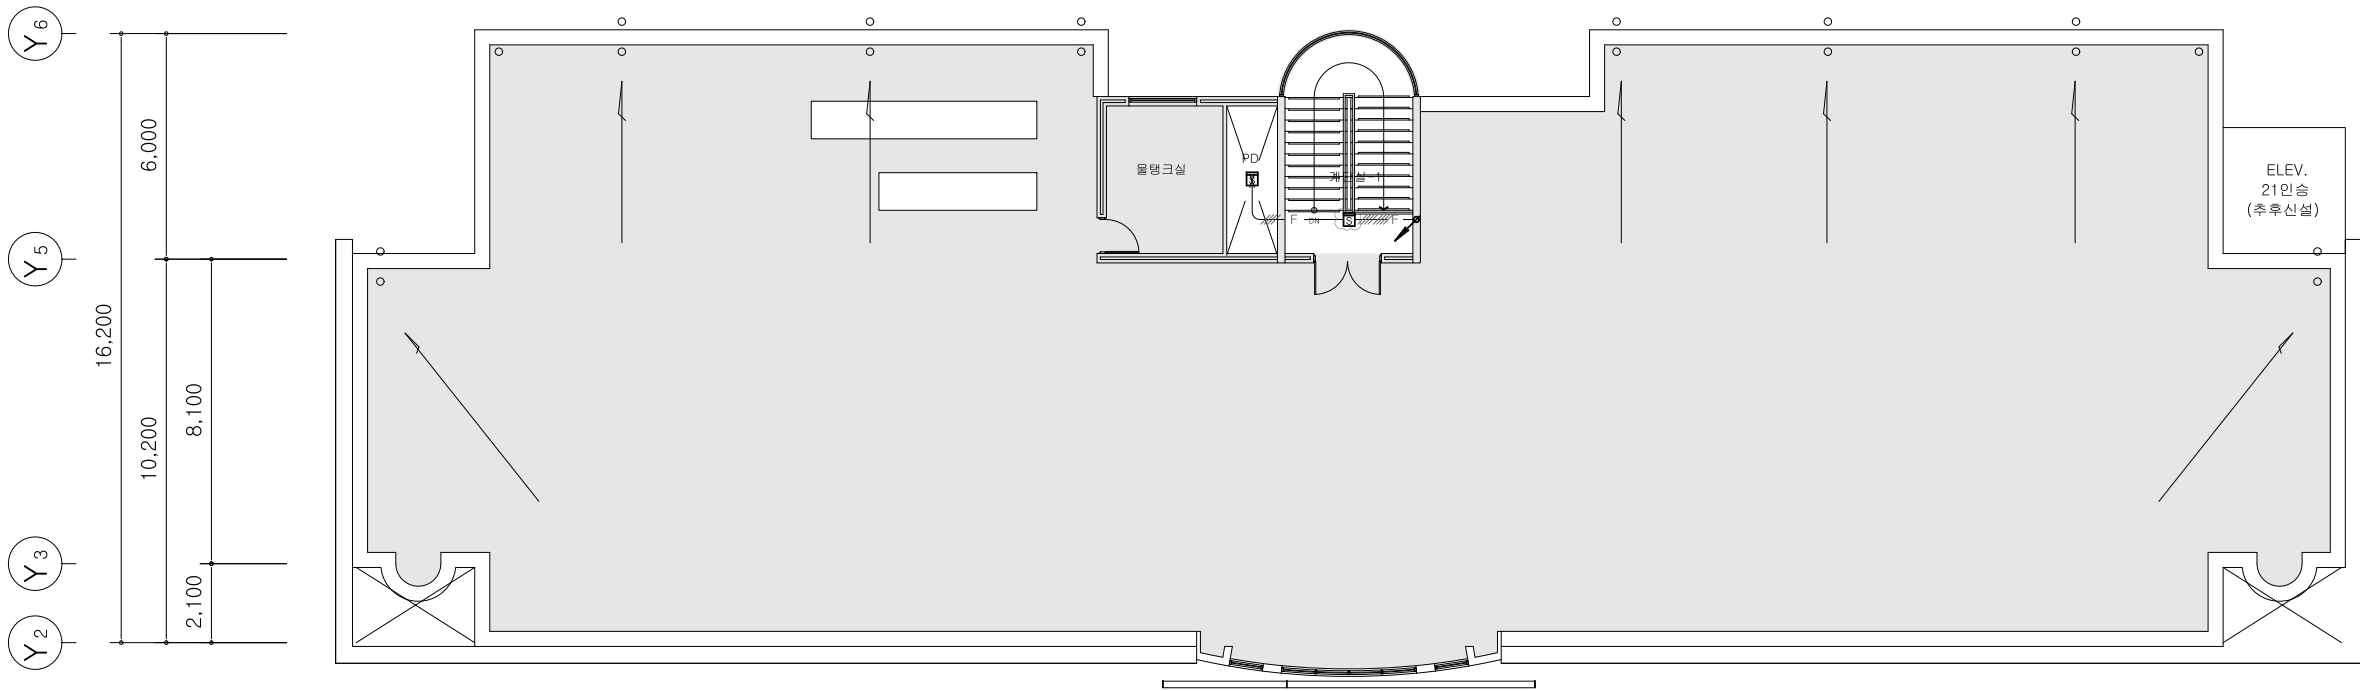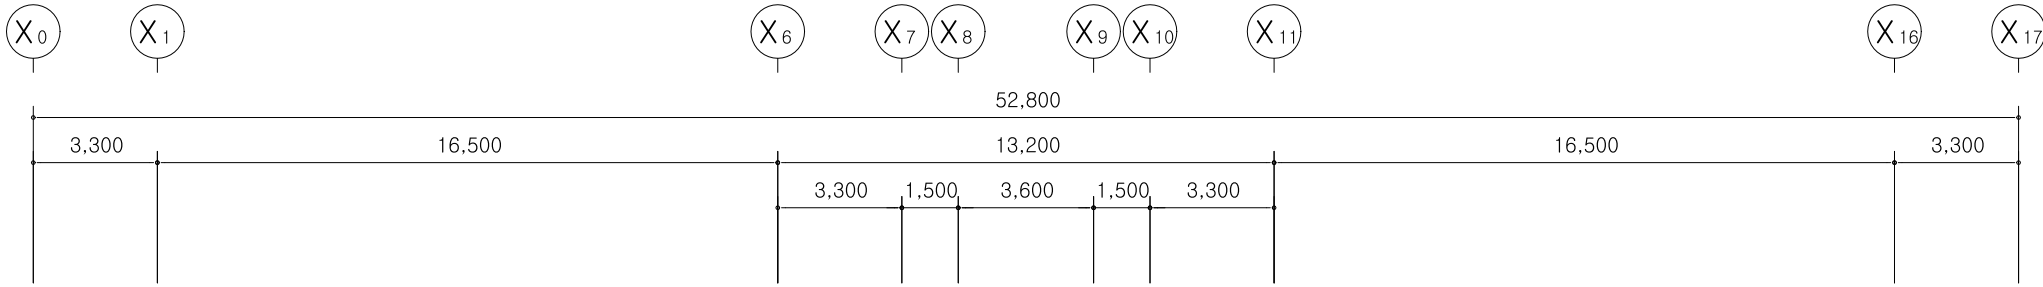

NOTE

- 리모델링 공사 부분내의 감지가 켜져 후 새 제품으로 교체
(기존 배관 배선 사용)
- 지하1층 기존 소화전 새 제품으로 교체
- 지상 1층 기존 소화전 위치 변경 (이설)
- 기존 소화전의 위치 변경에 따라 배관 및 배선에 연결 문제가 없도록
조치하고, 변경된 소화전까지 배관 및 배선을 신설할 것
- 2층, 3층 기존 소화전 사용 (변경 없음)
(기존 배관 배선 사용)
- 2층, 3층 기존 방화셔터 제어반 사용 (변경없음)
(기존 배관 배선 사용)
- 소방기기 장비 위치는 현장에서 확인한 후 시공할 것
- 금회 신설 배관은 노출 배관으로 나타 없는 전선관을 사용할 것.

: 기존 감지기, 피난구 유도등 켜져후 새 제품으로 교체

: 기존 기기 BOX임 (배관 배선 유지)

: 신설 감지기

----- : 신설 배관 배선 (금회공사)
(노출 배관은 나타않는 전선관 사용)

2동 옥탑층 소방설비 평면도(변경후)

S: A3 1/200

주식회사 대 경 전 기 설 계 사 무 소
대 표 이 사 송 일 섭
건축전기설비기술사 임 대 빈
전기설계업 등록 제 서울 E-2-339
소방전기설계업 등록 마포 2008-2호
대 표 전 화 : 3 2 3 - 9 4 2 4, 5

No.	Revision	Date

PROJECT TITLE
경기창작캠퍼스
창작기획공간 조성사업
-창작스튜디오 2동

PROJECT NO. 2501

DATE 2025. 6

DRAWN BY

CHECKED BY

APPROVED BY



DRAWING NAME

2동 옥탑층
소방설비 평면도(변경후)

SCALE A3 : 1/200

SHEET NO.

EF-2동-110

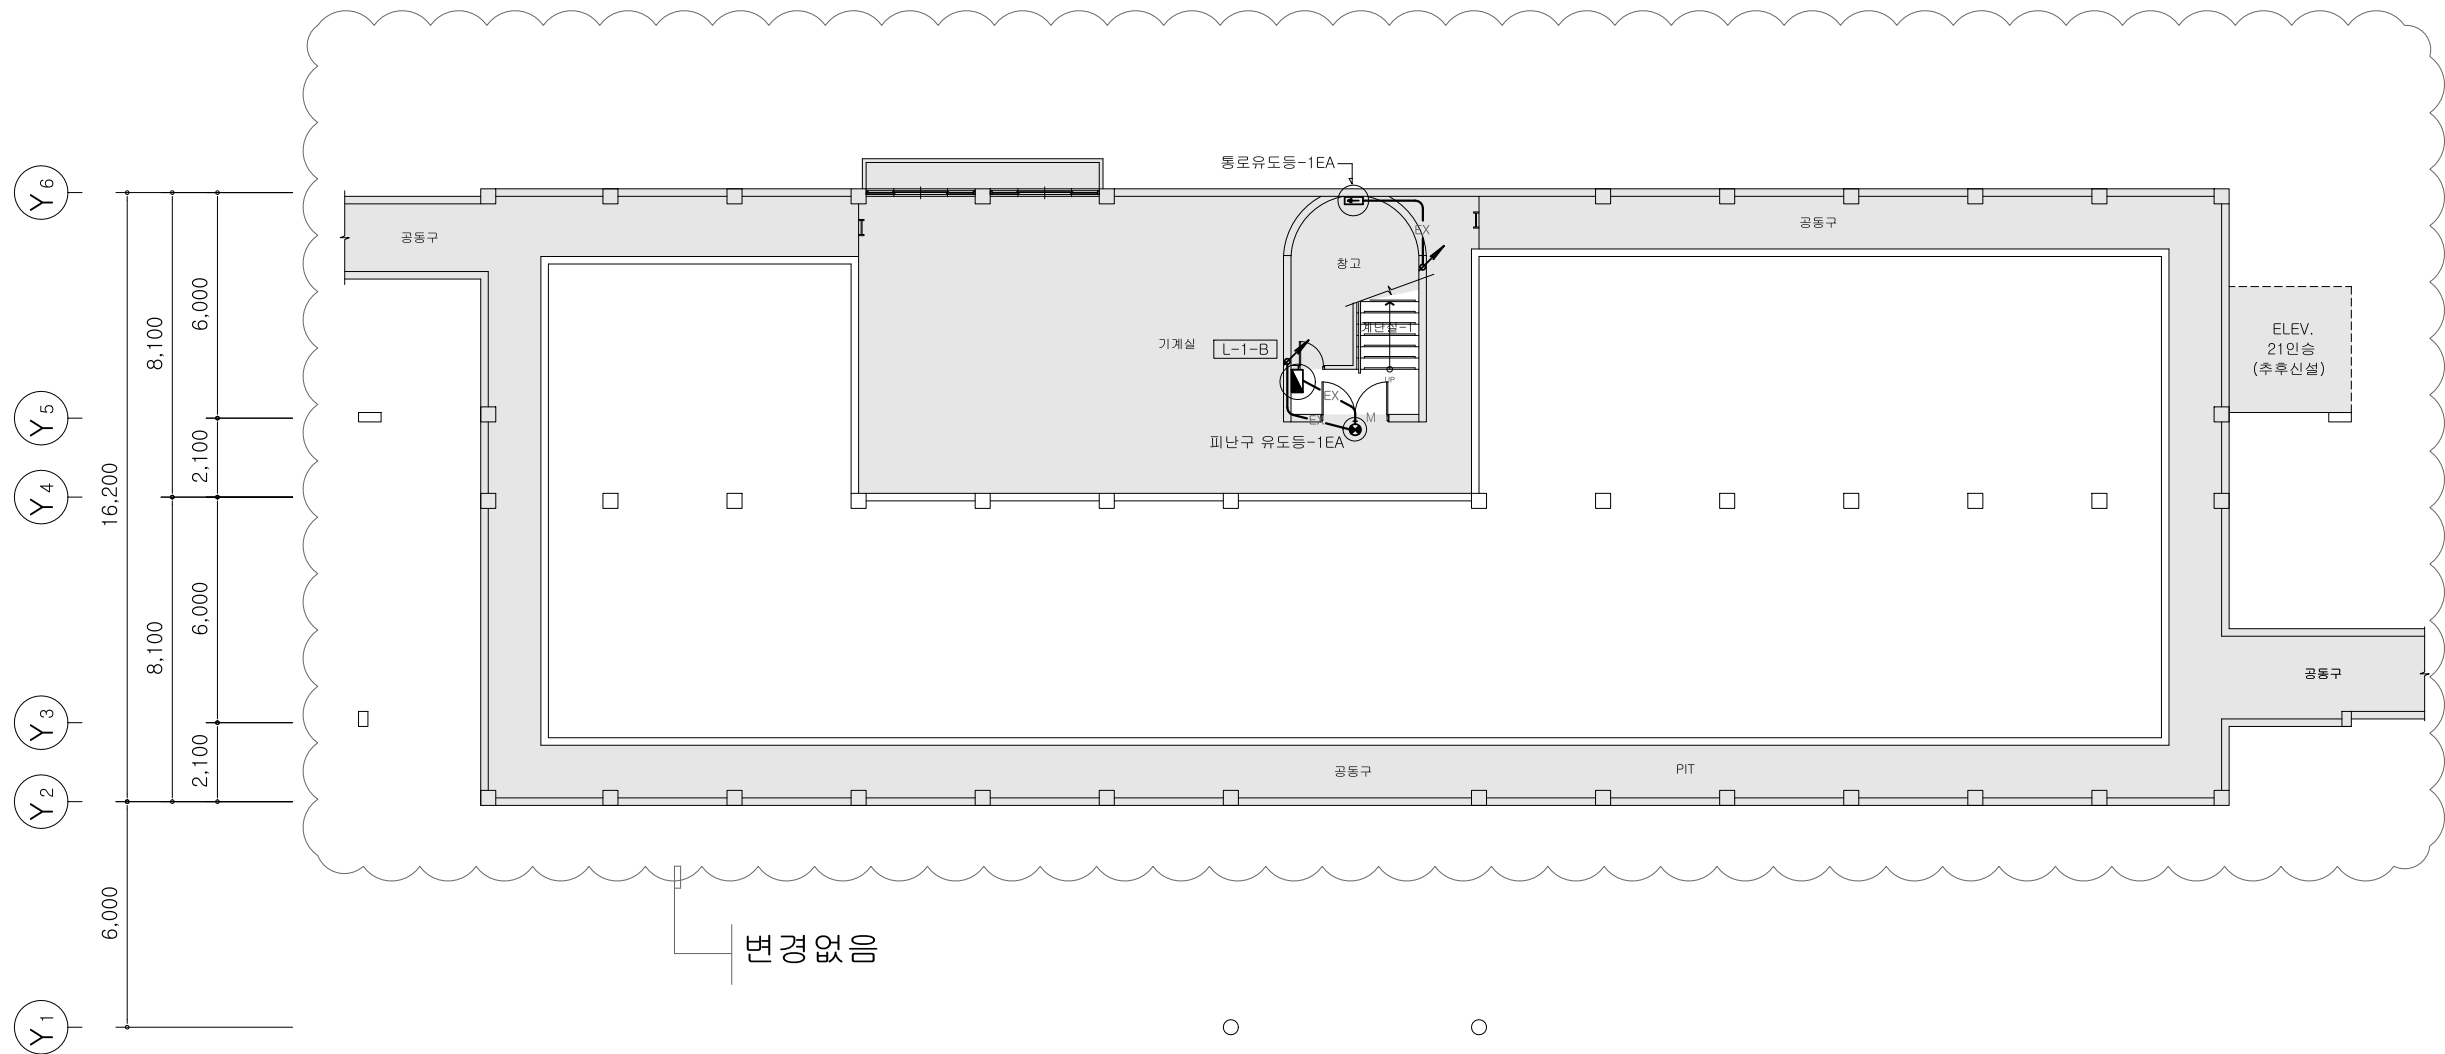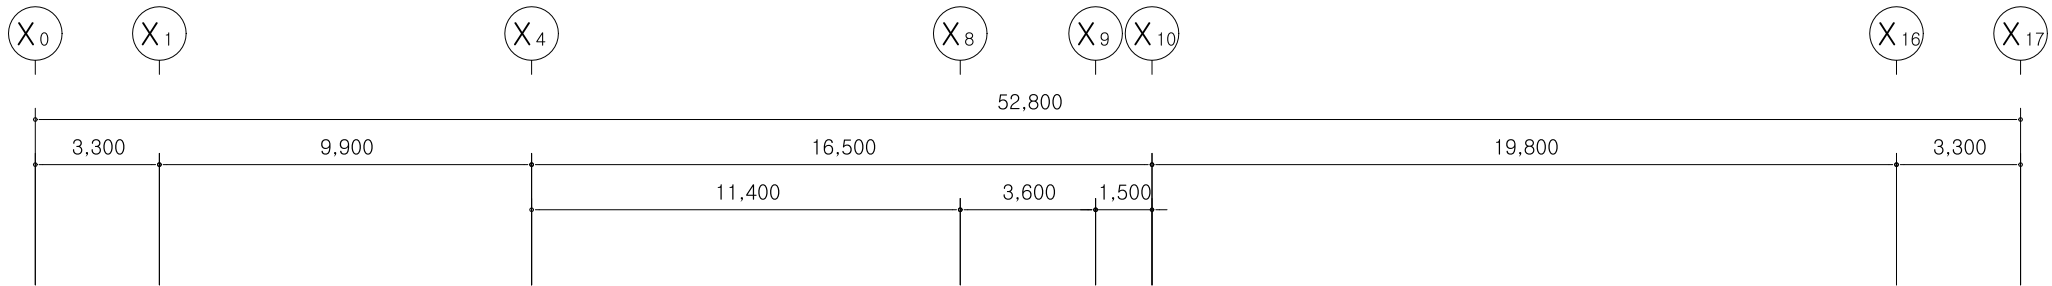



2동 지하1층 유도등설비 평면도(변경후)

S: A3 1/200

주식회사 대경전기설계사무소
대표이사 송일섭
건축전기설비기술사 임대빈
전기설계업 등록제 서울 E-2-339
소방전기설계업 등록 마포 2008-2호
대표전화 : 323-9424, 5

△		
△		
No.	Revision	Date

PROJECT TITLE	
경기창작캠퍼스 창작기획공간 조성사업 -창작스튜디오 2동	
PROJECT NO.	2501
DATE	2025. 6
DRAWN BY	
CHECKED BY	
APPROVED BY	
DRAWING NAME	
2동 지하1층 유도등설비 평면도(변경후)	
SCALE	A3 : 1/200
SHEET NO.	
EF-2동-201	

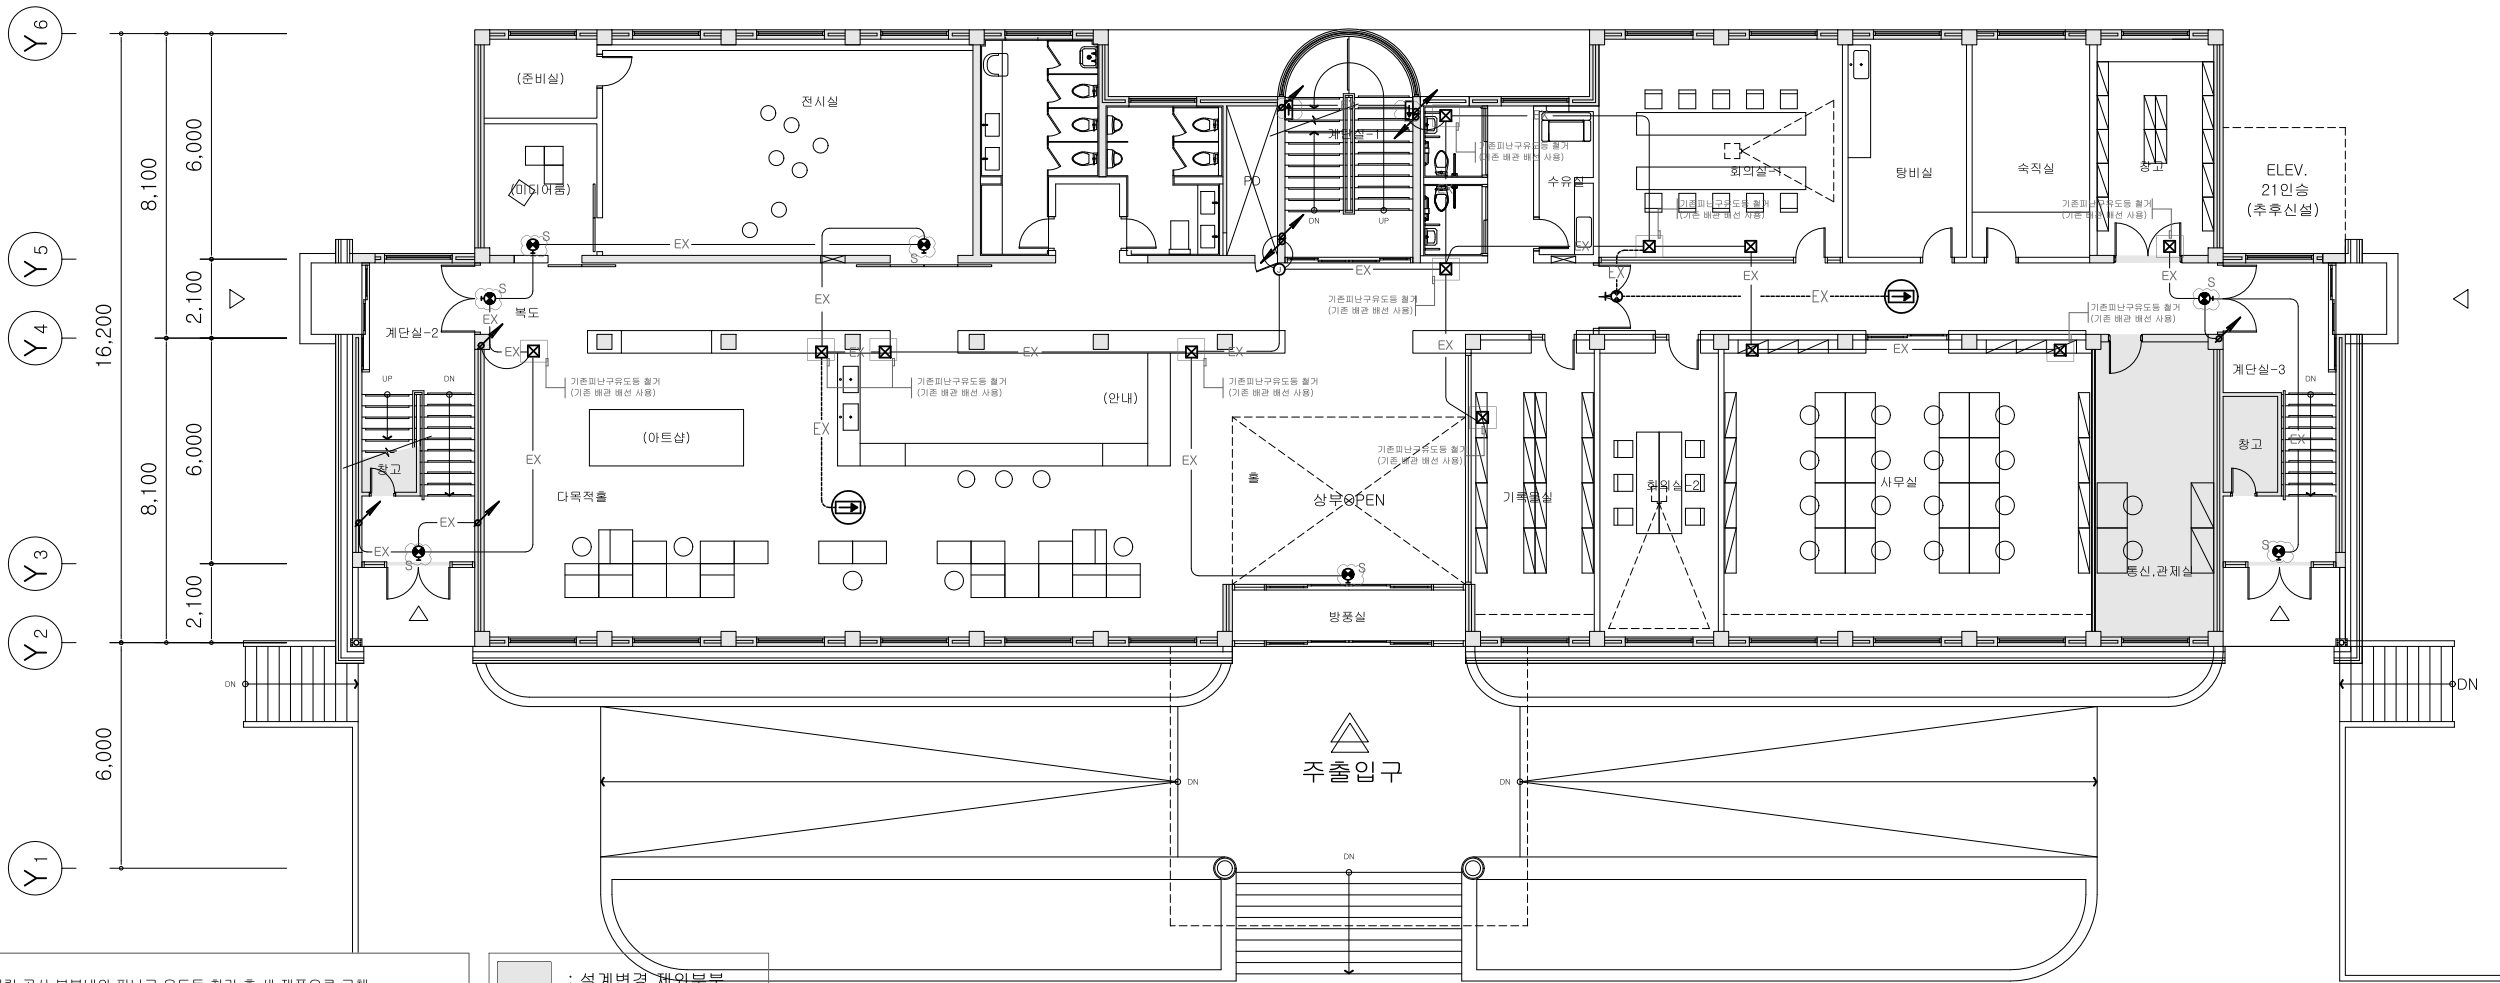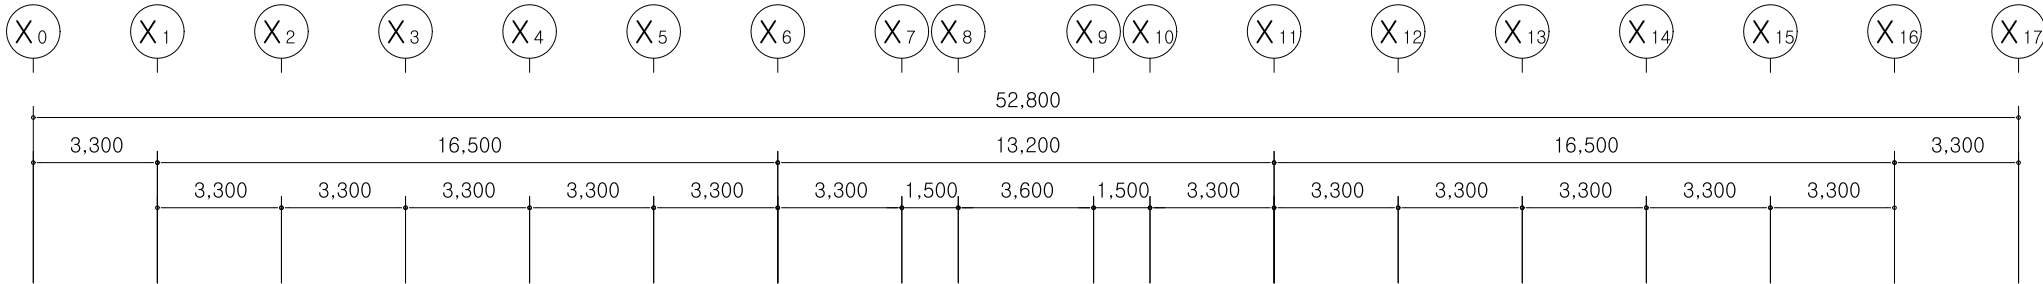



- NOTE
- 리모델링 공사 부분내의 피난구 유도등 철거 후 새 제품으로 교체 (기존 배관 배선 사용)
 - 소방기기 장비 위치는 현장에서 확인한 후 시공할 것
- : 기존 피난구 유도등 철거후 새 제품으로 교체
 - : 기존 기기 BOX임 (배관 배선 유지)
 - : 신설 피난구 유도등
 - : 신설 거실통로 유도등
 - : 신설 배관 배선 (금회공사)
(노출 배관은 나사없는 전선관 사용)

: 설계변경 제외부분

2동 지상1층 유도등설비 평면도(변경후)
S: A3 1/200

주식회사 대 경 전 기 설 계 사 무 소
대 표 이 사 송 일 섭
건축전기설비기술사 임 대 빈
전기설계업 등록 제 서울 E-2-339
소방전기설계업 등록 마포 2008-2호
대 표 전 화 : 3 2 3 - 9 4 2 4 , 5

No.	Revision	Date
PROJECT TITLE		
경기창작캠퍼스 창작기획공간 조성사업 -창작스튜디오 2동		
PROJECT NO.		
2501		
DATE		
2025. 6		
DRAWN BY		
CHECKED BY		
APPROVED BY		
DRAWING NAME		
2동 지상1층 유도등설비 평면도(변경후)		
SCALE		
A3 : 1/200		
SHEET NO.		
EF-2동-202		

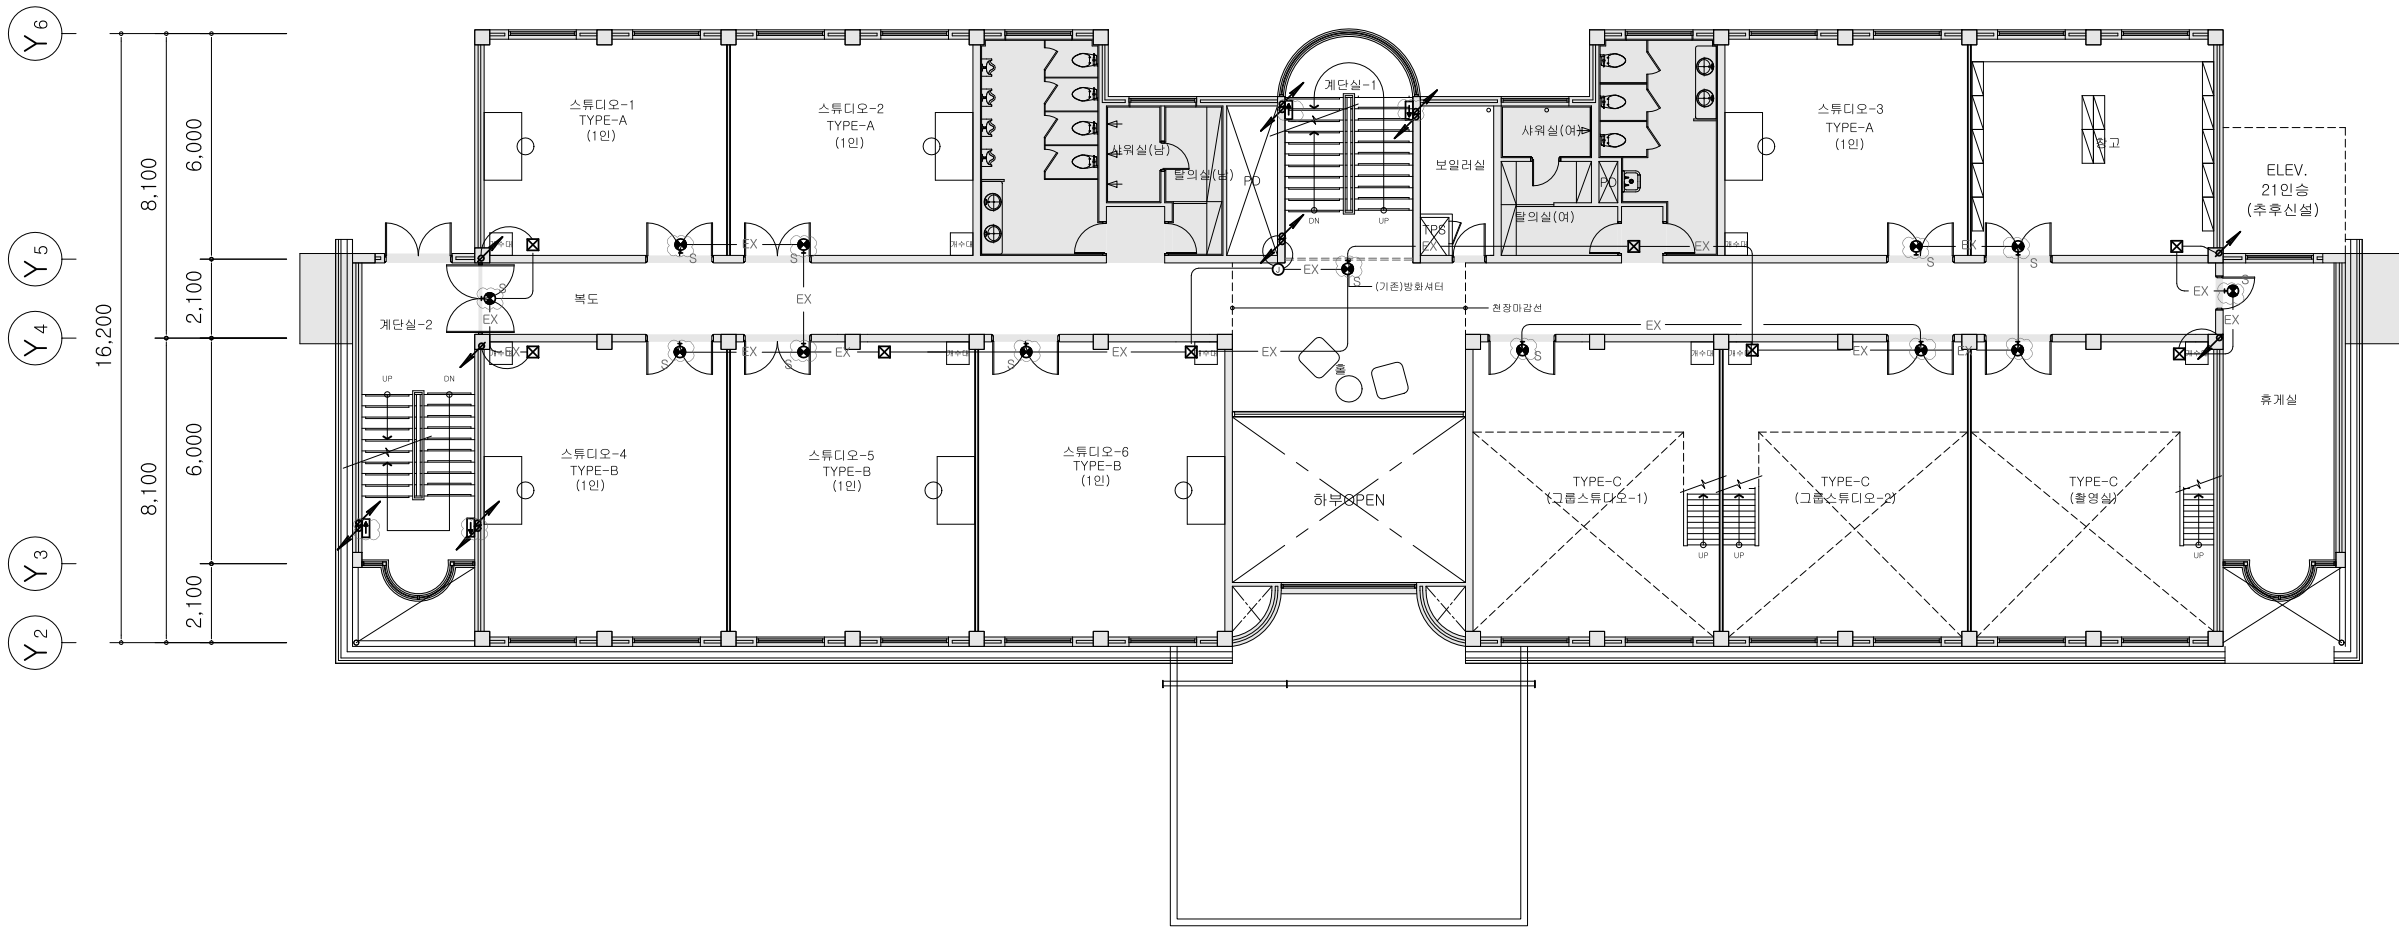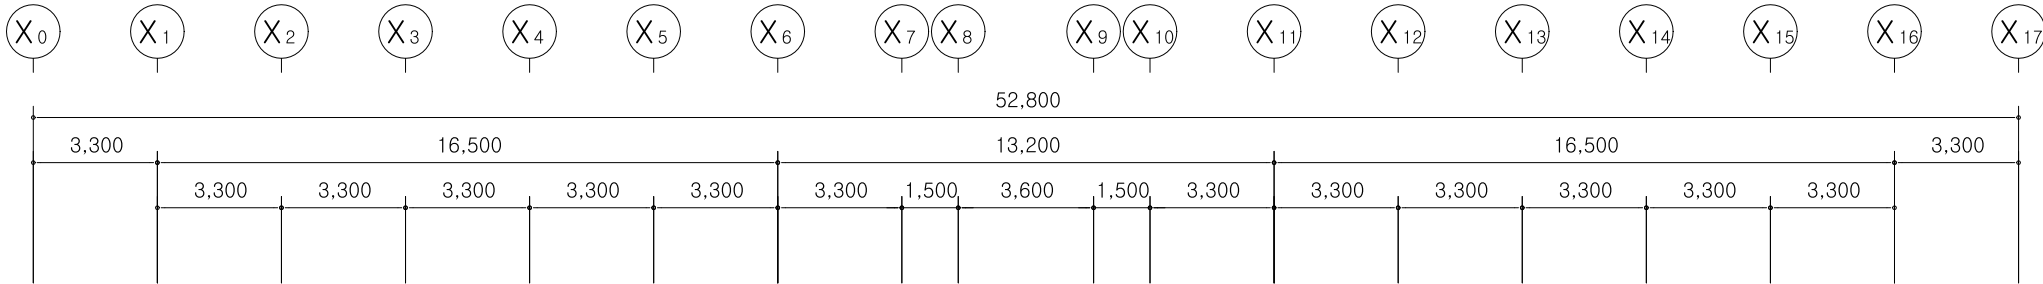

NOTE




1. 리모델링 공사 부분내의 피난구 유도등 철거 후 새 제품으로 교체
(기존 배관 배선 사용)
2. 소방기기 장비 위치는 현장에서 확인한 후 시공할 것
- ☁ : 기존 피난구 유도등 철거후 새 제품으로 교체
- ☑ : 기존 기기 BOX임 (배관 배선 유지)
- : 신설 피난구 유도등
- Ⓜ : 신설 거실등로 유도등
- : 신설 배관 배선 (금회공사)
(노출 배관은 나사없는 전선관 사용)

설계변경 제외부분

2동 지상2층 유도등설비 평면도(변경후)
S: A3 1/200

주식회사 대 경 전 기 설 계 사 무 소
대 표 이 사 송 일 섭
건축전기설비기술사 임 대 빈
전기설계업 등록 제 서울 E-2-339
소방전기설계업 등록 마포 2008-2호
대 표 전 화 : 3 2 3 - 9 4 2 4 , 5

		
		
No.	Revision	Date
PROJECT TITLE		
경기창작캠퍼스 창작기획공간 조성사업 -창작스튜디오 2동		
PROJECT NO.	2501	
DATE	2025. 6	
DRAWN BY		
CHECKED BY		
APPROVED BY		
DRAWING NAME		
2동 지상2층 유도등설비 평면도(변경후)		
SCALE	A3 : 1/200	
SHEET NO.	EF-2동-203	

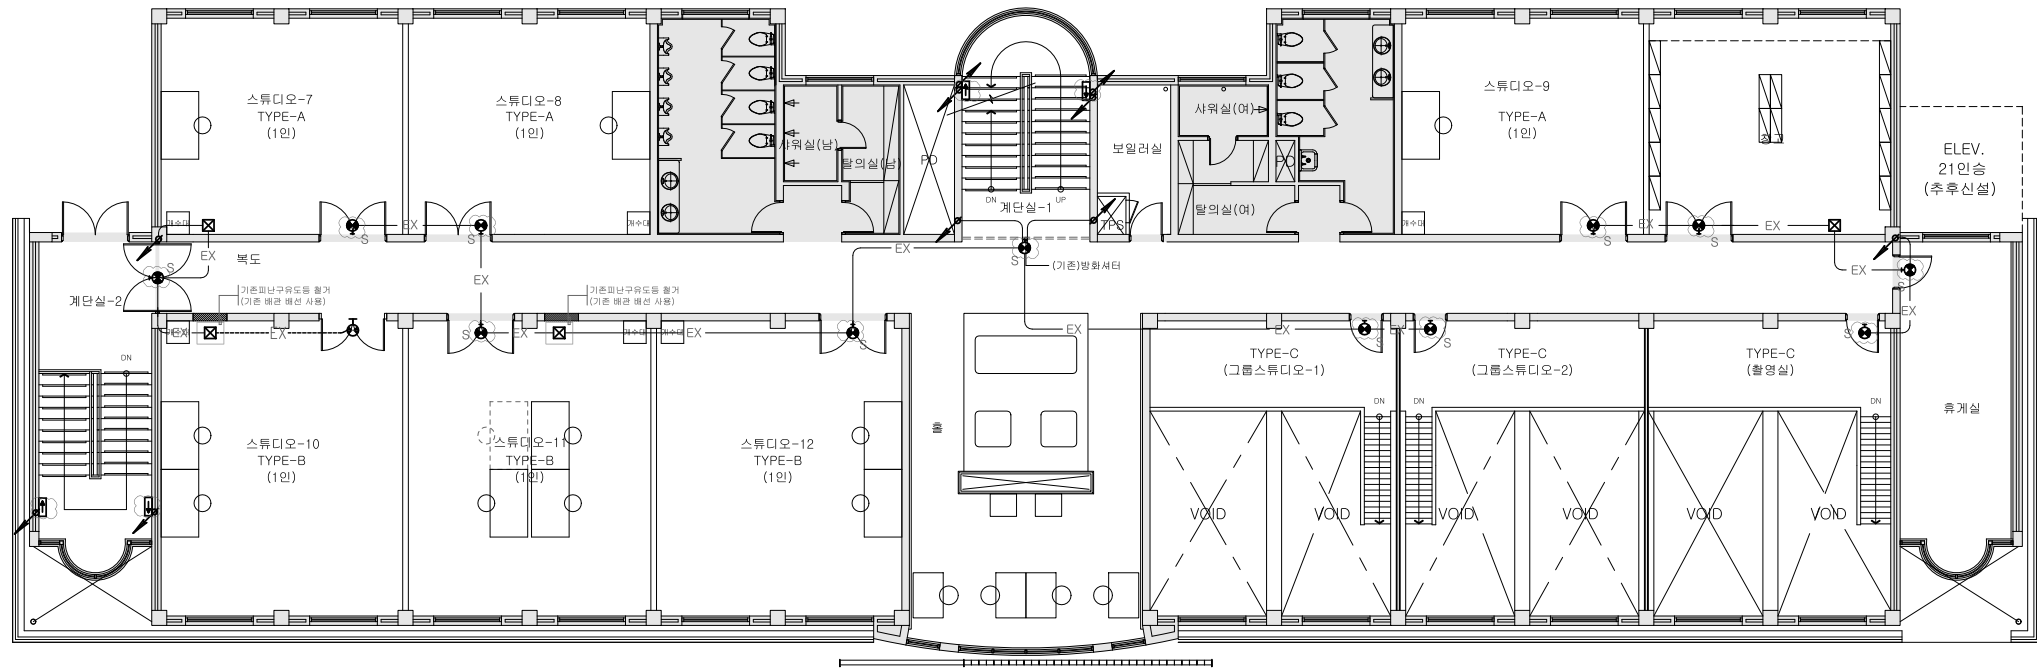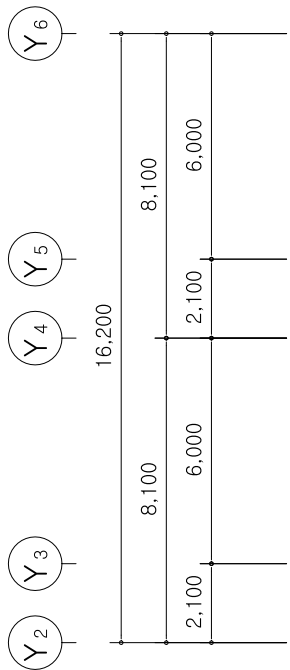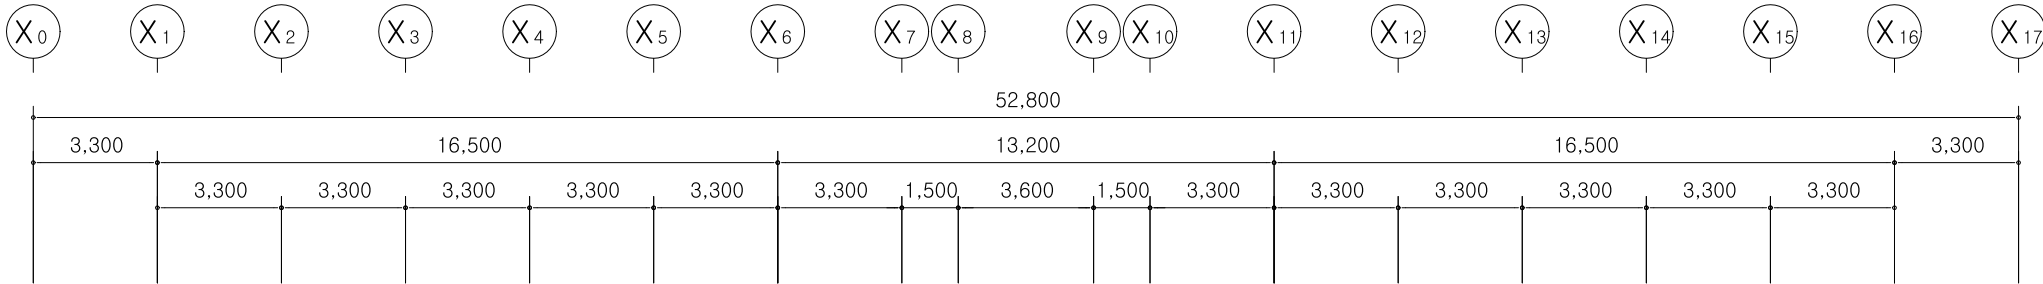

NOTE

- 리모델링 공사 부분내의 피난구 유도등 철거 후 새 제품으로 교체
(기존 배관 배선 사용)
 - 소방기기 장비 위치는 현장에서 확인한 후 시공할 것
- ☁ : 기존 피난구 유도등 철거후 새 제품으로 교체
- ☑ : 기존 기기 BOX임 (배관 배선 유지)
- ⬤ : 신설 피난구 유도등
- ⬤ : 신설 거실통로 유도등
- : 신설 배관 배선 (금회공사)
(노출 배관은 나시없는 전선관 사용)

설계변경 제외부분

2동 지상3층 유도등설비 평면도(변경후)

S: A3 1/200

주식회사 대 경 전 기 설 계 사 무 소
대 표 이 사 송 일 섭
건축전기설비기술사 임 대 빈
전기설계업 등록 제 서울 E-2-339
소방전기설계업 등록 마포 2008-2호
대 표 전 화 : 3 2 3 - 9 4 2 4 , 5

△		
△		
No.	Revision	Date

PROJECT TITLE
경기창작캠퍼스
창작기획공간 조성사업
-창작스튜디오 2동

PROJECT NO. 2501

DATE 2025. 6

DRAWN BY

CHECKED BY

APPROVED BY

DRAWING NAME

2동 지상3층 유도등설비
평면도(변경후)

SCALE A3 : 1/200

SHEET NO.

EF-2동-204

△		
△		
No.	Revision	Date

PROJECT TITLE		
경기창작캠퍼스 창작기획공간 조성사업 -창작스튜디오 2동		

PROJECT NO.	2501
-------------	------

DATE	2025.6
------	--------

DRAWN BY	
----------	--

CHECKED BY	
------------	--



APPROVED BY	
-------------	--

DRAWING NAME	
--------------	--

2동 옥탑층 유도등설비 평면도(변경후)	
--------------------------	--

SCALE	A3 : 1/200
-------	------------

SHEET NO.	EF-2동-205
-----------	-----------

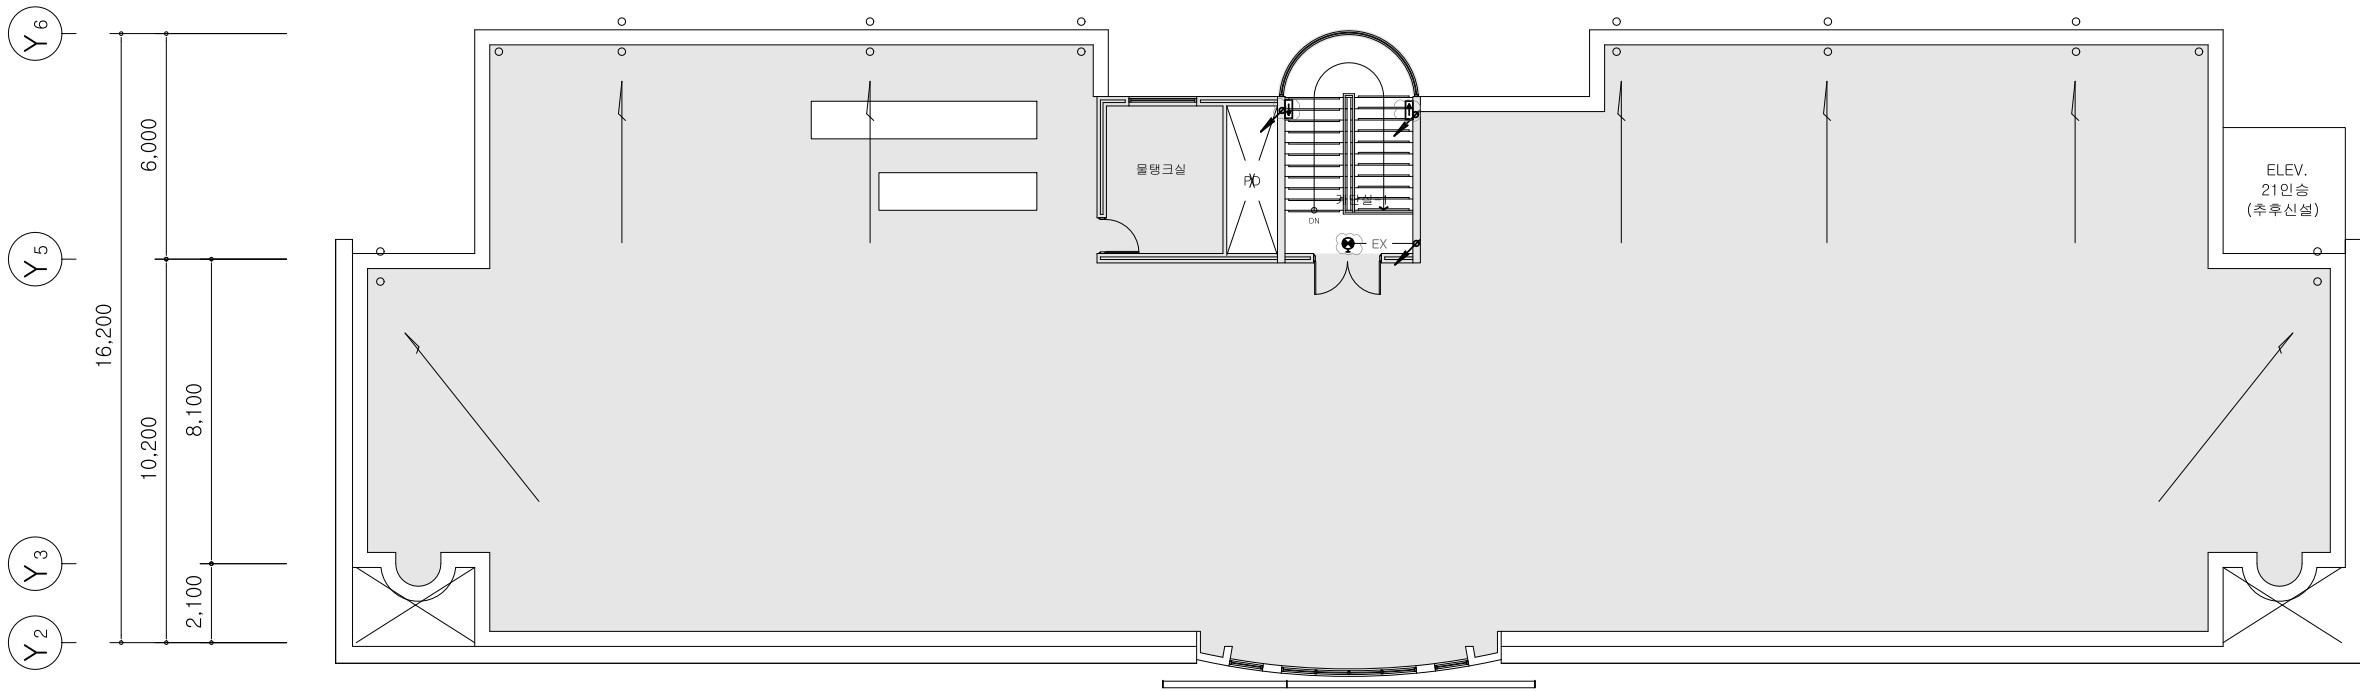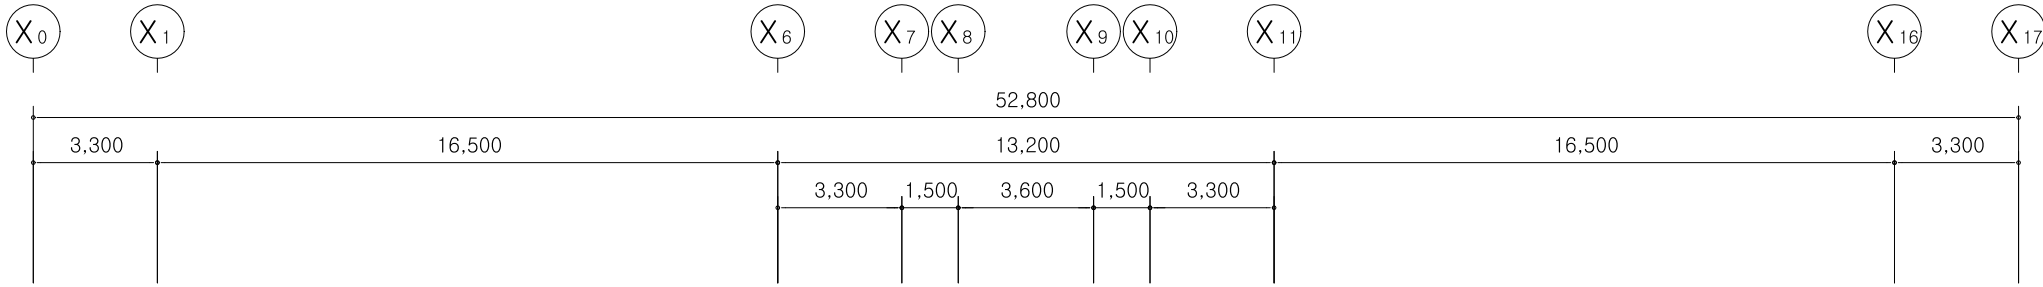

NOTE

1. 리모델링 공사 부분내의 피난구 유도등 철거 후 새 제품으로 교체
(기존 배관 배선 사용)

2. 소방기기 장비 위치는 현장에서 확인한 후 시공할 것

☁ : 기존 피난구 유도등 철거후 새 제품으로 교체

☑ : 기존 기기 BOX임 (배관 배선 유지)

● : 신설 피난구 유도등

⊕ : 신설 거실통로 유도등

----- : 신설 배관 배선 (금회공사)
(노출 배관은 나사없는 전선관 사용)

2동 옥탑층 유도등설비 평면도(변경후)

S: A3 1/200

주식회사 대 경 전 기 설 계 사 무 소
대 표 이 사 송 일 섭
건축전기설비기술사 임 대 빈
전기설계업 등록 제 서울 E-2-339
소방전기설계업 등록 마포 2008-2호
대 표 전 화 : 3 2 3 - 9 4 2 4, 5